




VÝPIS VÝZTUŽE (1ks PATKY)

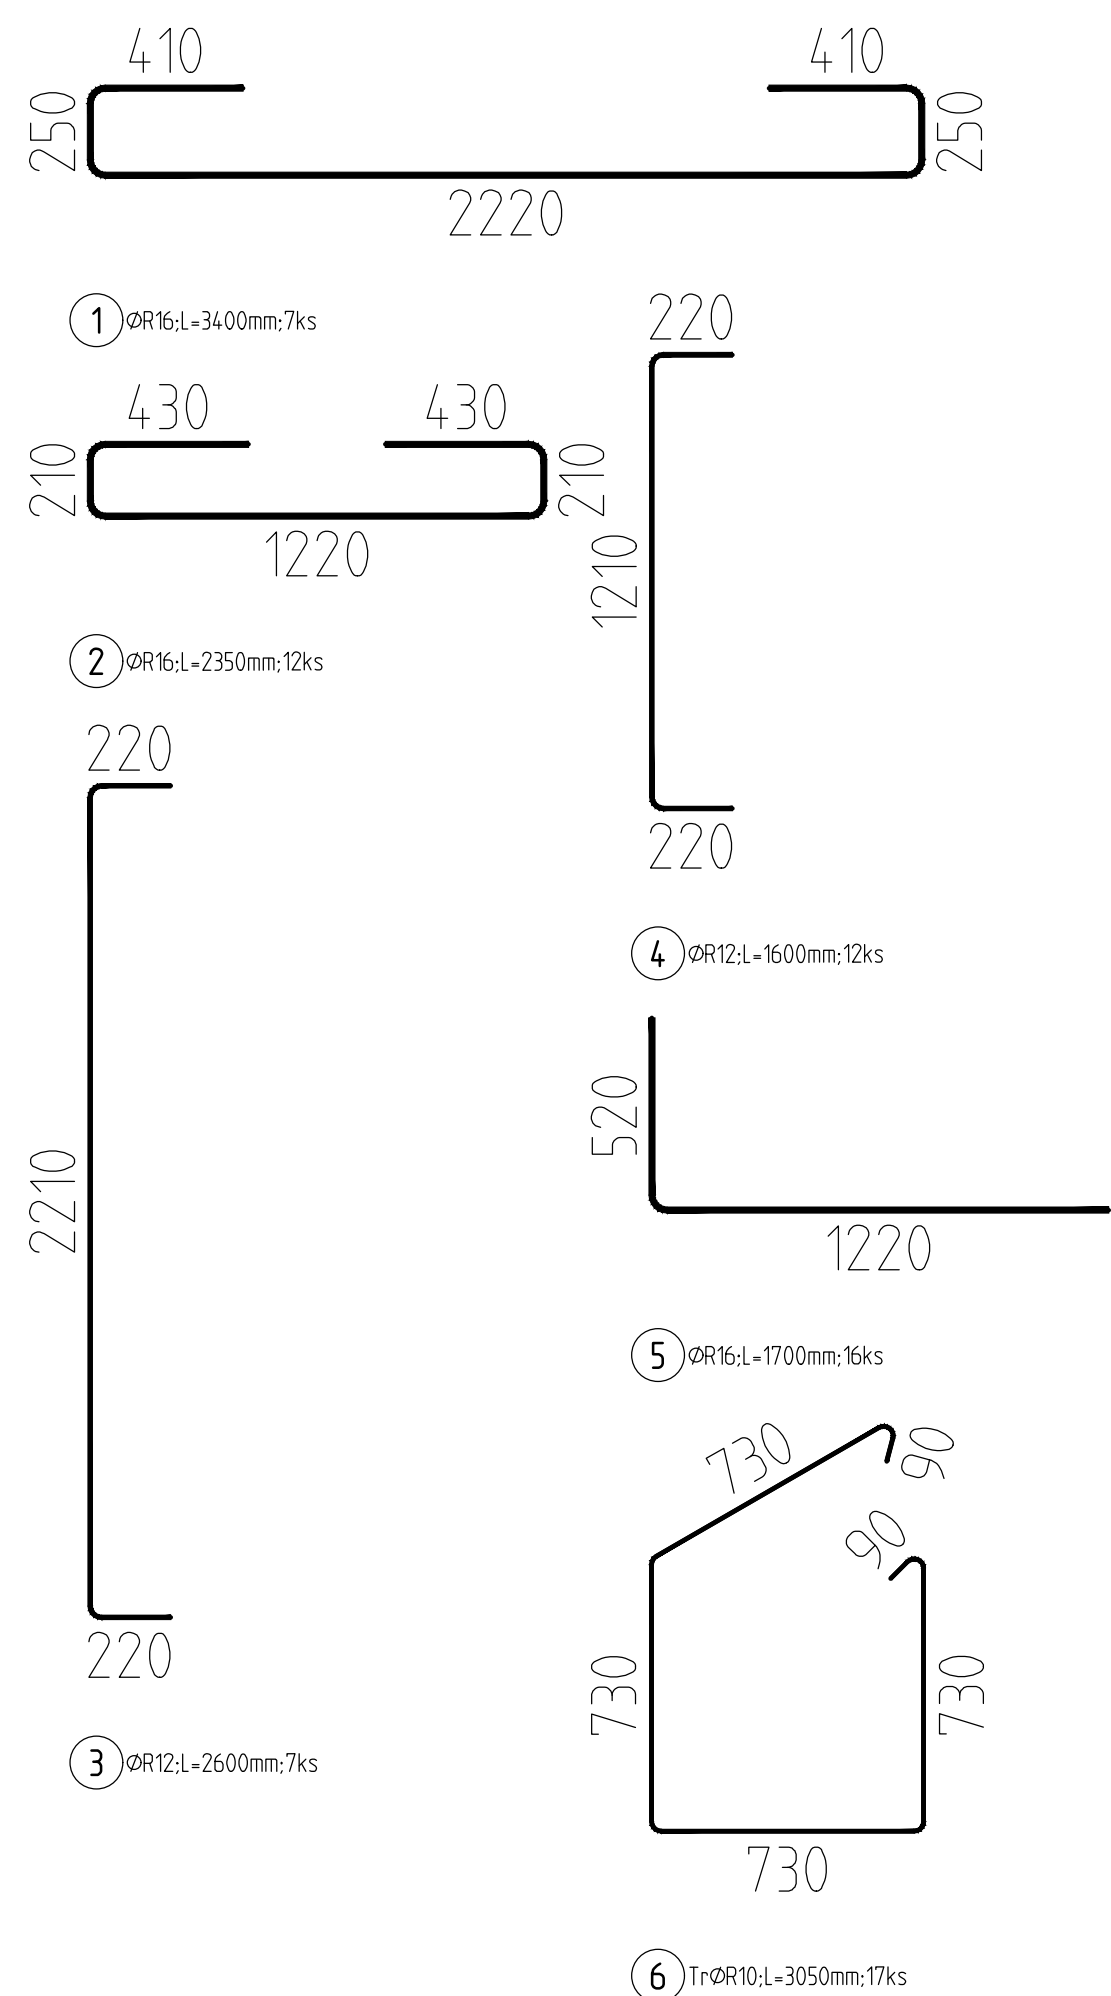

PREFABRIKOVANÁ PATKA ZP 1.0 - 2ks
PŮDORYS
M 1:20

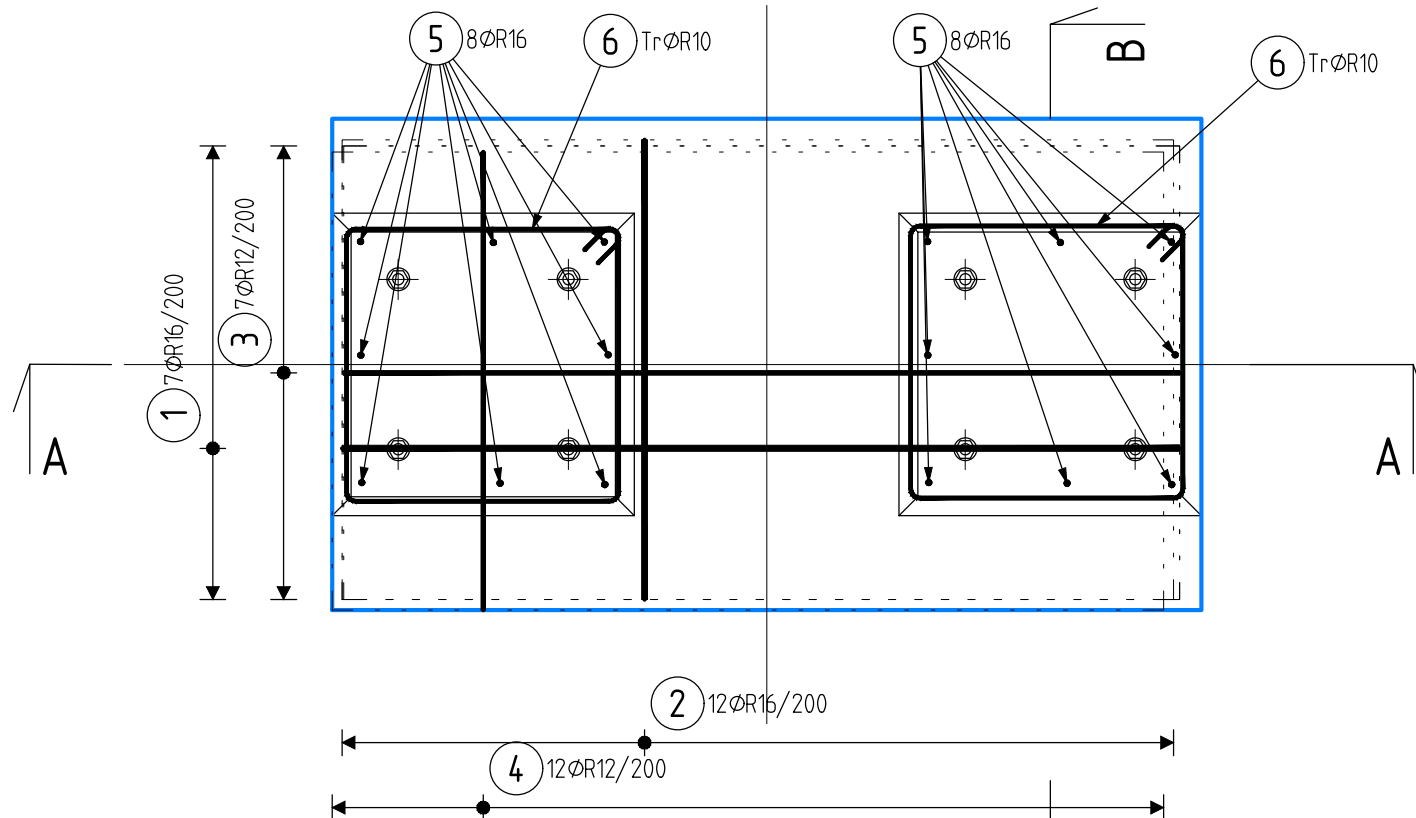

PREFABRIKOVANÁ PATKA ZP 1.0 - 2ks
SVISLÝ ŘEZ A-A
M 1:20

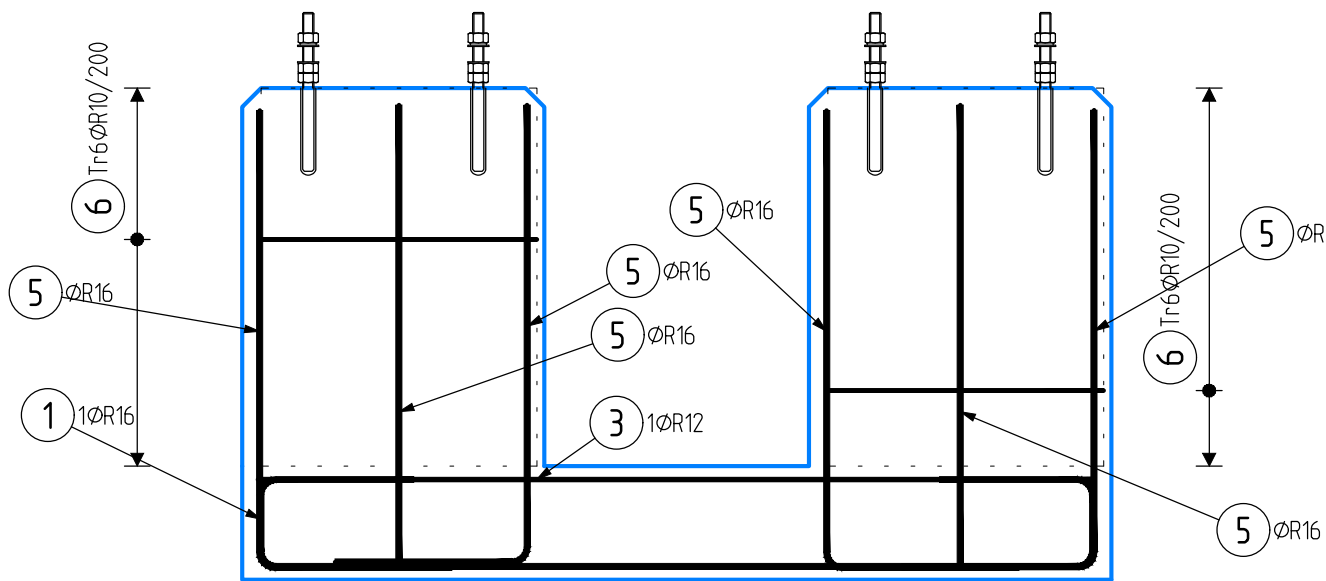


TABULKA VÝZTUŽE (1ks PATKY)

28.07.22 11:26

Pol	Profil	Delka [mm]	ks	R		
				10	12	16
1	R	16	3400	7		23.8
2	R	16	2350	12		28.2
3	R	12	2600	7	18.2	
4	R	12	1600	12	19.2	
5	R	16	1700	16		27.2
6	R	10	3050	17	51.9	
CELKOVÁ DELKA [m]				51.9	37.4	79.2
HMOTNOST [kg]				32.0	33.2	125.0
CELKOVÁ HMOTNOST [kg]				190.2		

Hmotnost výztuže 2ks patky P1.0 380,4kg

PREFABRIKOVANÁ PATKA ZP 1.0 - 2ks
SVISLÝ ŘEZ B-B
M 1:20

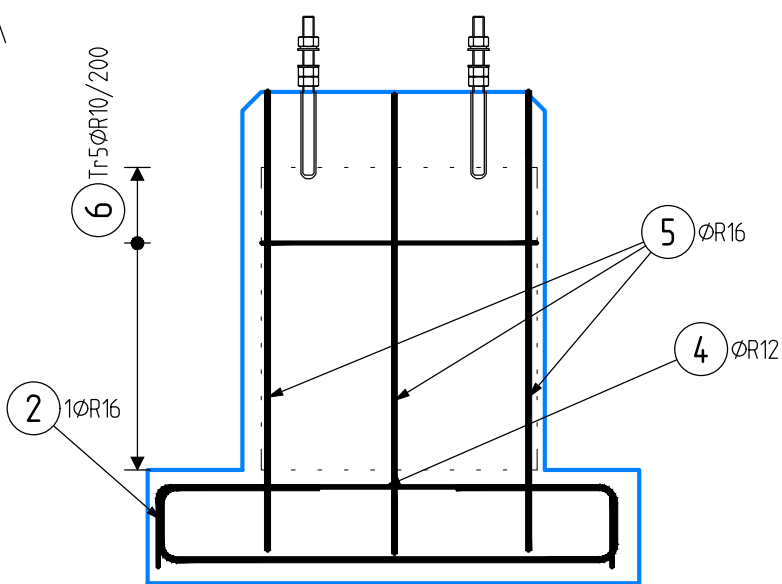

NÁZEV AKCE	TR LIPNICE - OBNOVA TRANSFORMOVNY	Č. STAVBY: 102 0002 421
STAVEBNÍK	EG.D, a.s., LIDICKÁ 1873/36, 602 00 BRNO	Č. OBJ.: _
STATUS/STUPEŇ	DOKUMENTACE PRO PROVÁDĚNÍ STAVBY	eg-d
ČÁST	D.1.1 - ARCHITEKTONICKO - STAVEBNÍ ŘEŠENÍ	
ZHOT. DOKUMENTACE	EG.D, a.s., LIDICKÁ 1873/36, 602 00 BRNO	eg-d
KONTAKTNÍ OSOBA	Ing. PETR ŠPIČÁK, petr.spicak@egd.cz, tel.: 535 141 951	
ARCHIVNÍ ČÍSLO		eg-d
ZOD. PROJEKTANT	Ing. JAROMÍR ŠMERDA	
VYPRACOVAL	Ing. JAROMÍR ŠMERDA	DATUM: 03-2022
KONTRLOVAL	Ing. LADISLAV HURYTA	ČÍSLO VÝK/DOK: 32
MÍSTO STAVBY	TR 110/22 kV LIPNICE, 373 12, JÍLOVICE U TRHOVÝCH SVINŮ	KÓD LOKALITY: LIP
SO/PS	S031 - ROZVODNA 110 kV - STAVEBNÍ ČÁST	MĚŘÍTKO: M 1:20
MAJETKOVÁ TŘÍDA	CZD00016	FORMÁT: 3xA4
DRUH DOKUMENTU	KONSTRUKČNÍ VÝKRES	LIST/CELKEM: 1/1
NÁZEV DOKUMENTU	ZÁKLADOVÁ PATKA ZP 1.0 VÝZTUŽ	ARCHIVNÍ ČÍSLO EG.D: