


DETAIL UMÍSTĚNÍ REFLEKTORU NA HOK V TRAFOSTÁNÍ T101

POHLED OD T101

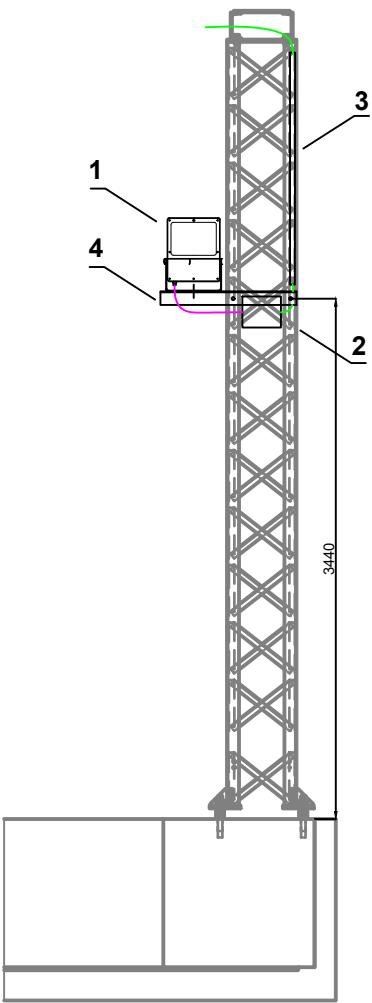


Pol.	Kusů	Název	Typ
1	1	Svítlidlo	Philips BVP42/NW S, 38 W
2	1	Krabice se svorkovnicí a průch.	KF 2500 B
3	-	Elektroinstalační trubka	8032HF FA
-	-	Příchytky trubky	5332HF FA
4	0,9 m	Ocelový L profil	90x90x7

Poznámka:

Natočení reflektorů pro osvětlení trafostání je orientační  
Přechody trubka - kabel ošetřit teplem smrštitelnou bužírkou

DETAIL KRABICE SE SVORKOVNICÍ:

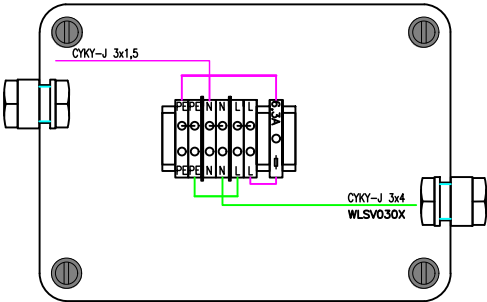

AUTORIZACE:

NÁZEV AKCE	TR LIPNICE - OBNOVA TRANSFORMOVNY	Č. STAVBY:102 0002 421
STAVEBNÍK	EG.D, a.s., LIDICKÁ 1873/36, 602 00 BRNO	Č. OBJ.:__
STATUS/STUPEŇ	DOKUMENTACE PRO PROVÁDĚNÍ STAVBY	eg.d
ČÁST	D.1 DOKUMENTACE STAVEBNÍCH A INŽENÝRSKÝCH OBJEKTŮ	
ZHOT. DOKUMENTACE	EG.D, a.s., LIDICKÁ 1873/36, 602 00 BRNO	eg.d
KONTAKTNÍ OSOBA	Ing. PETR ŠPIČÁK, petr.spicak@eqd.cz, tel.:535 141 951	
ARCHIVNÍ ČÍSLO		DATUM: 03/2022
ZOD. PROJEKTANT	Ing. PAVEL DYMÁČEK	ČÍSLO VÝK/DOK: 10
VYPRACOVAL	Ing. JIŘÍ PAVLÍČEK	
KONTROLOVAL	Ing. PETR ŠPIČÁK	
MÍSTO STAVBY	TR 110/22 kV LIPNICE, 373 12, JÍLOVICE U TRHOVÝCH SVINŮ	KÓD LOKALITY: LIP
SO/PS	S037 - VEŘEJNÉ OSVĚTLENÍ	MĚŘÍTKO: M 1:50
MAJETKOVÁ TŘÍDA	CZD00011	FORMÁT: A3
DRUH DOKUMENTU	POHLED	LIST/CELKEM: 1/1
NÁZEV DOKUMENTU	UCHYCENÍ SV3.7	ARCHIVNÍ ČÍSLO EG.D: