



PŮDORYS

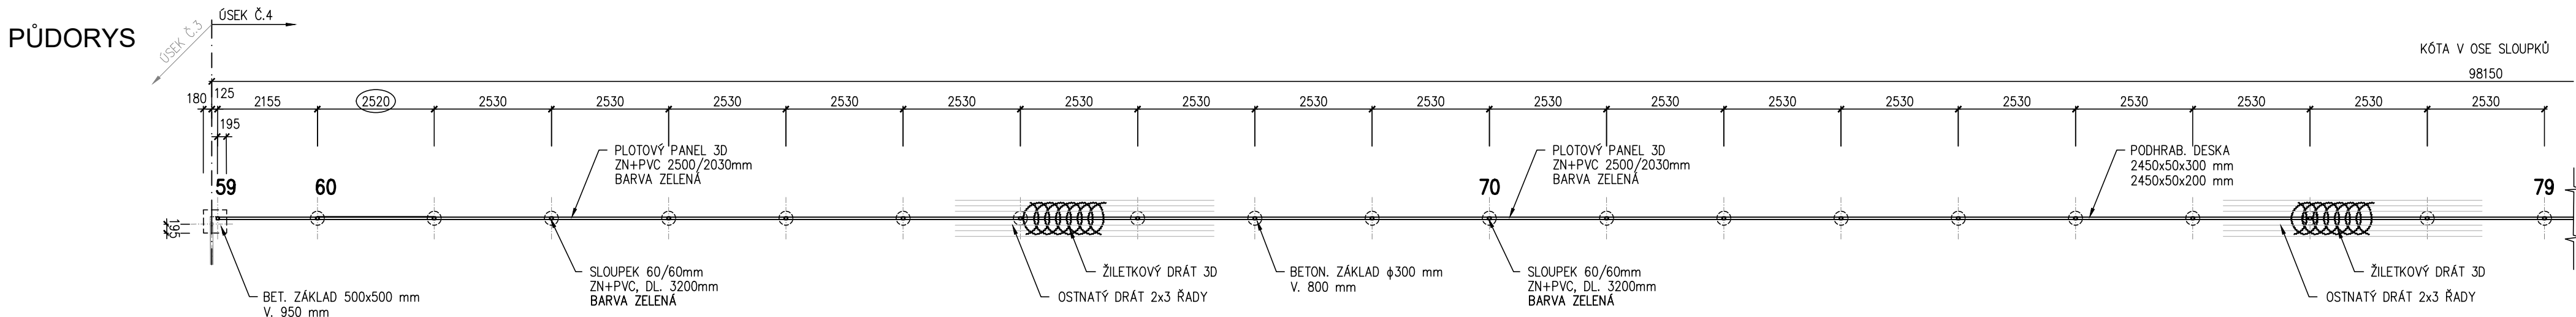


POHLED

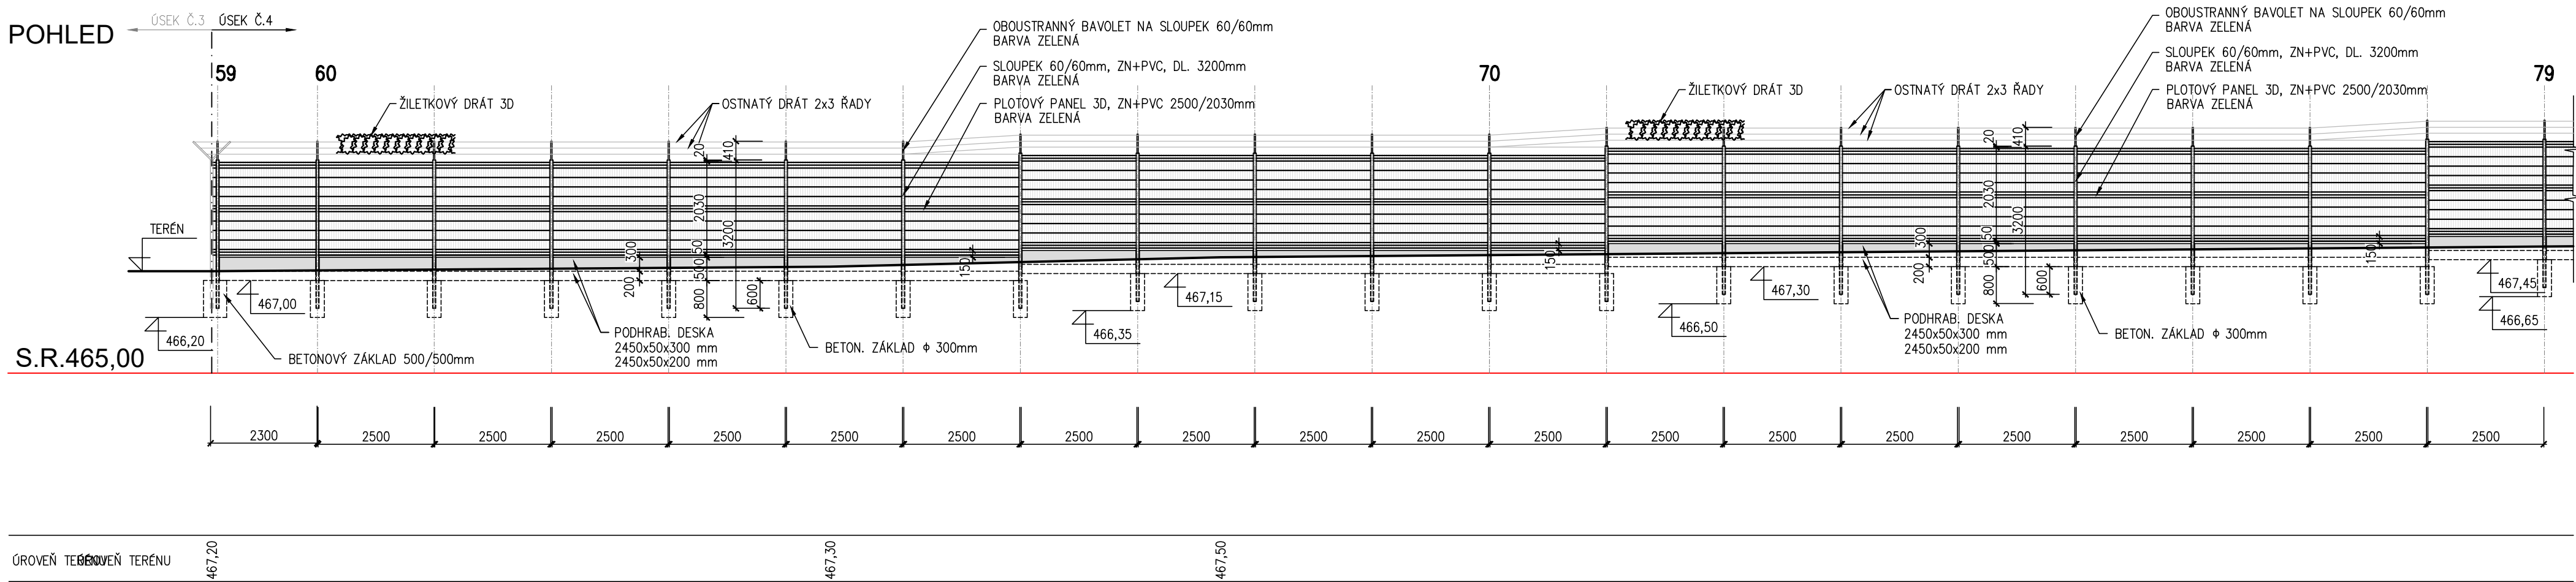


ÚSEK Č. 4a

PŮDORYS

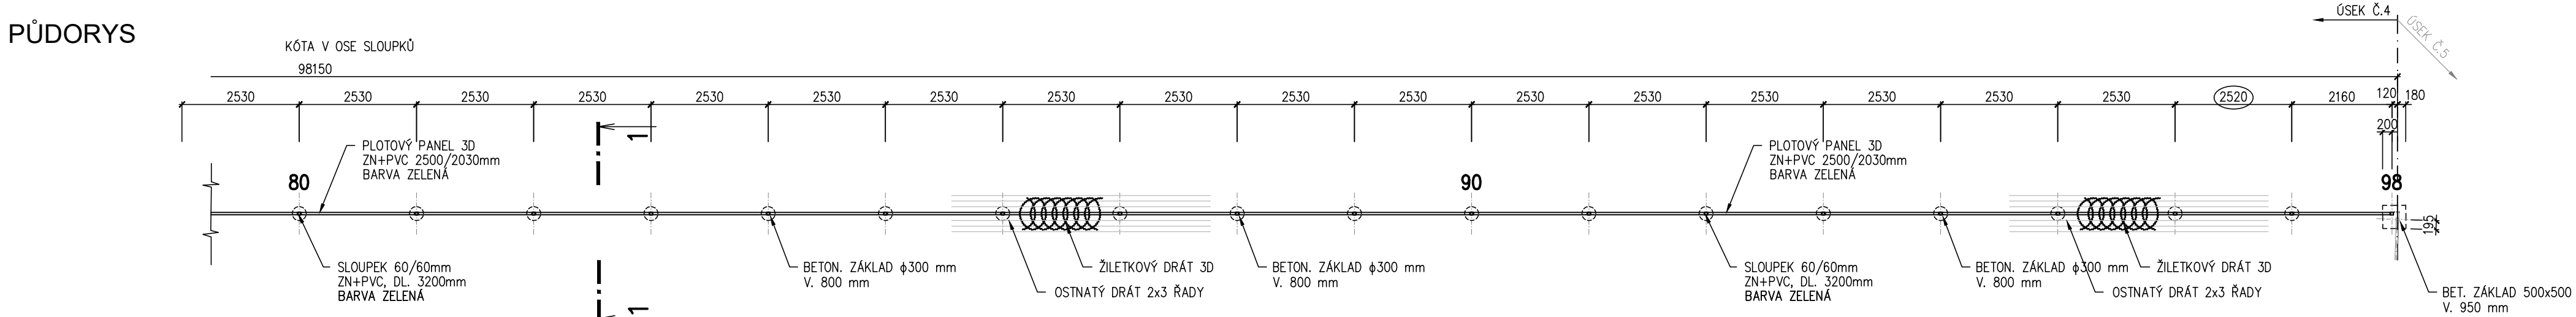

POHLED

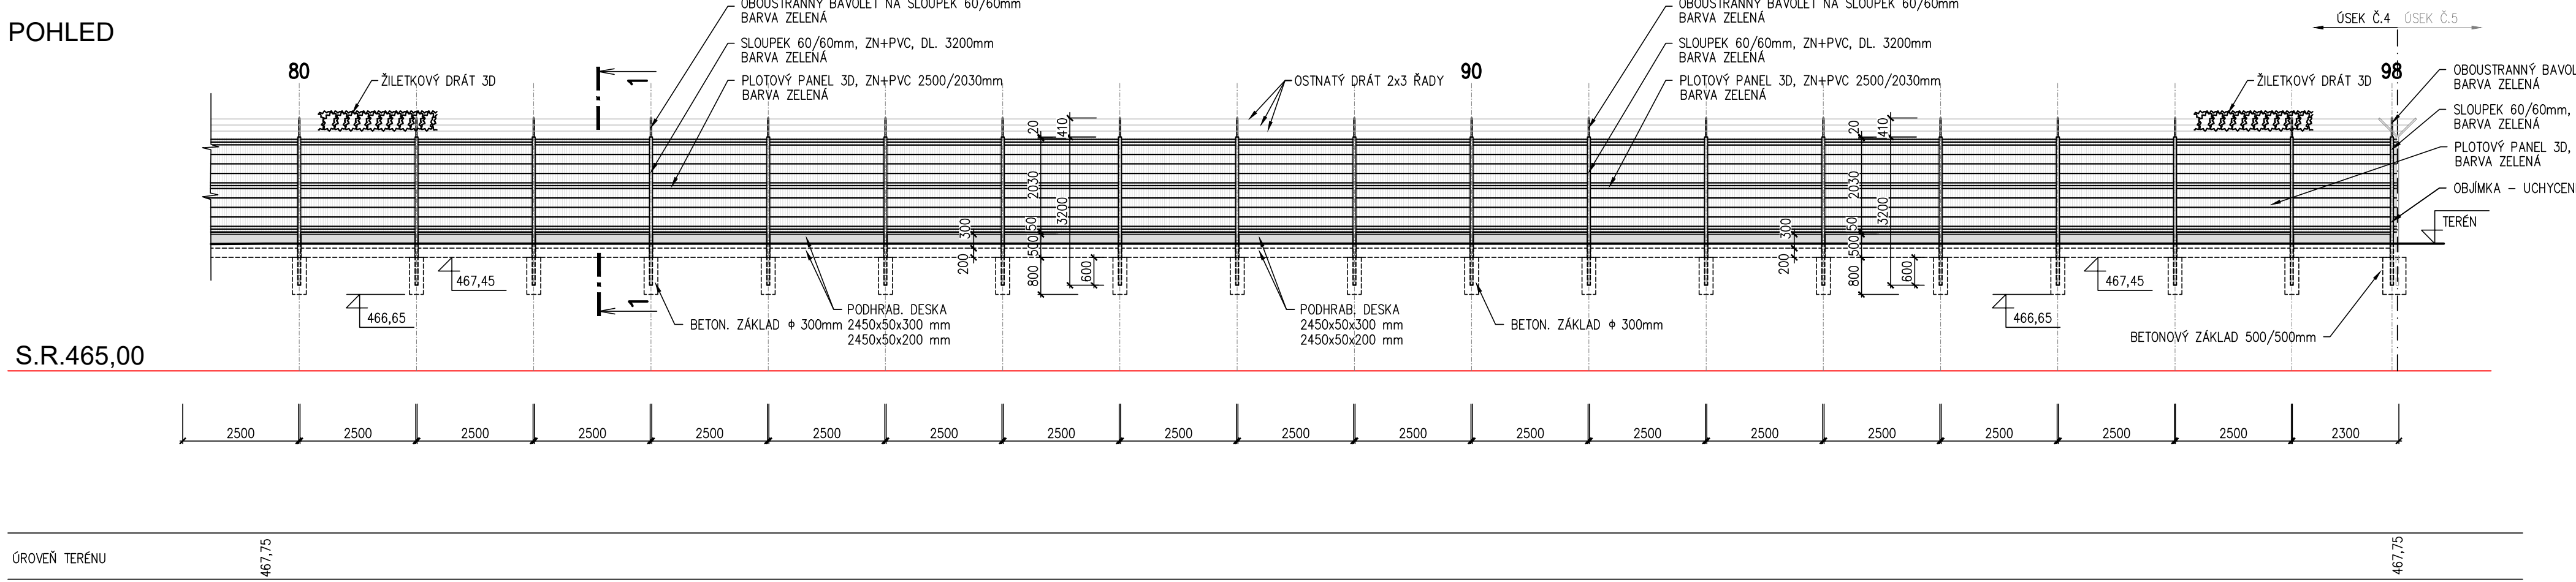


ÚSEK Č. 4b

POZNÁMKA

OPLOČENÍ BUDE PROVEDENO DLE TNS 80 9000.1 – TECHNICKÁ OPATŘENÍ – OPLOČENÍ A NAVAŽUJÍCÍ TNS 80 9001 AŽ TNS 80 9015
PRO VRTÁNÍ BUDE SEJMUTA ZEMINA V ŠÍŘCE MIN. 600 mm NA ÚROVNEŇ HORNÍ HRANY ZÁKLADU
DIRY ZÁKLADY Ø 300 mm PRO SLOUPKY BUDOU VRTANÉ, ČTVERCOVÉ A ODBĚLNÍKOVÉ VÝKOPY BUDOU KOPANÉ, ZÁKLADY Z BETONU C 25/30

ŘEZ 1-1
M 1:50

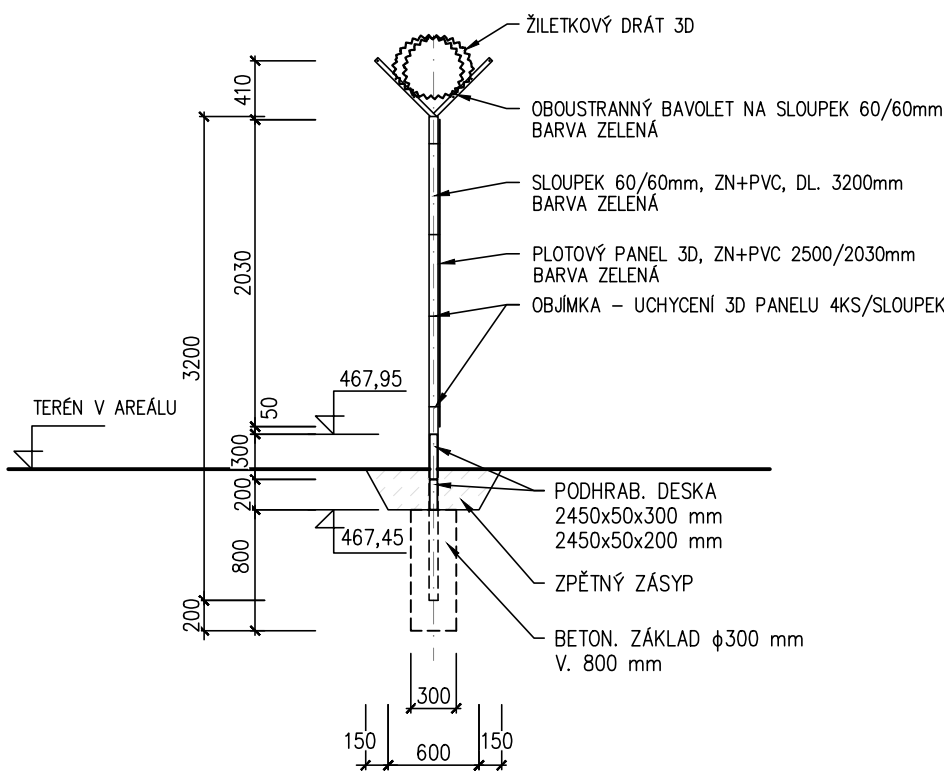

NÁZEV AKCE	TR LIPNICE – OBNOVA TRANSFORMOVNÝ	Č. STAVBY: 102 0002 421
STAVEBNÍK	EG.D, a.s., LIDICKÁ 1873/36, 602 00 BRNO	Č. OBJ.: 1430 002 7035
STATUS/STUPĚŇ	DOKUMENTACE PRO PROVÁDĚNÍ STAVBY (DPS)	eg-d
ČÁST	D.1 DOKUMENTACE STAVEBNÍHO NEBO INŽENÝRSKÉHO OBJEKTU	
ZHOT. DOKUMENTACE	EG.D, a.s., LIDICKÁ 1873/36, 602 00 BRNO	eg-d
KONTAKTNÍ OSOBA	Ing. PETR ŠPIČÁK, petr.spicak@egd.cz, tel. 535 141 951	
ARCHIVNÍ ČÍSLO		eg-d
ZOD. PROJEKTANT	Ing. KVĚTOSLAVA ŘEZNÍKOVÁ	
VYPRACOVAL	Ing. KVĚTOSLAVA ŘEZNÍKOVÁ	DATUM: 05-2022
KONTROLOVAL	Ing. PETR ŠPIČÁK	ČÍSLO VÝK./DOK.: 11
MÍSTO STAVBY	TR 110/22 kV LIPNICE, 373 12 JILOVICE U TRHOVÝCH SVINŮ	KÓD LOKALITY: LIP
SO/PS	SO47 – OPLOČENÍ	MĚŘÍTKO: M 1:100
MAJETKOVÁ TŘÍDA	CZ000018	FORMÁT: 8x4
DRUH DOKUMENTU	PŮDORYS, POHLED	LIST/CELKEM: 1/1
NÁZEV DOKUMENTU	NOVÉ OPLOČENÍ ÚSEK Č. 4	ARCHIVNÍ ČÍSLO EG.D: