

- LEGENDA:**
- T101

T102

TL1, TL2

RL1, RL2

AVT1, AVT2

ATT1, ATT2

ATR1, ATR2

ATL1, ATL2

TZ1, TZ2

RV

TRANSFORMÁTOR 40 MVA

TRANSFORMÁTOR 25 MVA

ZHÁŠECÍ TLUMIVKA

SEKUNDÁRNÍ ODPORNÍK

PROPOJOVACÍ SKŘÍŇ TRANSFORMÁTORU T101 A T102

OVLÁDACÍ SKŘÍŇ TRANSFORMÁTORU T01 A T102

OVLÁDACÍ SKŘÍŇ REGULACE TRANSFORMÁTORU T101 A T102

OVLÁDACÍ SKŘÍŇ TLUMIVKY TL1 A TL2


PŘÍSTROJOVÝ TRANSFORMÁTOR PROUDU

REVIZNÍ VSTUP

STARÉ ZAŘÍZENÍ

NOVÉ ZAŘÍZENÍ



VŠECHNY VYZNAČENÉ KÓTY MUSÍ BÝT DODRŽENY S PŘESNOSTÍ NA CENTIMETRY

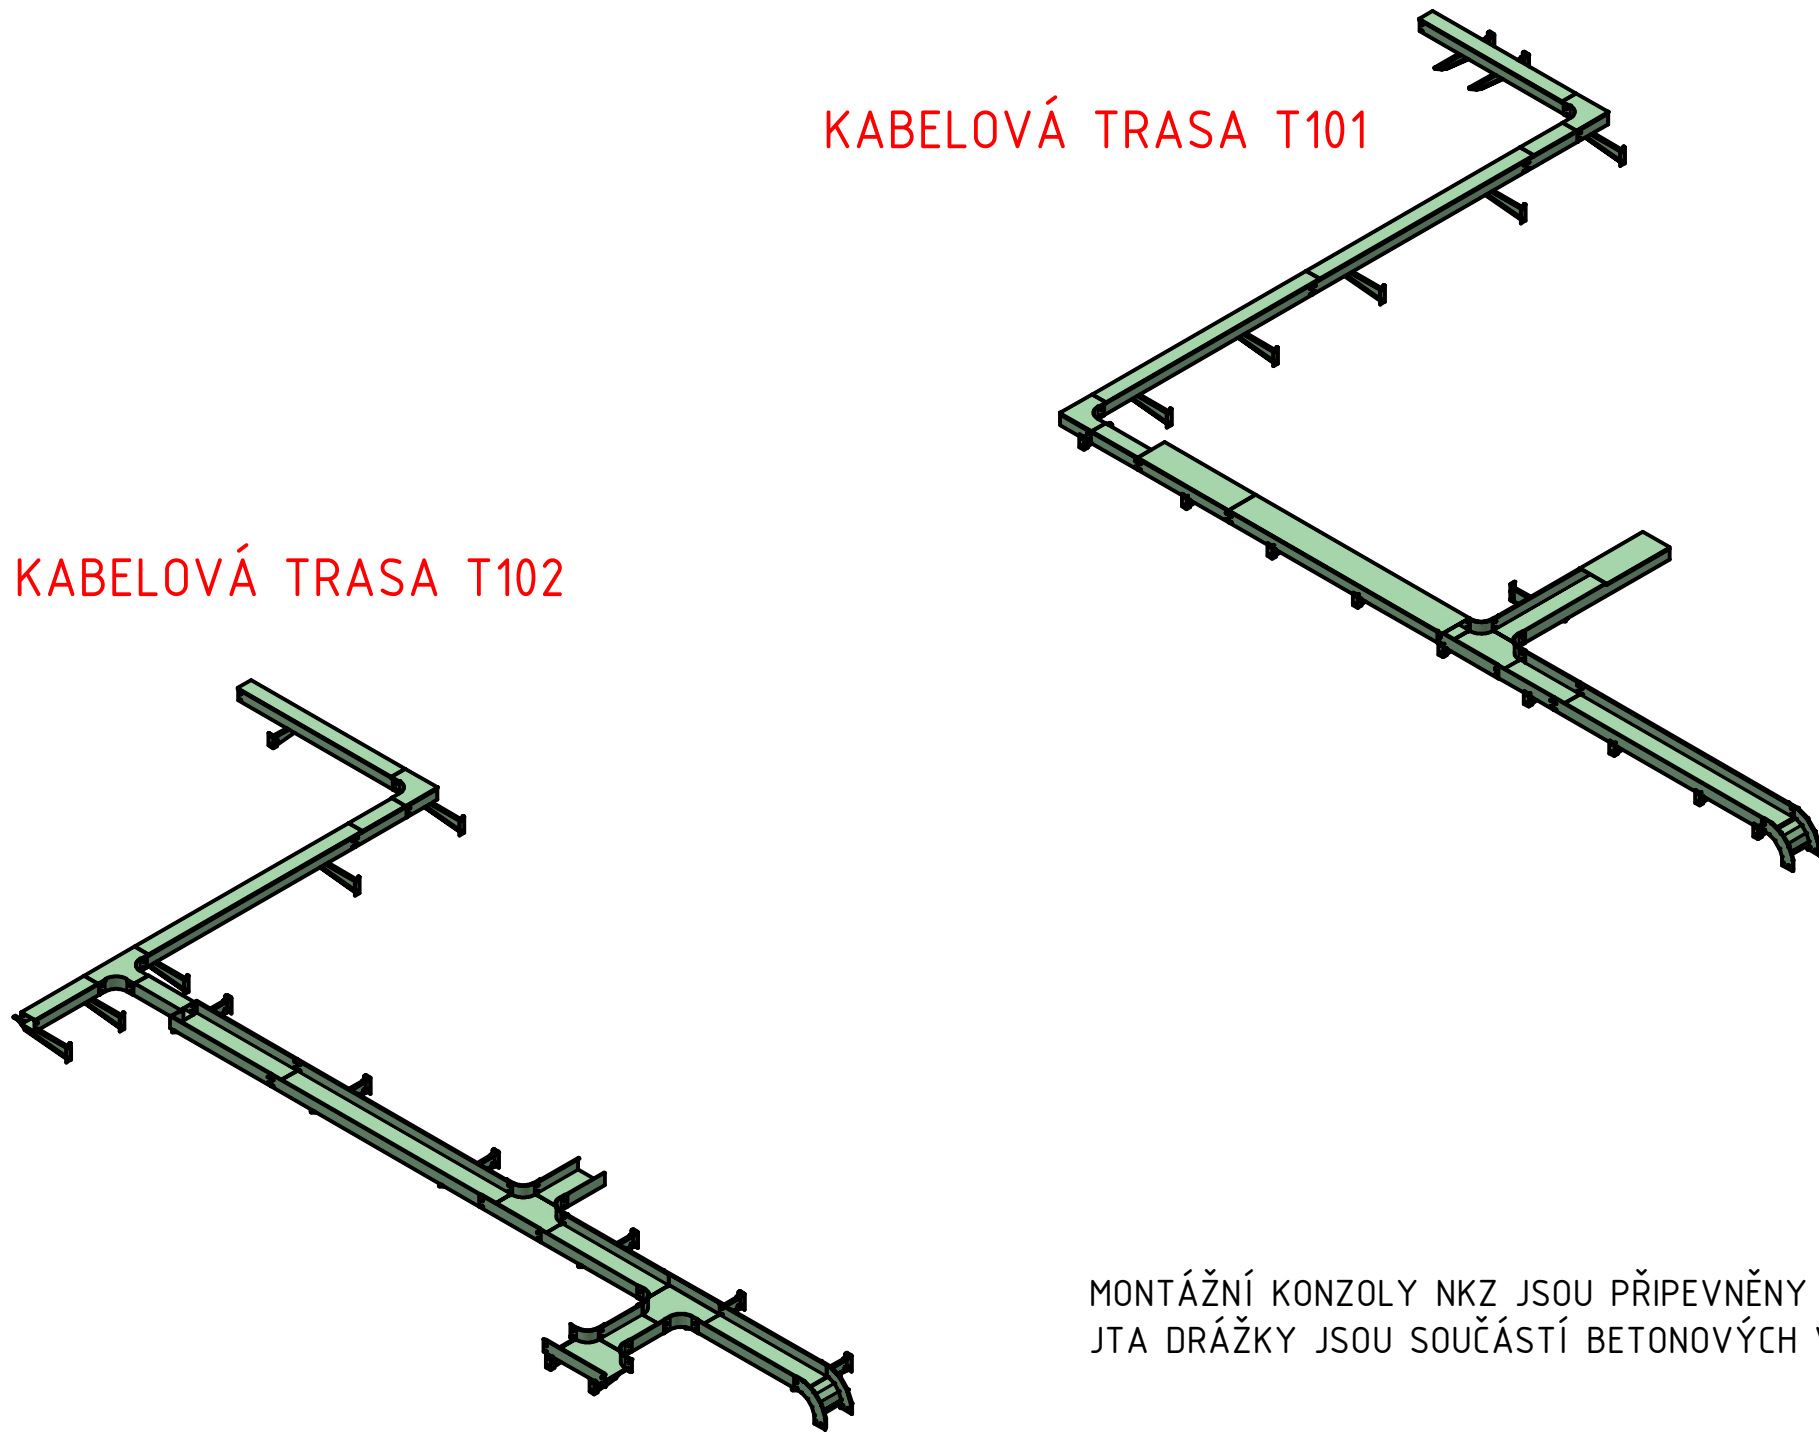

MONTÁŽNÍ KONZOLY NKZ JSOU PŘÍPEVNĚNY K BETONOVÝM VANÁM TRAFOSTÁNÍ POMOCÍ KLADIVOVÝCH ŠROUBŮ 2xM8 A SYSTÉMOVÝCH JTA DRÁŽEK.  
JTA DRÁŽKY JSOU SOUČÁSTÍ BETONOVÝCH VAN DODÁVKA BETONBAU.

KUSOVNÍK			
POLOŽKA	KS	ČÍSLO SOUČÁSTI	VÝROBCE
1	19	NIXDS_500	KOPOS
2	12	NIXDS_250	KOPOS
3	1	NIXT_100x125	KOPOS
4	1	13-T102-NIXKZN_100x125 - 650	KOPOS
5	3	NIXKZN_100x125 - 2000	KOPOS
6	3	NIXO_90x100x125	KOPOS
7	1	15-T102-NIXKZN_100x125 - 530	KOPOS
8	1	16-T102-NIXKZN_100x125 - 1500	KOPOS
9	1	17-T102-NIXKZN_100x125 - 490	KOPOS
10	2	NIXR_100x125	KOPOS
11	1	NIXVT_125	KOPOS
12	3	NIXV_125 - 2000	KOPOS
13	3	NIXVO_90x125	KOPOS
14	1	15-T102-NIXV_125 - 405	KOPOS
15	1	16-T102-NIXV_125 - 1440	KOPOS
16	1	17-T102-NIXV_125 - 430	KOPOS
17	1	13-T102-NIXV_125 - 590	KOPOS
18	1	0NIXKZN_100x250 - 2000	KOPOS
19	4	NIXT_100x250	KOPOS
20	2	NIXKO_90x100x250	KOPOS
21	1	1K102-NIXKZN_100x250 - 1000	KOPOS
22	2	2K102-NIXKZN_100x250 - 1000	KOPOS
23	1	2K102-NIXKZN_100x250 - 940	KOPOS
24	1	2K102-NIXKZN_100x250 - 400	KOPOS
26	1	2-T101-NIXKZN_100x250 - 1400	KOPOS
27	2	NIXKZN_100x250 - 2000	KOPOS
28	1	1-T101-NIXKZN_100x250 - 560	KOPOS
29	1	3-T101-NIXKZN_100x250 - 850	KOPOS
30	1	NIXV_250 - 2000	KOPOS
31	1	3-T101-NIXV_250 - 850	KOPOS
32	1	2-T101-NIXV_250 - 590	KOPOS
33	1	11-T101-NIXKZN_100x125 - 525	KOPOS
34	1	12-T101-NIXKZN_100x125 - 1400	KOPOS
35	1	13-T101-NIXKZN_100x125 - 490	KOPOS
36	1	11-T101-NIXV_125 - 400	KOPOS
37	1	12-T101-NIXV_125 - 1340	KOPOS
38	1	13-T101-NIXV_125 - 428	KOPOS

KABELOVÉ ŽLABY MARS Z NEREZOVÉ OCELI AISI 304

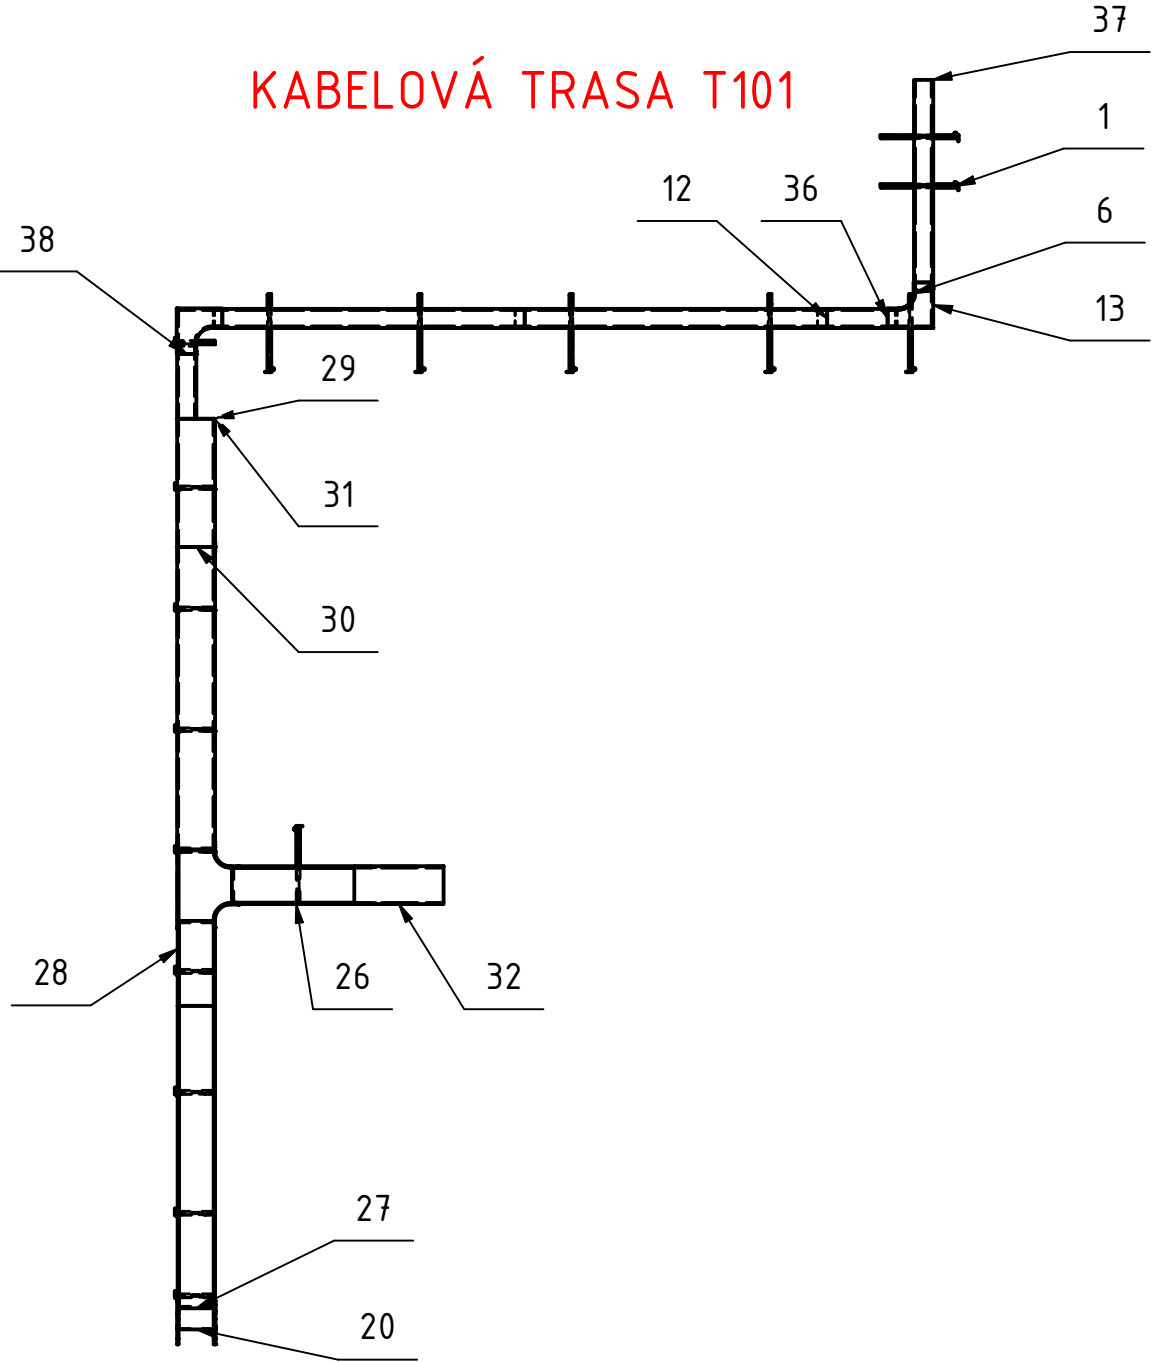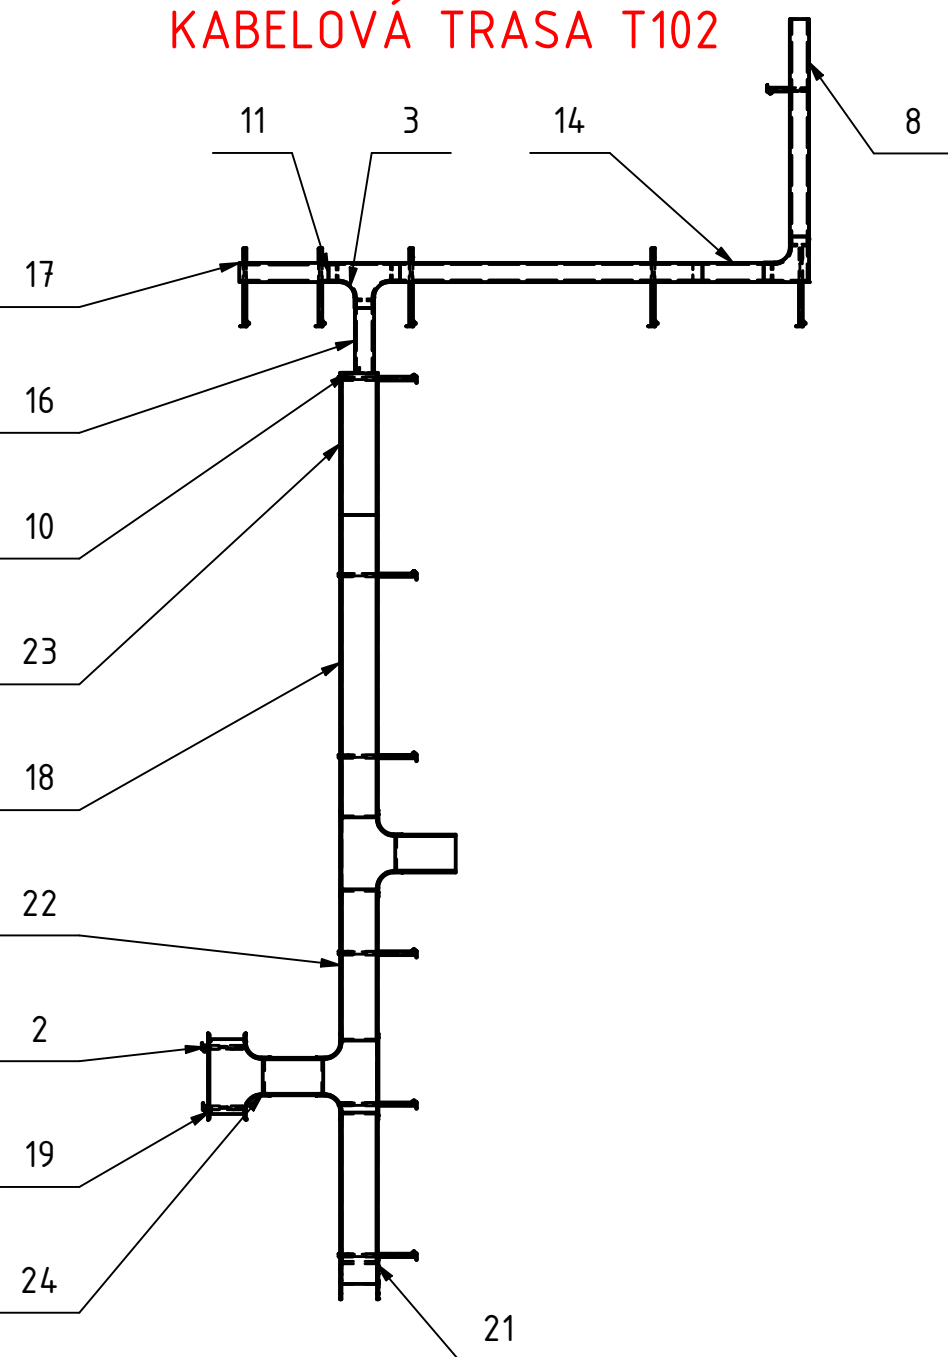

AUTORIZACE:			
D			
C			
B			
A	ZMĚNA TYPU TLUMIVKY TL1, TL2, ODPORNÍKU RL1, RL2,	03/2025	MATOUŠEK
INDEX REVIZE	POPIS REVIZE	DATUM	JMÉNO
NÁZEV AKCE	TR LIPNICE - OBNOVA TRANSFORMOVNY	Č. STAVBY: 102_0002_421	
STAVEBNÍK	EGD, a.s., LIDICKÁ 1873/36, 602 00 BRNO	Č. OBJ.: 1430_002_7035	
STATUS/STUPEŇ	DOKUMENTACE PRO PROVÁDĚNÍ STAVBY (DPS)	<b>eg-d</b>	
ČÁST	D.2 DOKUMENTACE TECHNICKÝCH A TECHNOLOGICKÝCH ZAŘÍZENÍ		
ZHOT. DOKUMENTACE	EGD, a.s., LIDICKÁ 1873/36, 602 00 BRNO	<b>eg-d</b>	
KONTAKTNÍ OSOBA	Ing. PETR ŠPIČÁK, petr.spicak@egd.cz, tel.: 535 141 951		
ARCHIVNÍ ČÍSLO			
ZOD. PROJEKTANT	Ing. JAN POLÁČEK	DATUM: 03-2022	
VYPRACOVAL	Ing. ZDENĚK MATOUŠEK, TOMÁŠ VIKTORIN	ČÍSLO VÝK/DOK:	
KONTROLOVAL	Ing. JIŘÍ ČÁSLAVA	D.2B - 07	
MÍSTO STAVBY	TR 110/22 kV LIPNICE, 373 12 JÍLOVICE U TRHOVÝCH SVINŮ	KÓD LOKALITY: LIP	
SO/PS	PS04 - TRANSFORMÁTOR 110/22 kV	MĚŘÍTKO: 1 : 50	
MAJETKOVÁ TŘÍDA	CZ000036	FORMÁT: A1	
DRUH DOKUMENTU	PŮDORYS	LIST/CELKEM: 1/1	
NÁZEV DOKUMENTU	KABELOVÉ TRASY NOVÝ STAV		ARCHIVNÍ ČÍSLO EGD:

Soubor: LIP\_PS04\_07\_KABELOVE\_TRASY\_NS-REV-A-25.dwg