



Název:


D2.7.8 Výkopy

Akce:	V557 Hrušovany nad Jevišovkou - Hodonice; výměna vedení		
Místo:	Vedení 110kV: V557		
Zadavatel:	E.ON Česká republika, s.r.o., F.A. Gerstnera 2151/6, 370 49 České Budějovice		
Číslo zakázky:	2018.2412-3	Objekt:	Výtisk:
Stupeň PD:	Dokumentace pro provádění stavby - DPS	CZ000002	
Vypracoval:	Bc. Ondřej Komárek	Datum:	
Schválil:	Ing. Martin Sýkora	07/2018	


Obsah:

List:	Název:	Arch.č
1	Výkop - patka N	E4-A2569
2	Výkop - patka K	E4-A2569
3	Svahovaný výkop - patka pod HPV	E4-A2569
4	Výkop pomocí štětovnic - patka N	E4-A2569


PŮDORYS

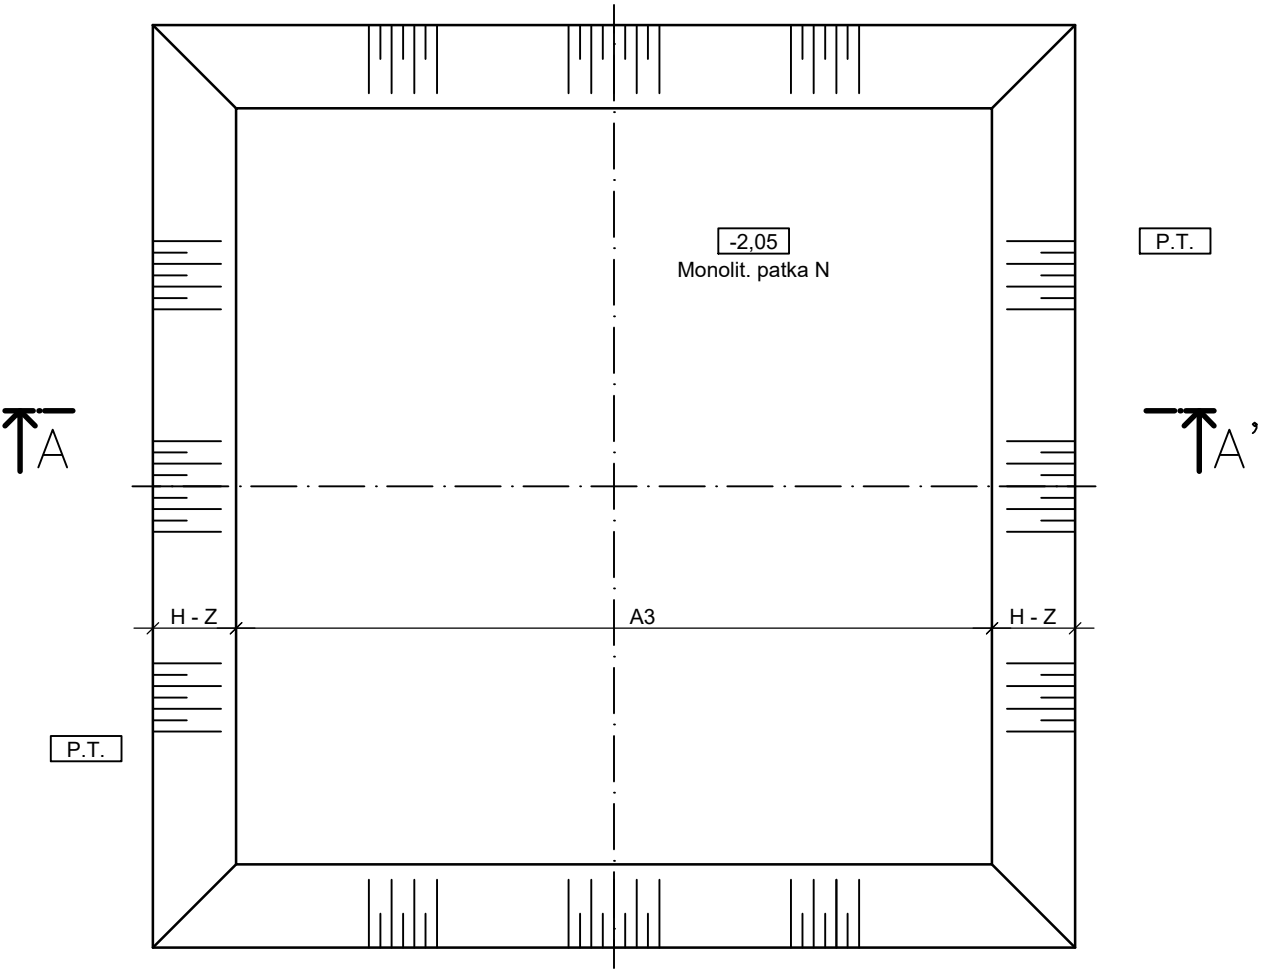



ŘEZ A-A'

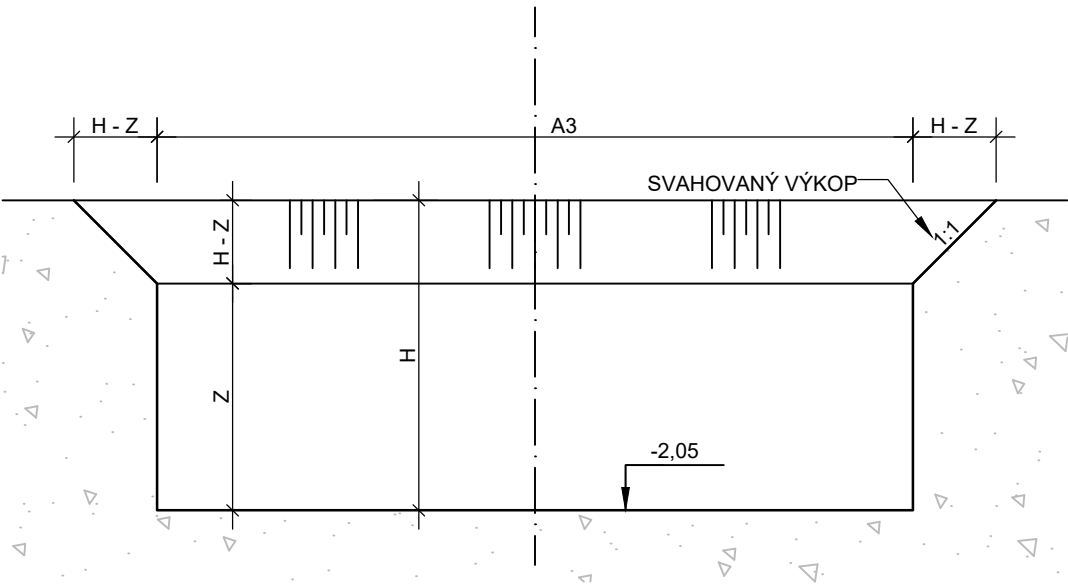

H = 2,05 m
Z = 1,3 m - intravilán
Z = 1,5 m - extravilán
H-Z = 0,75 m - intravilán
H-Z = 0,55 m - extravilán
PŘEDPOKLÁDANÁ ÚROVEŇ HLADINY PODZEMNÍ VODY (HPV) - POD ZÁKLADOVOU SPÁROU

Měřítko	Název zakázky	Název listu	 www.senergos.cz	
1:50	VVN V557, HRUŠOVANY n. J. - HODONICE, VÝMĚNA VEDENÍ Zadavatel: E.ON Česká republika s.r.o.	TVAR VÝKOPU PATKA - N		
Stupeň DPS	Název výkresu	Datum: 07/2018	=	Č.zak.: 2412-3
Objekt CZ0000002	Vedení 110 kV - venkovní	Kreslil: Bc. Komárek	+	Arch.č.: E4-A2569
Číslo B	Stožárová dokumentace	Navrhl: Bc. Komárek	List	Pof.č.: D2.7.8
Změna A		Schválil: Ing. Sýkora	1	Celk.: 4

PŮDORYS

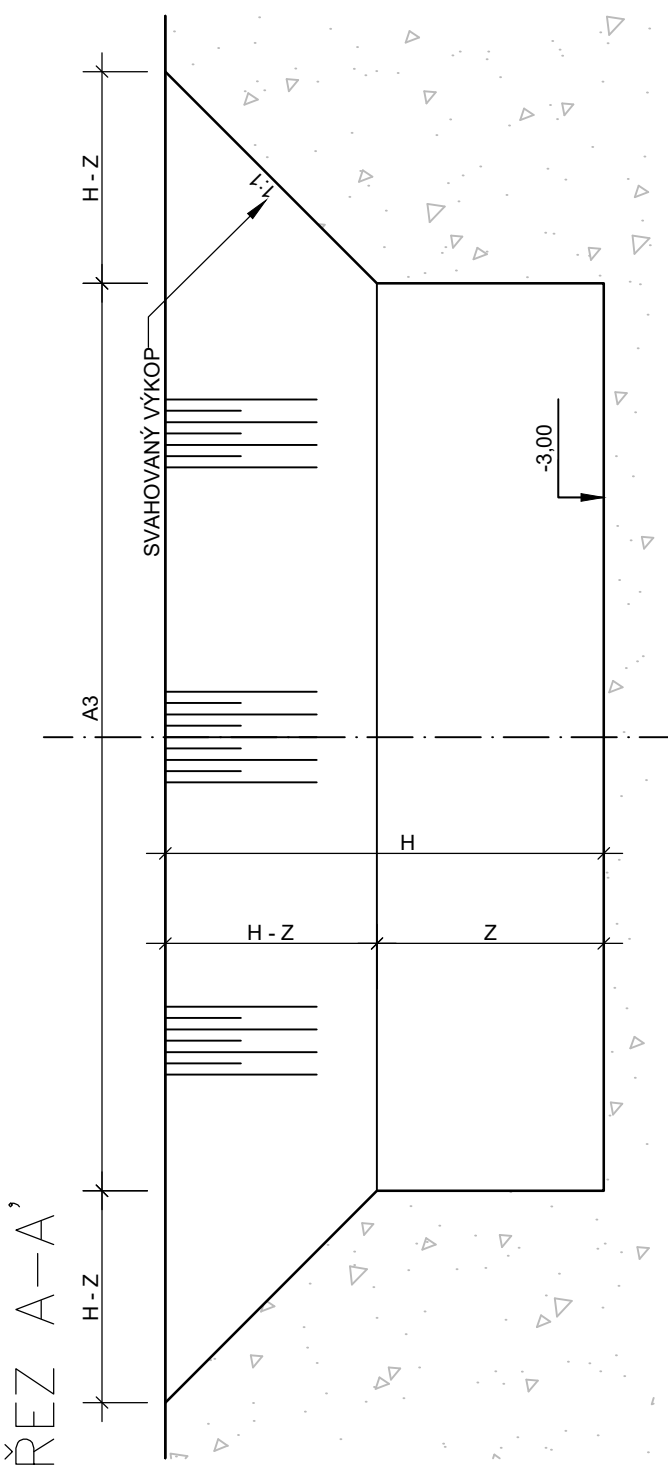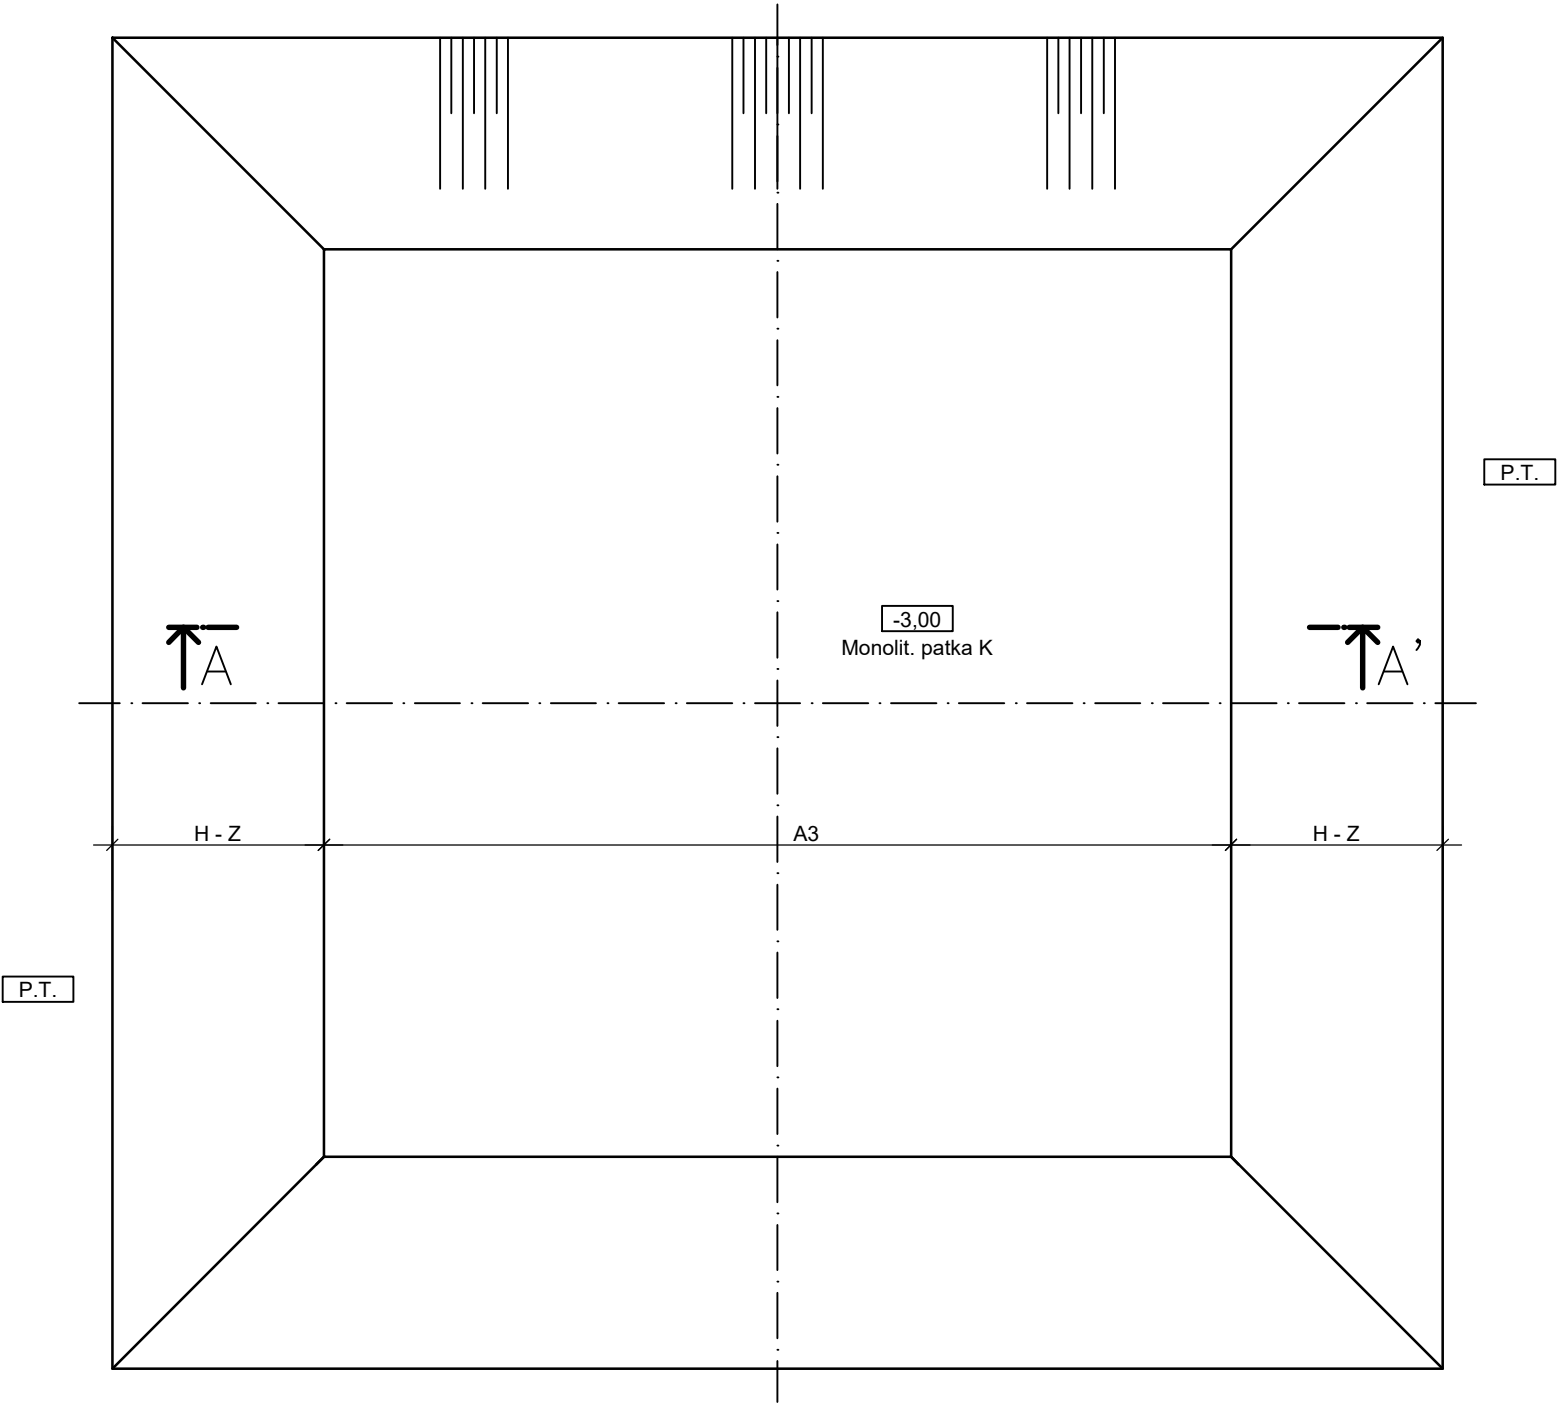


H = 3,0 m
Z = 1,3 m - intravilán
Z = 1,5 m - extravilán
H-Z = 1,7 m - intravilán
H-Z = 1,5 m - extravilán
PŘEDPOKLÁDANÁ ÚROVEŇ HLADINY PODZEMNÍ VODY (HPV) - POD ZÁKLADOVOU SPÁROU


Měřítko	Název zakázky	Název listu
1:50	VVN V557, HRUŠOVANY n. J. – HODONICE, VÝMĚNA VEDENÍ	TVAR VÝKOPU PATKA – K
	Zadavatel: E.ON Česká republika s r.o.	
Stupeň DPS	Název výkresu	Datum: 07/2018
Objekt CZ0000002	Vedení 110 kV – venkovní	=
Změna B	Stožárová dokumentace	Kreslil: Bc. Komárek
A		Navrhl: Bc. Komárek
		Schválil: Ing. Sýkora
		Č.zak.: 2412-3
		Arch.č.: E4-A2569
		Pof.č.: D2.7.8
		Celk.: 4



PŮDORYS

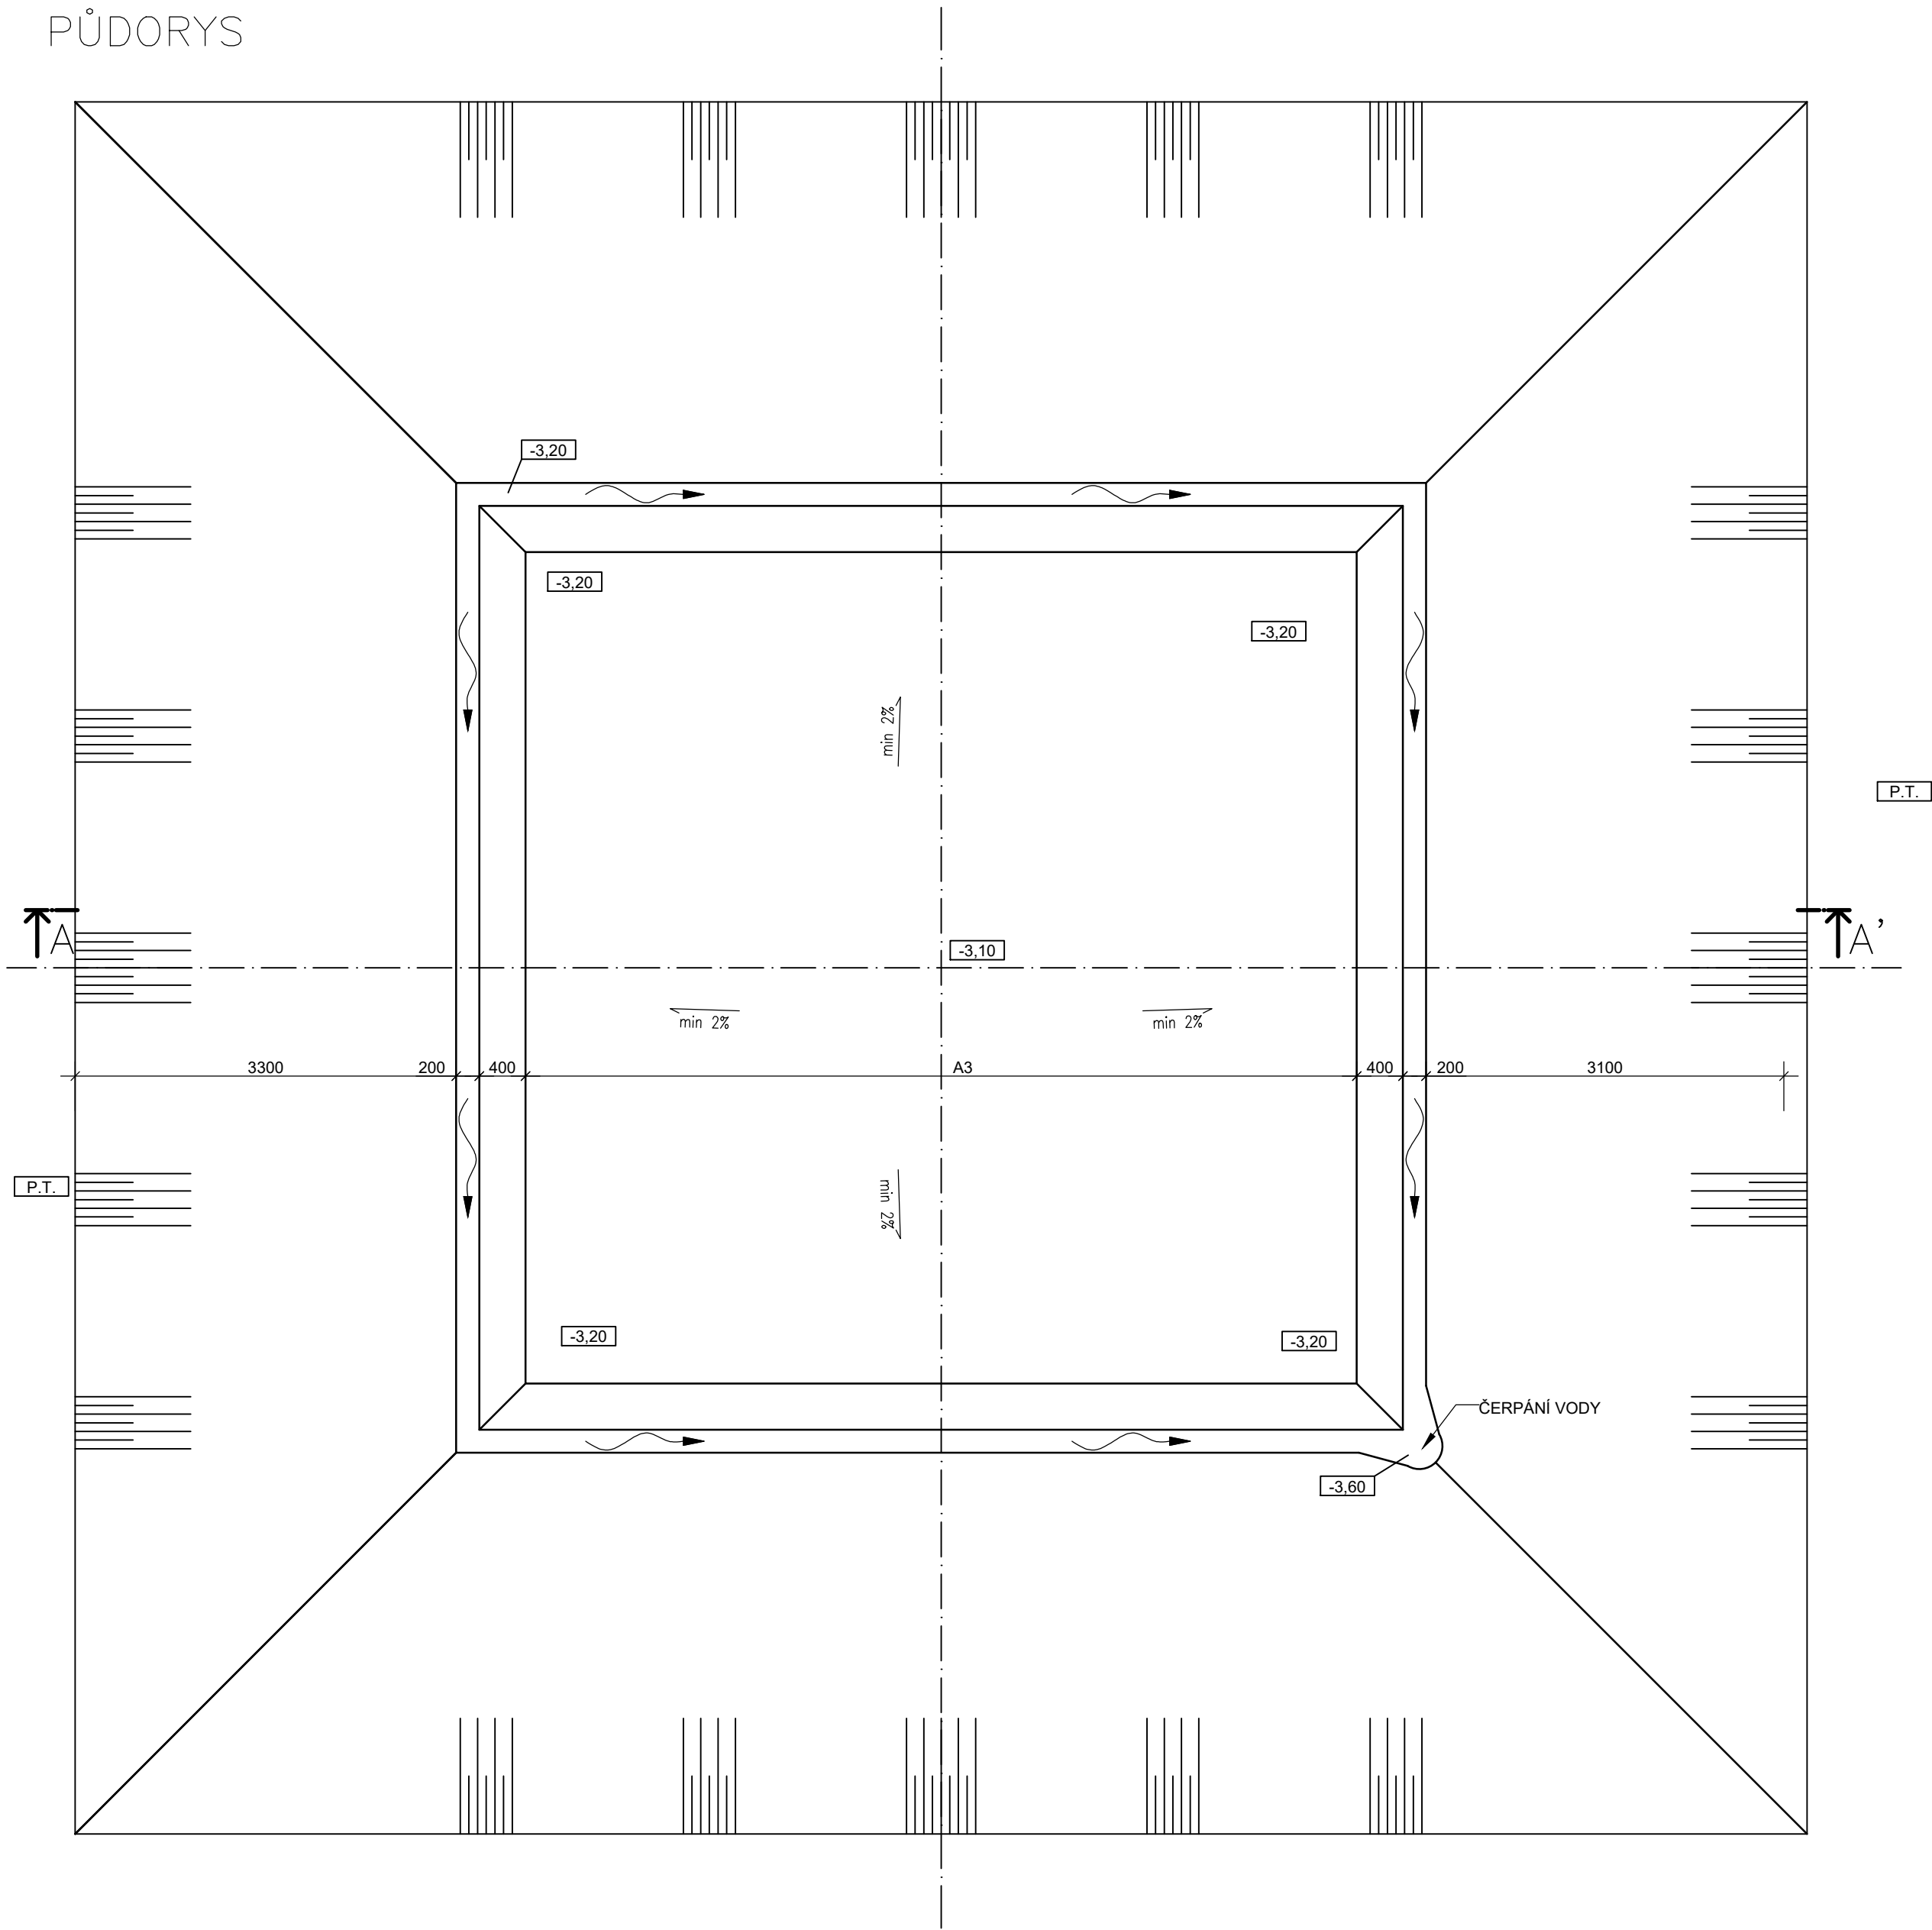

ŘEZ A-A'

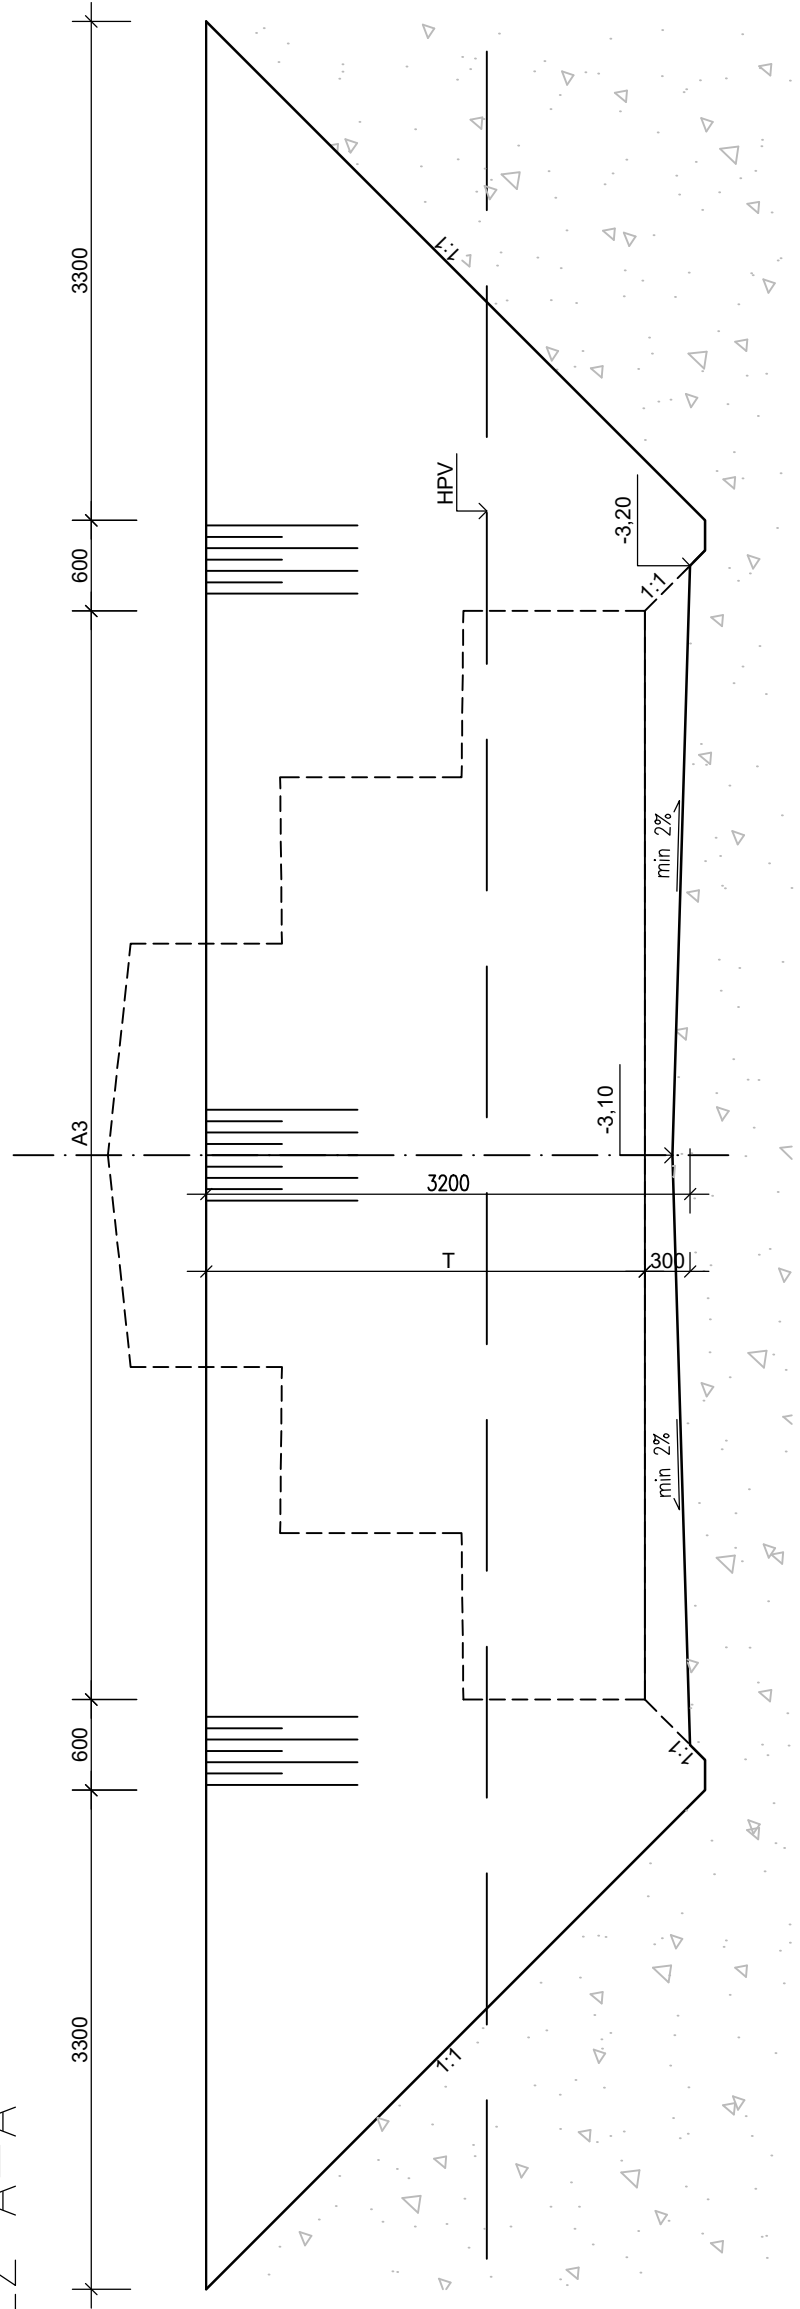


PŘEDPOKLÁDANÁ ÚROVEŇ HLADINY PODZEMNÍ VODY (HPV) - NAD ZÁKLADOVOU SPÁROU- VÝKOPY BUDOU PROVEDENY JAKO SVAHOVANÉ, S DRENÁŽNÍM OBVODOVÝM KANÁLKEM ODKUD BUDE VODA ČERPÁNA, V PŘÍPADĚ VĚTŠÍ RYCHLOSTI PŘÍTOKU VODY JE MOŽNÉ PROVÉST VÝKOP HLUBŠÍ PRO PROVEDENÍ ŠTĚRKOVÉHO POLŠTÁŘE JAKO DRENÁŽNÍ VRSTVY
PŘEDPOKLÁDANÉ POUŽITÍ U STOŽÁRŮ č. 10,11,12,13,17,18


Měřítko 1:50	Název zakázky VN VS57, HRUŠOVANY n. J. - HODONICE, VÝMĚNA VEDENÍ Zadavatel: E.ON Česká republika s.r.o.	Název listu TVAR SVAHOVANÉHO VÝKOPU PATKA POD HPV		
Stupeň DPS Objekt: CZ0000002	Název výkresu Vedení 110 kV – venkovní Stožárová dokumentace	Datum: 07/2018	=	Č.zak.: 2412-3
Stupeň B		Kreslil: Bc. Komárek	+	Arch.č.: E4-A2569
Stupeň A		Navrhl: Bc. Komárek	List	Por.č.: 02.7.8
		Schválil: Ing. Škora		Čelk.: 4




PŮDORYS

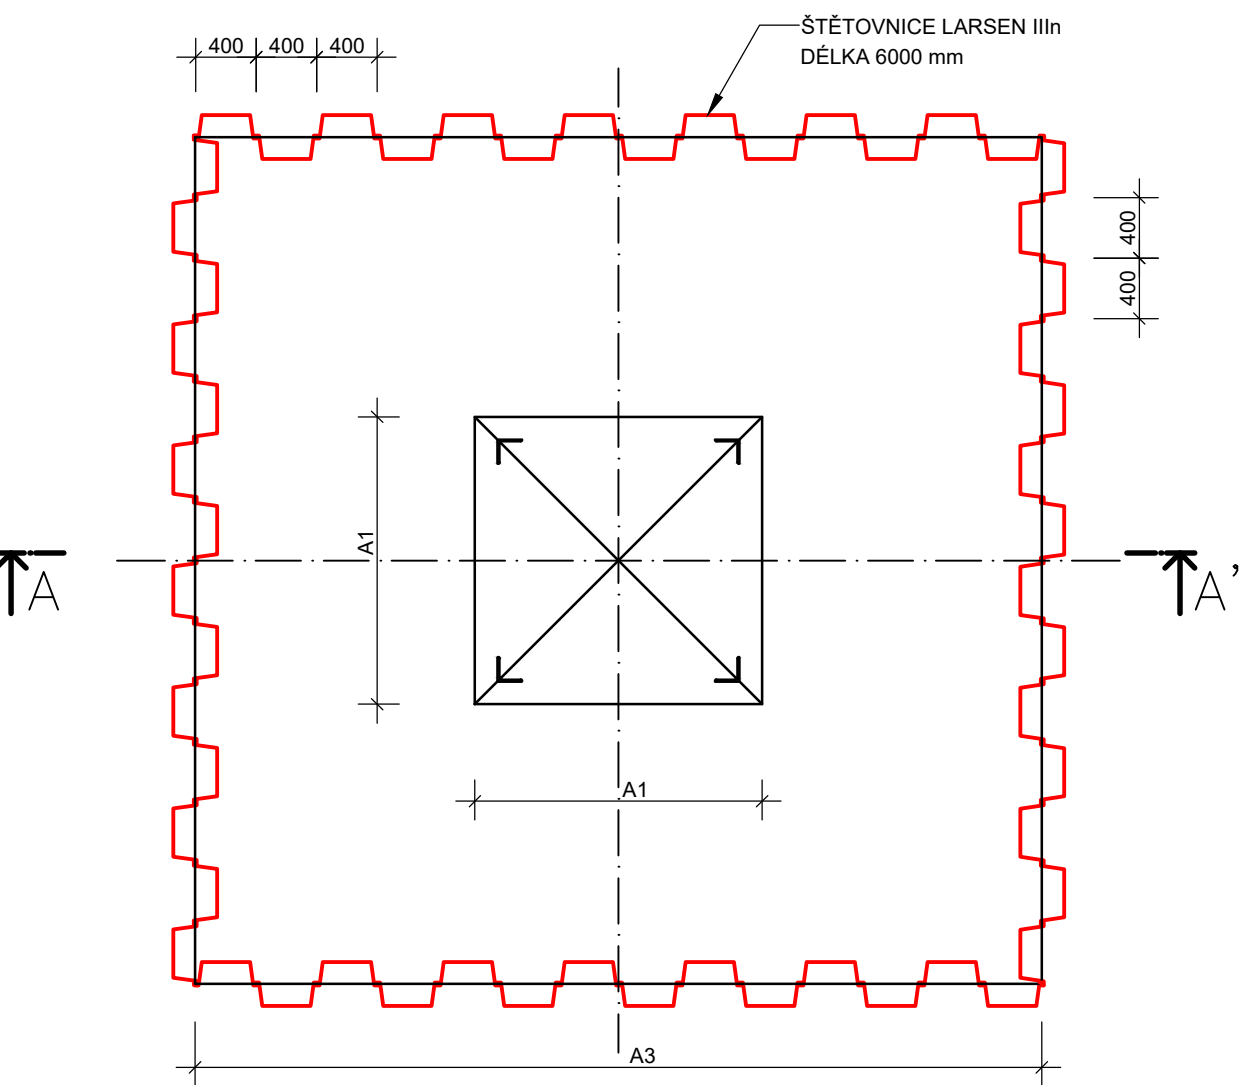

ŘEZ A-A'

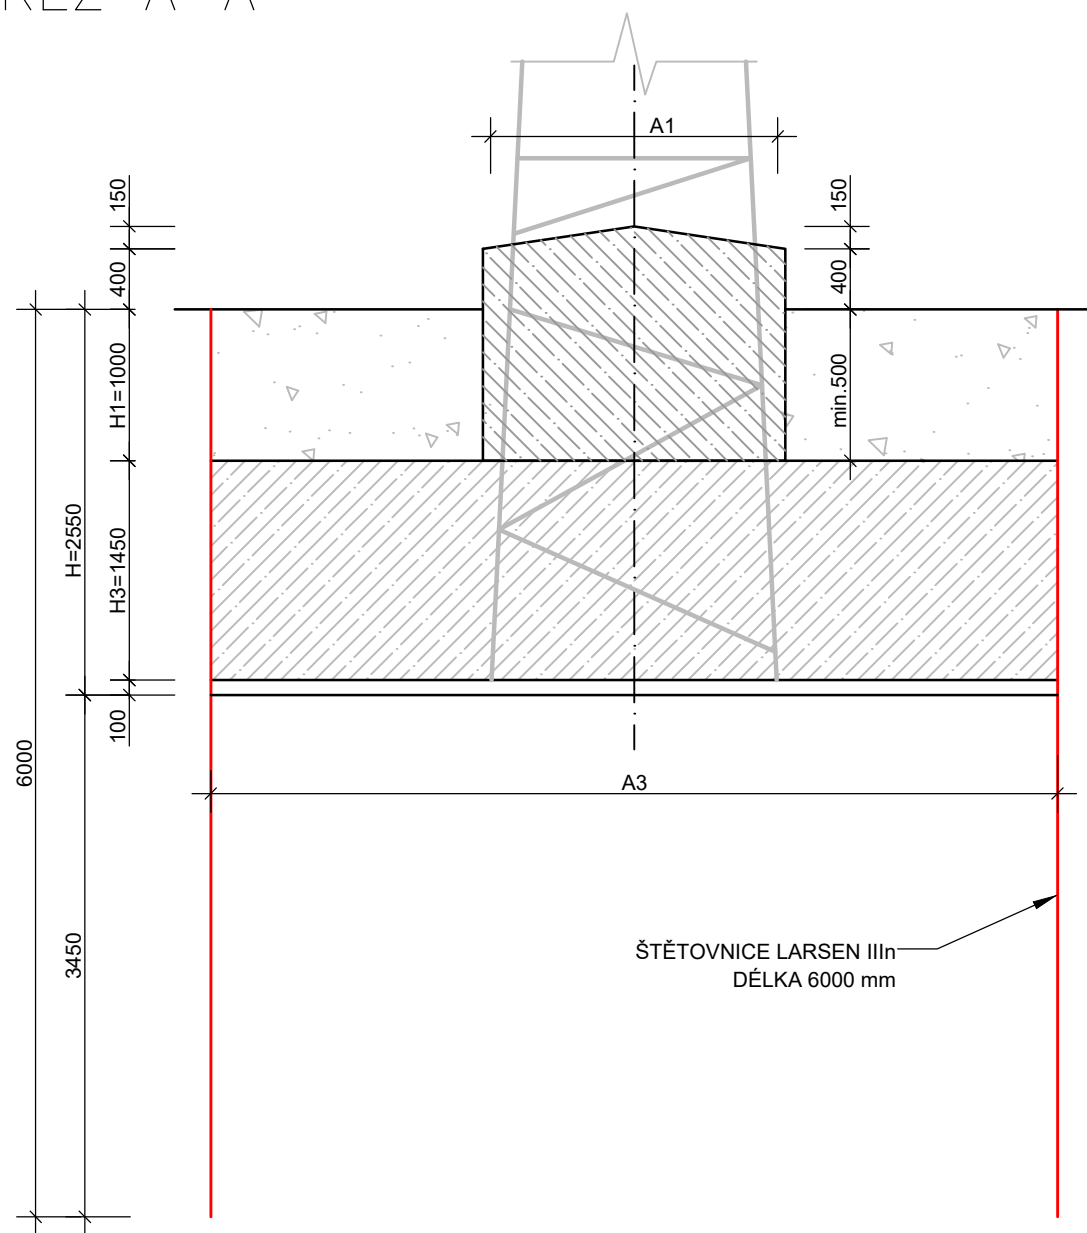

U PODPĚRNÉHO BODU č.24 JSOU POUŽITY ŠTĚTOVNIC TYPU LARSEN IIIIn Z DŮVODU BLÍZKÉHO POTOKA A NESTABILITY STĚN VÝKOPU. ZE ŠTĚTOVNIC O CELKOVÉ DĚLCE 6 m SE ZHOTOVÍ STĚNY PO CELÉM OBVODU DOLNÍHO STUPNĚ PATKY A ZABERANÍ SE NA CELOU SVOU DĚLKU MIN. 3 m POD DNO UVAŽOVANÉ ZÁKLADOVÉ SPÁRY. PO ZHOTOVENÍ ZÁKLADU A NÁSLEDNÉM ZHUTNĚNÍ ZÁSYPOVÉ ZEMINY SE ŠTĚTOVNICE VYTÁHNOU K OPĚTOVNÉMU POUŽITÍ.

Měřítko 1:50	Název zakázky VVN V557, HRUŠOVANY n. J. – HODONICE, VÝMĚNA VEDENÍ Zadavatel: E.ON Česká republika s r.o.	Název listu VÝKOP S POUŽITÍM ŠTĚTOVNIC MONOLITICKÁ PATKA – N	 www.senergos.cz	
Stupeň DPS	Název výkresu	Datum: 07/2018	=	Č.zak.: 2412-3
Objekt CZ0000002	Vedení 110 kV – venkovní	Kreslil: Bc. Komárek	+	Arch.č.: E4-A2569
Číslo B		Navrhl: Bc. Komárek		Pof.č.: D2.7.8
Změna A	Stožárová dokumentace	Schválil: Ing. Sýkora	4	Celk.: 4