


LEGENDA SILNOPROUDU:

- Zásuvka jednofázová 230V/16A (nová / stávající)
- Zásuvka dvofázová 230V/16A (nová / stávající)
- Zásuvka jednofázová 230V/16A, IP44 (nová / stávající)
- Zásuvka dvofázová 230V/16A, IP44 (nová)
- Zásuvka jednofázová 230V/16A, s 3. stupněm ochrany proti přepětí (nová / stávající)
- Zásuvka jednofázová 230V/16A, chráněná proti přepětí (nová / stávající)
- Zásuvka 400V/16A (nová / stávající)
- Zásuvka 400V/32A (nová)
- Vývod trojfázový (nový / stávající)
- Vývod jednofázový (nový / stávající)
- Prostorový termostat - ovládání VZT/UT (nový / stávající)
- Napájecí vývod pro ventilátor (nový / stávající)
- Napájecí vývod pro el. zásobník (nový / stávající)
- Napájecí vývod pro venkovní chladicí jednotku (nový / stávající)
- Napájecí vývod pro fancoil (nový / stávající)
- Napájecí vývod pro přímotop (nový / stávající)
- Napájecí rozvaděč silnoprůdu (nový / stávající)
- Ovládací skříň silnoprůdu (nová)
- Rozvaděč technologie (nový / stávající)

1. Proudová soustava a napětí:
- 3NPE, 400/230V, 50Hz, TN-S
2. Ve všech prostorech, kde je budována nová elektroinstalace (mimo prostory označené šrafováním), dojde k demontáži veškerých stávajících instalací (tj. odstranění kabeláže, svítidel, přístrojů, krabic na omítkách a v podhledech, kabelových lišt, ...). Dále budou odpojeny, vybourány a zapraveny podomítkové krabice.

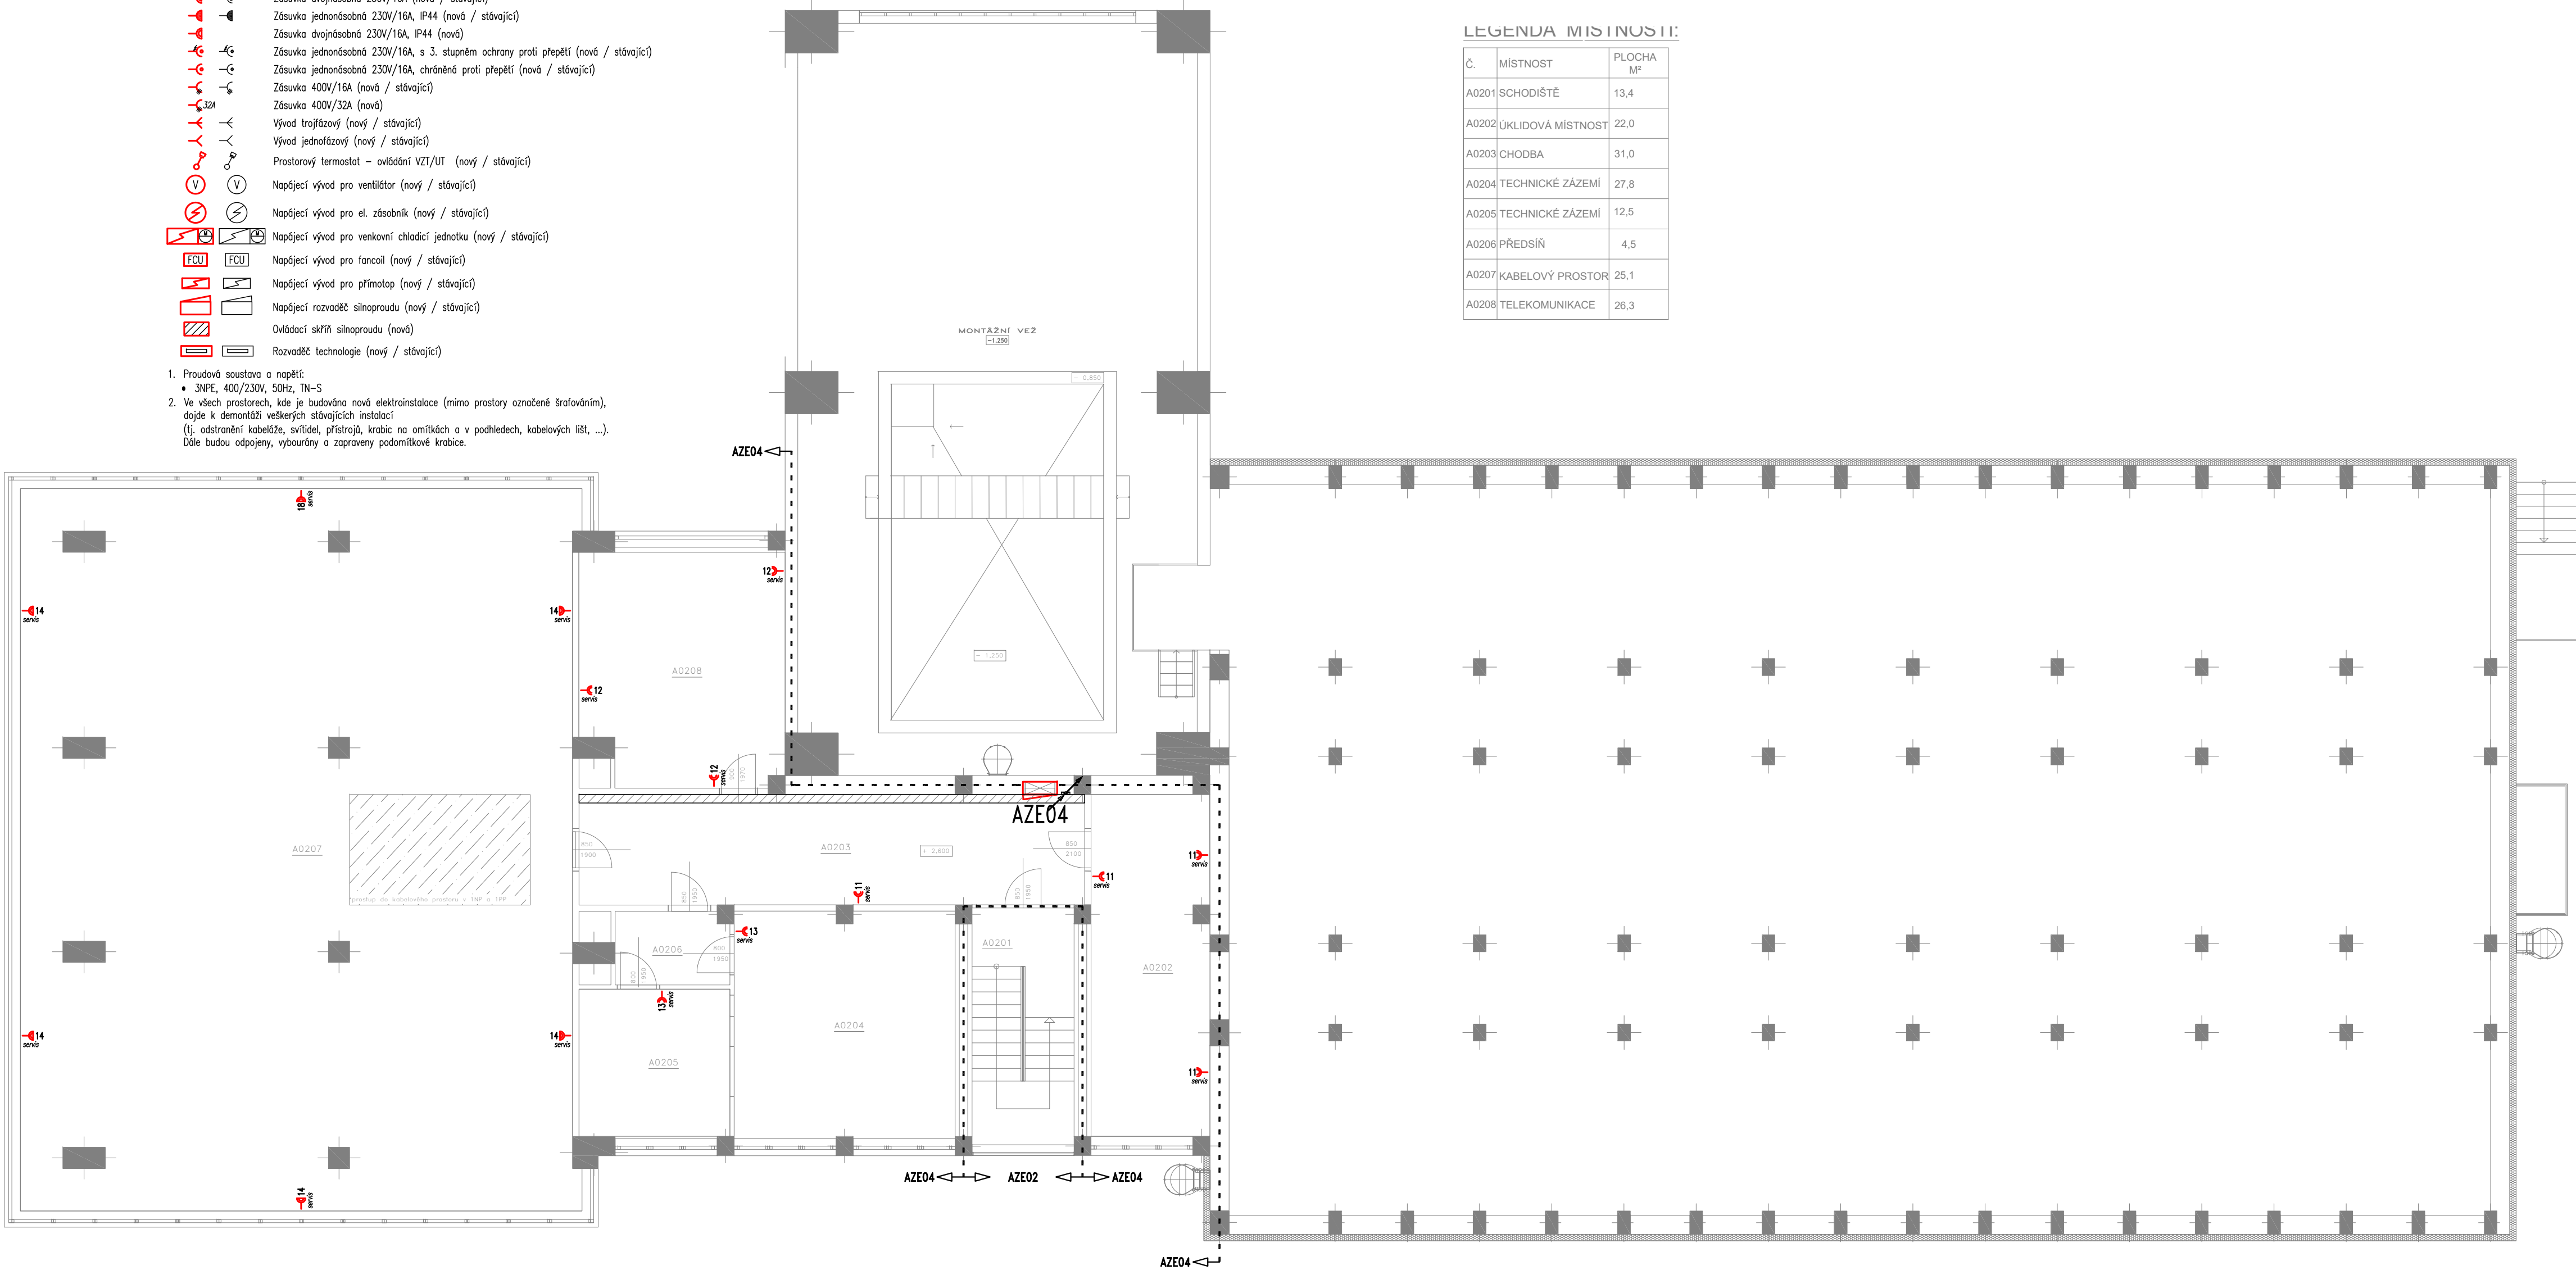

LEGENDA MÍSTNOSTÍ:

Č.	MÍSTNOST	PLOCHA M²
A0201	SCHODIŠTĚ	13,4
A0202	ÚKLIDOVÁ MÍSTNOST	22,0
A0203	CHODBA	31,0
A0204	TECHNICKÉ ZÁZEMÍ	27,8
A0205	TECHNICKÉ ZÁZEMÍ	12,5
A0206	PŘEDSÍŇ	4,5
A0207	KABELOVÝ PROSTOR	25,1
A0208	TELEKOMUNIKACE	26,3

D			
C			
B			
A			
INDEX REVIZE	POPIS REVIZE	DATUM	JMÉNO
NÁZEV AKCE	TR Řípv - rek.R110kV, sek.tech., VS, PZTS	Č. STAVBY: 001020003001	
STAVEBNÍK	EG.D, a.s., LIDICKÁ 1873/36, 602 00 BRNO	Č. OBJ.: 4501656578	
STATUS/STUPEŇ	Dokumentace pro provádění stavby (DPS)		
ČÁST	D.1.4 Silnoproudá elektroinstalace		
ZHOT. DOKUMENTACE	EGEM s.r.o., Starochodovská 41/68, 149 00 Praha 4		
KONTAKTNÍ OSOBA	Ing. Čestmír Vášek, cestmir.vasek@egem.cz, tel.: +420 721 363 423		
ARCHIVNÍ ČÍSLO			
ZHOT. DOKUMENTACE	ELSOX s.r.o., Seifertova 525, 261 01 Příbram		
KONTAKTNÍ OSOBA	Ing. Radek Procházka, prochazka@elsox.cz, tel.: 608 981 648		
ARCHIVNÍ ČÍSLO	2309		
ZOD. PROJEKTANT	Ing. Radek Procházka	DATUM: 08/2024	
VYPRACOVAL	David Janura, Radek Procházka	ČÍSLO VÝK/DOK:	
KONTROLOVAL	Ing. Radek Procházka	D.1.4 b) - 11	
MÍSTO STAVBY	Řípv 32, 674 01 Třebíč	KÓD LOKALITY: ŘIP	
SO/PS	S030 Technologické budovy	MĚŘÍTKO: M 1:100	
MAJETKOVÁ TŘÍDA	CZD00016	FORMÁT: 8x A4	
DRUH DOKUMENTU	výkres	LIST/CELKEM: 1/1	
NÁZEV DOKUMENTU	PŮDORYS 2.NP-ELEKTROINSTALACE	ARCHIVNÍ ČÍSLO EG.D:	