




PŮDORYS 3.NP
1:50

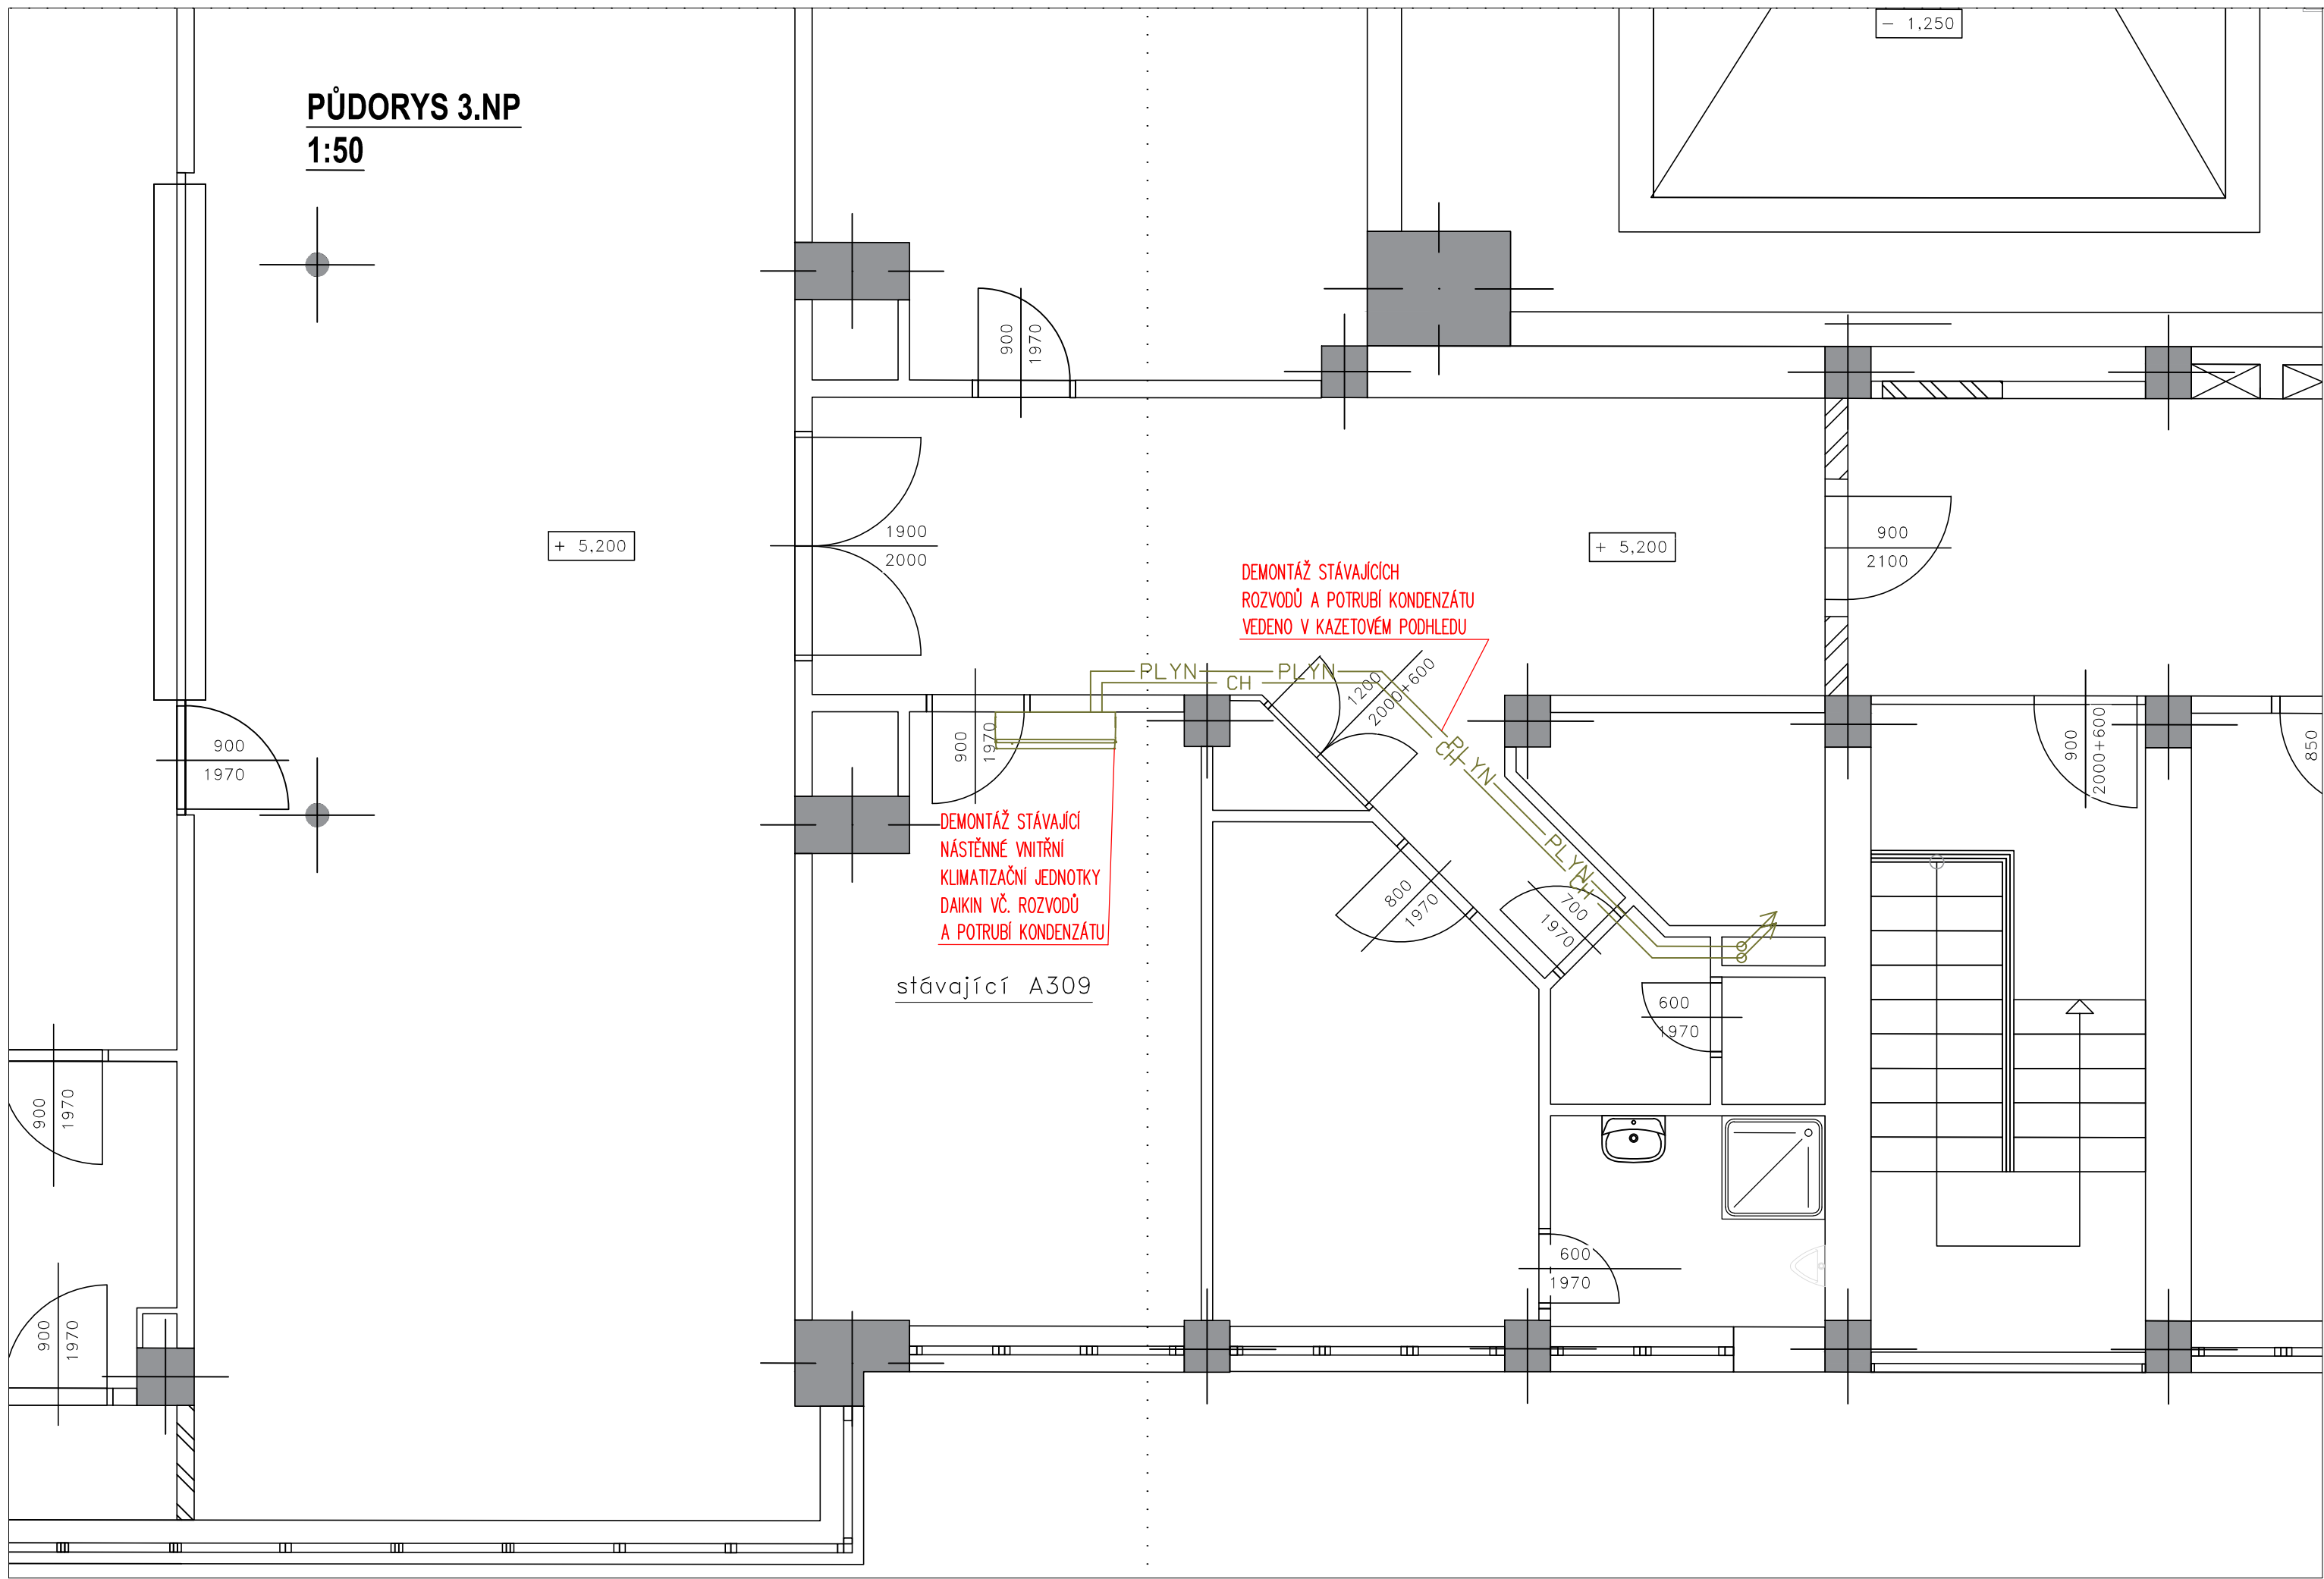

PŮDORYS 1.NP
1:50

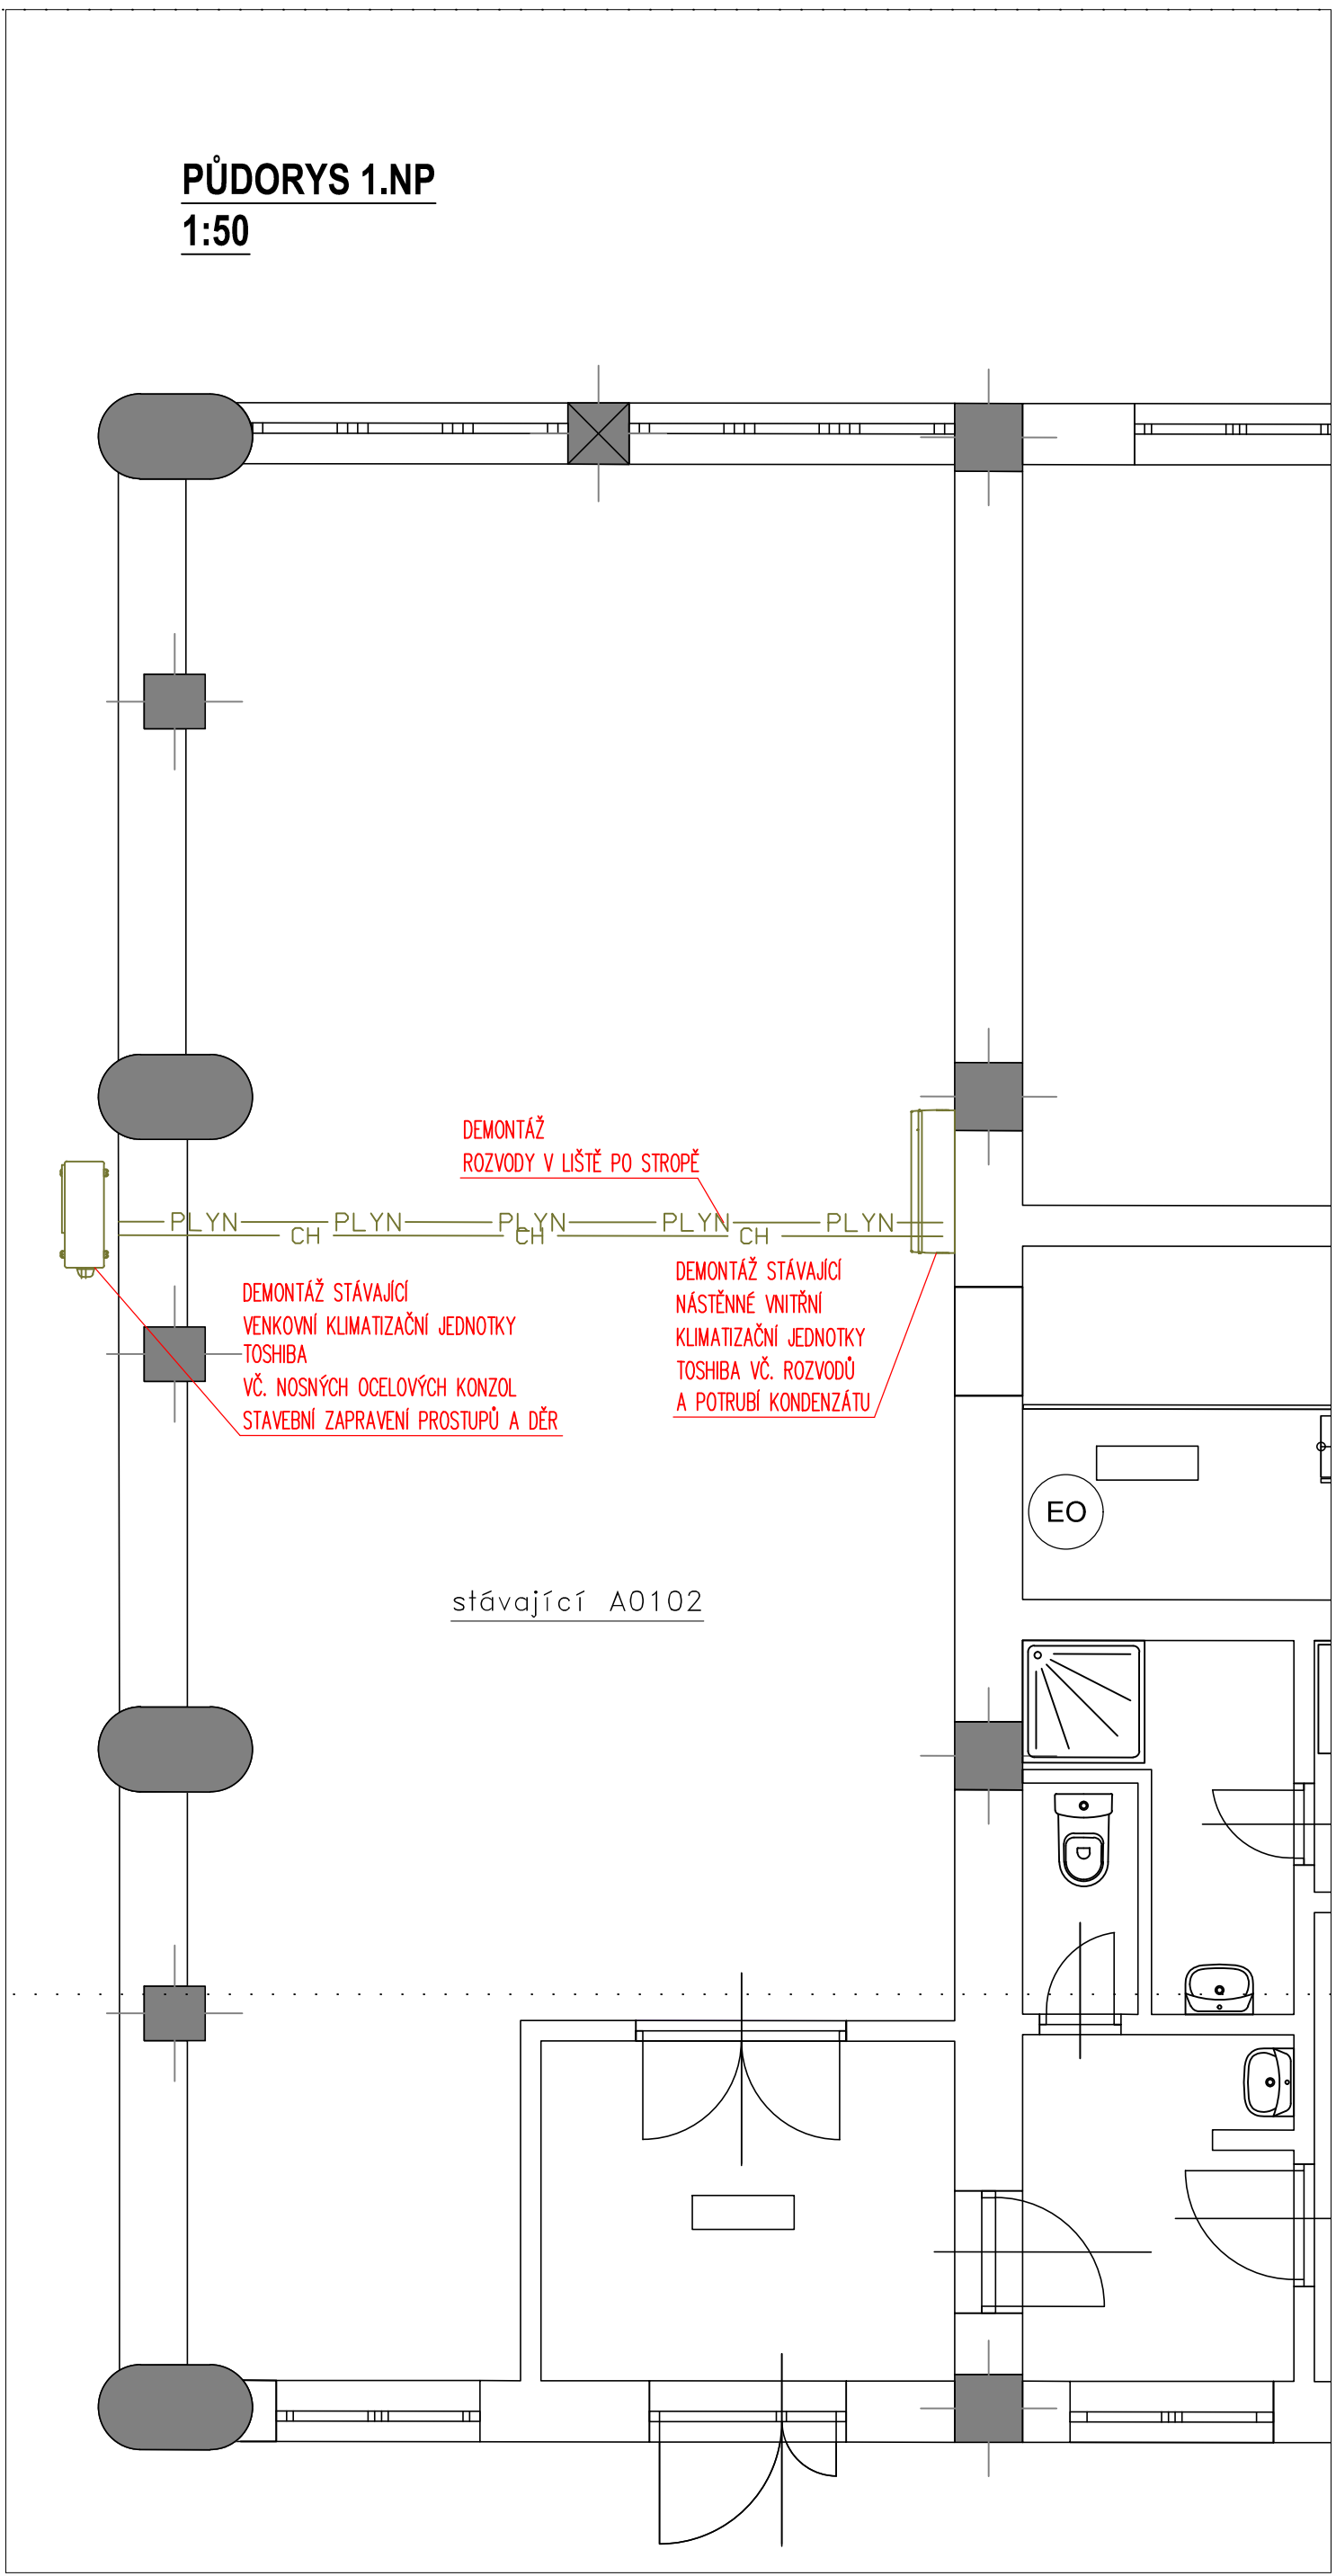

PŮDORYS STŘECHA
1:100

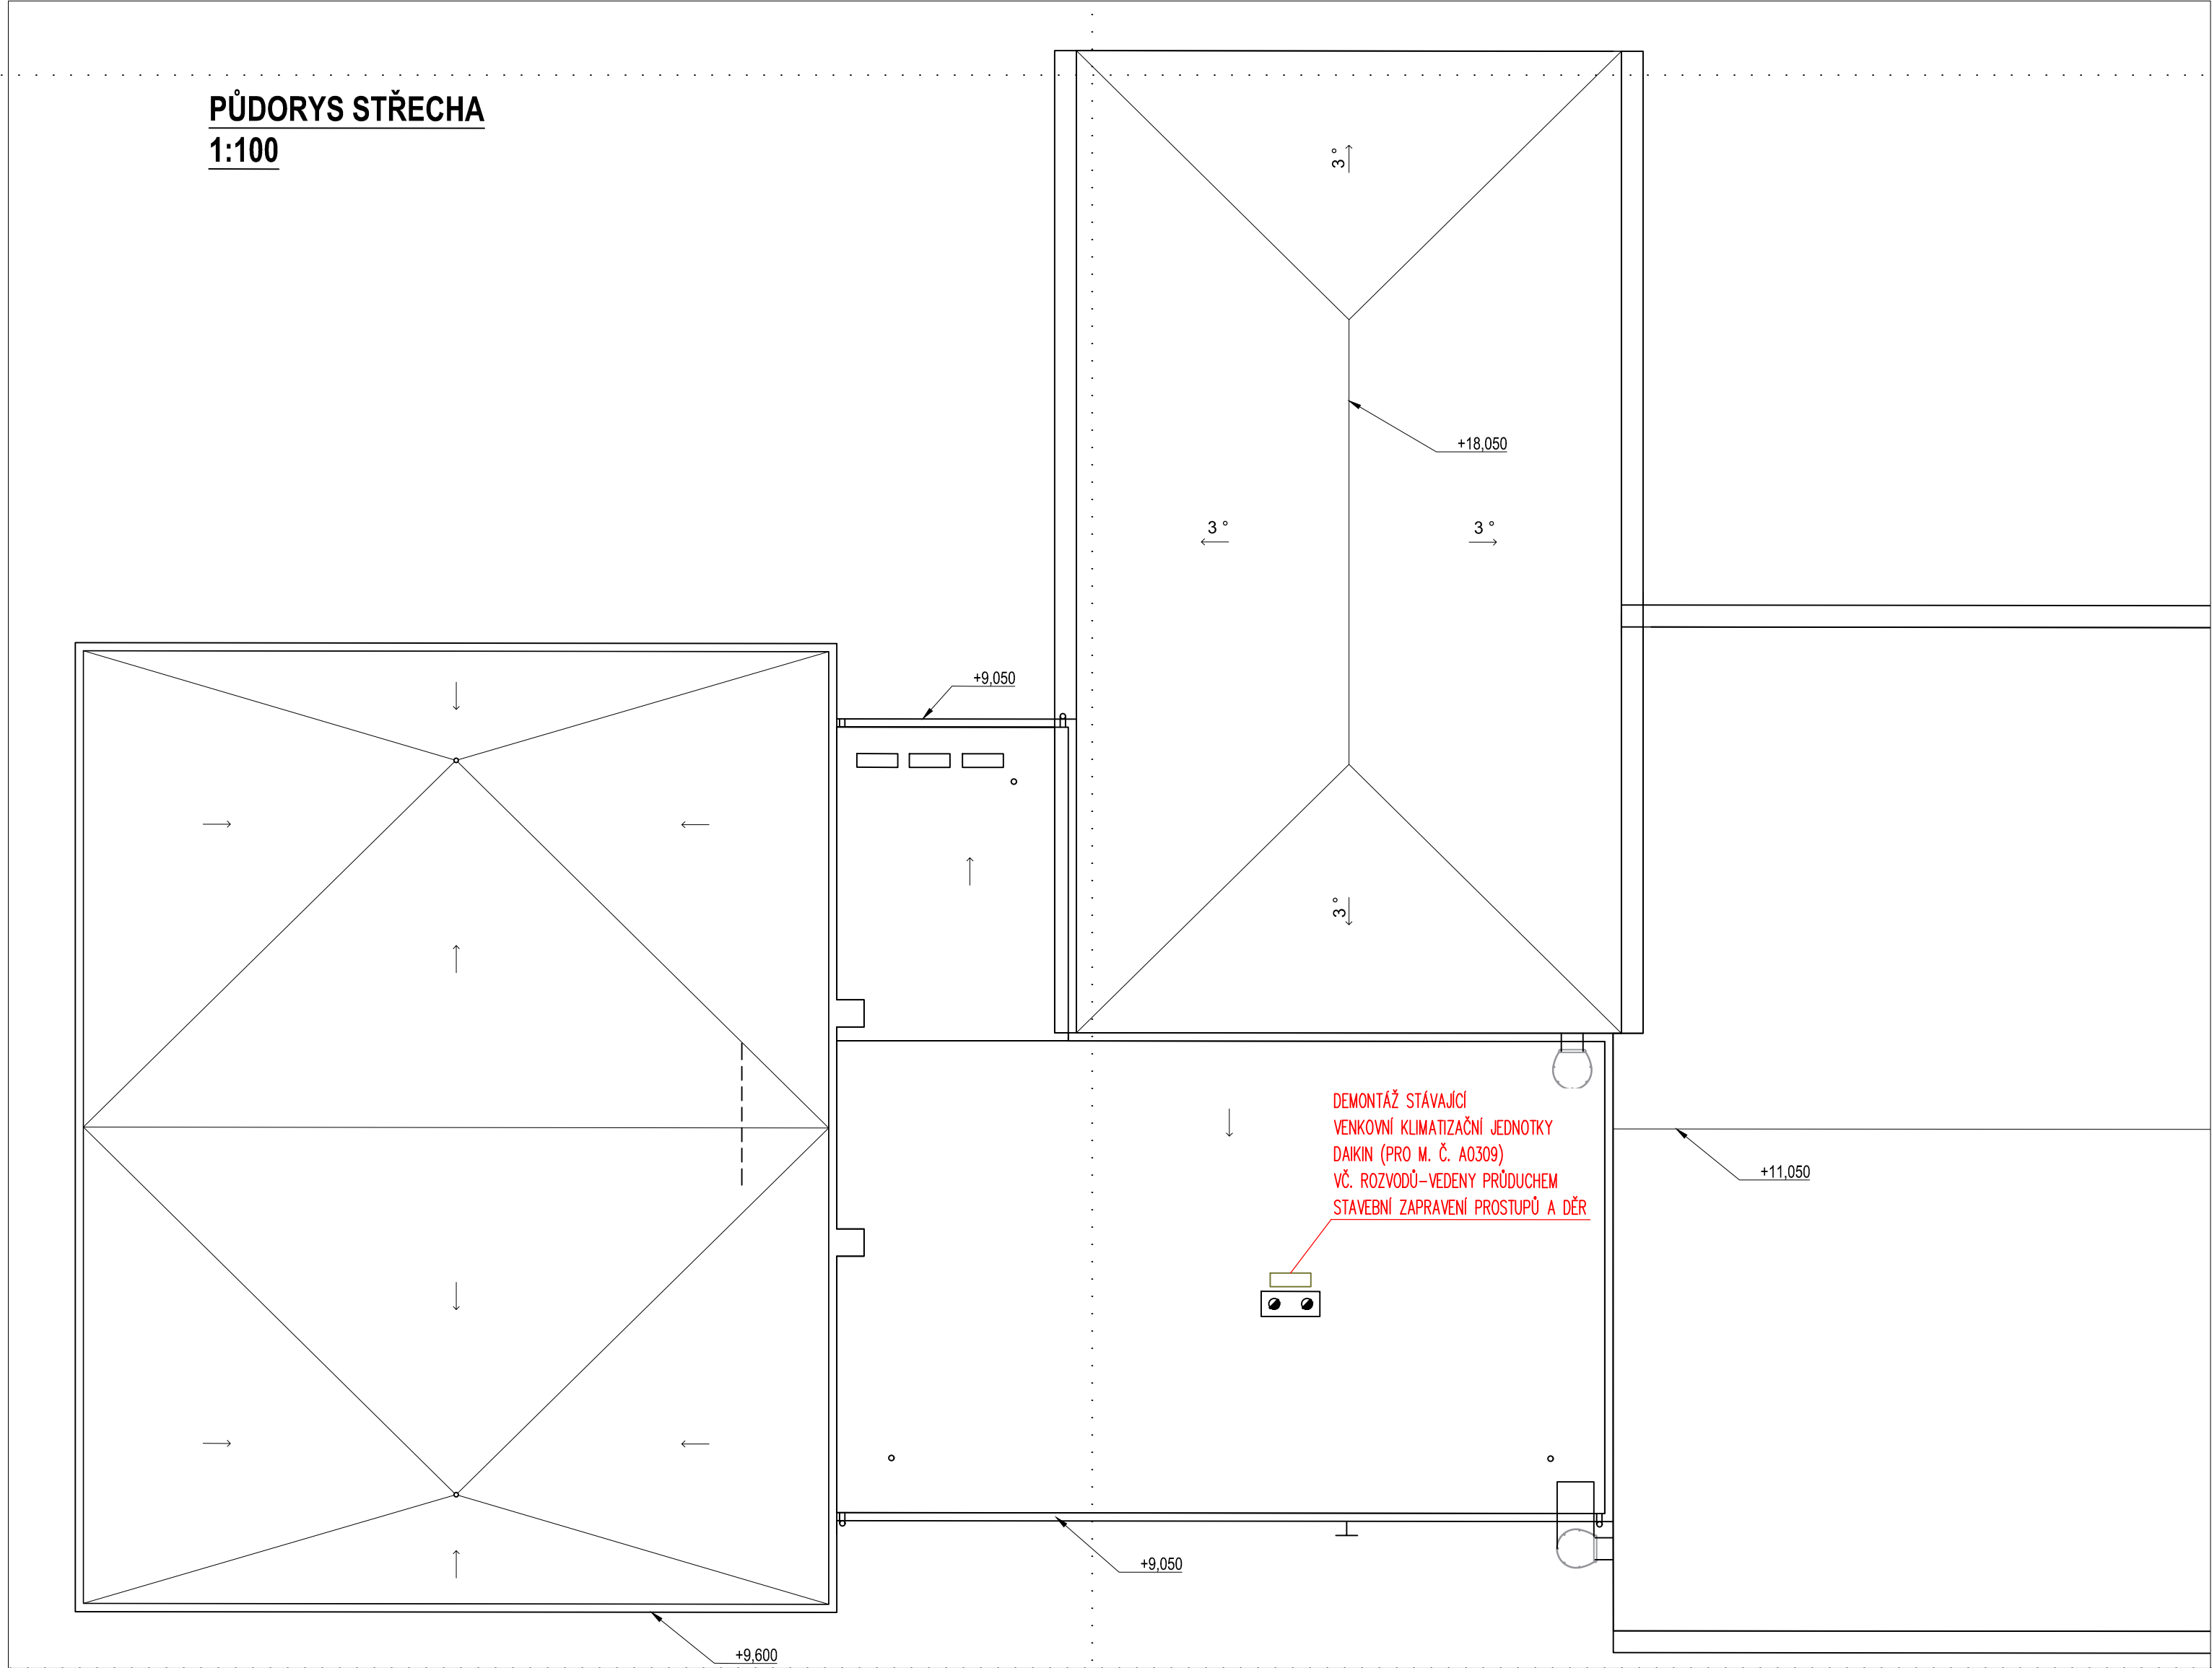

AUTORIZACE:

D			
C			
B			
A			
INDEX REVIZE	POPIS REVIZE	DATUM	JMÉNO
NÁZEV AKCE	TR Řípov - rek.R110kV, sek.tech., VS, PZTS	Č. STAVBY: 001020003001	Č. OBJ.: 4501656578
STAVEBNÍK	EG.D, a.s., LIDICKÁ 1873/36, 602 00 BRNO	eg.d	
STATUS/STUPEŇ	Dokumentace pro provedení stavby/DPS		
ČÁST	D.14 Technika prostředí staveb	EGEM	
ZHOT. DOKUMENTACE	EGEM s.r.o., Starochodovská 41/68, 149 00 Praha 4		
KONTAKTNÍ OSOBA	Ing. Čestmír Vášek, cestmir.vasek@egem.cz, tel.:+420 721 363 423	DATUM: 04/2024	
ARCHIVNÍ ČÍSLO	ZEGE 12872		
ZOD. PROJEKTANT	Ing. Ivan Liščák	ČÍSLO VÝK/DOK: D1.4 b)-06	
VYPRACOVAL	Pavel Hoško, DiS.		
KONTROLOVAL	Ing. Petr Mýřina	KÓD LOKALITY: ŘÍP	
MÍSTO STAVBY	Řípov 32, 674 01 Třebíč		
SO/PS	S055-Vzduchotechnika, klimatizace	MĚŘÍTKO: M 1:50	
MAJETKOVÁ TŘÍDA	CZD00019		
DRUH DOKUMENTU	výkres	FORMÁT: 6x44	
NÁZEV DOKUMENTU	Demontáže Stávající klimatizační jednotky		
		LIST/CELKEM: 1/1	
		ARCHIVNÍ ČÍSLO EG.D:	