


LEGENDA SILNOPROUDU:

- Zásuvka jednofázová 230V/16A (nová / stávající)
— Zásuvka dvofázová 230V/16A (nová / stávající)
— Zásuvka jednofázová 230V/16A, IP44 (nová / stávající)
— Zásuvka dvofázová 230V/16A, IP44 (nová)
— Zásuvka jednofázová 230V/16A, s 3. stupněm ochrany proti přepětí (nová / stávající)
— Zásuvka jednofázová 230V/16A, chráněná proti přepětí (nová / stávající)
— Zásuvka 400V/16A (nová / stávající)
— Zásuvka 400V/32A (nová)
— Vývod trojfázový (nový / stávající)
— Vývod jednofázový (nový / stávající)
— Prostorový termostát – ovládní VZT/UT (nový / stávající)
— Napájecí vývod pro ventilátor (nový / stávající)
— Napájecí vývod pro el. zásobník (nový / stávající)
— Napájecí vývod pro venkovní chladicí jednotku (nový / stávající)
— Napájecí vývod pro fancoil (nový / stávající)
— Napájecí vývod pro přímotop (nový / stávající)
— Napájecí rozvaděč silnoproudu (nový / stávající)
— Ovládací skříň silnoproudu (nová)
— Rozvaděč technologie (nový / stávající)

1. Proudová soustava a napětí:
• 3NPE, 400/230V, 50Hz, TN-S
2. Ve všech prostorech, kde je budována nová elektroinstalace (mimo prostory označené šrafováním), dojde k demontáži veškerých stávajících instalací (tj. odstranění kabeláže, svítlidel, přístrojů, krabic na omítkách a v podhledech, kabelových lišt, ...). Dále budou odpojeny, vybourány a zapraveny podomítkové krabice.

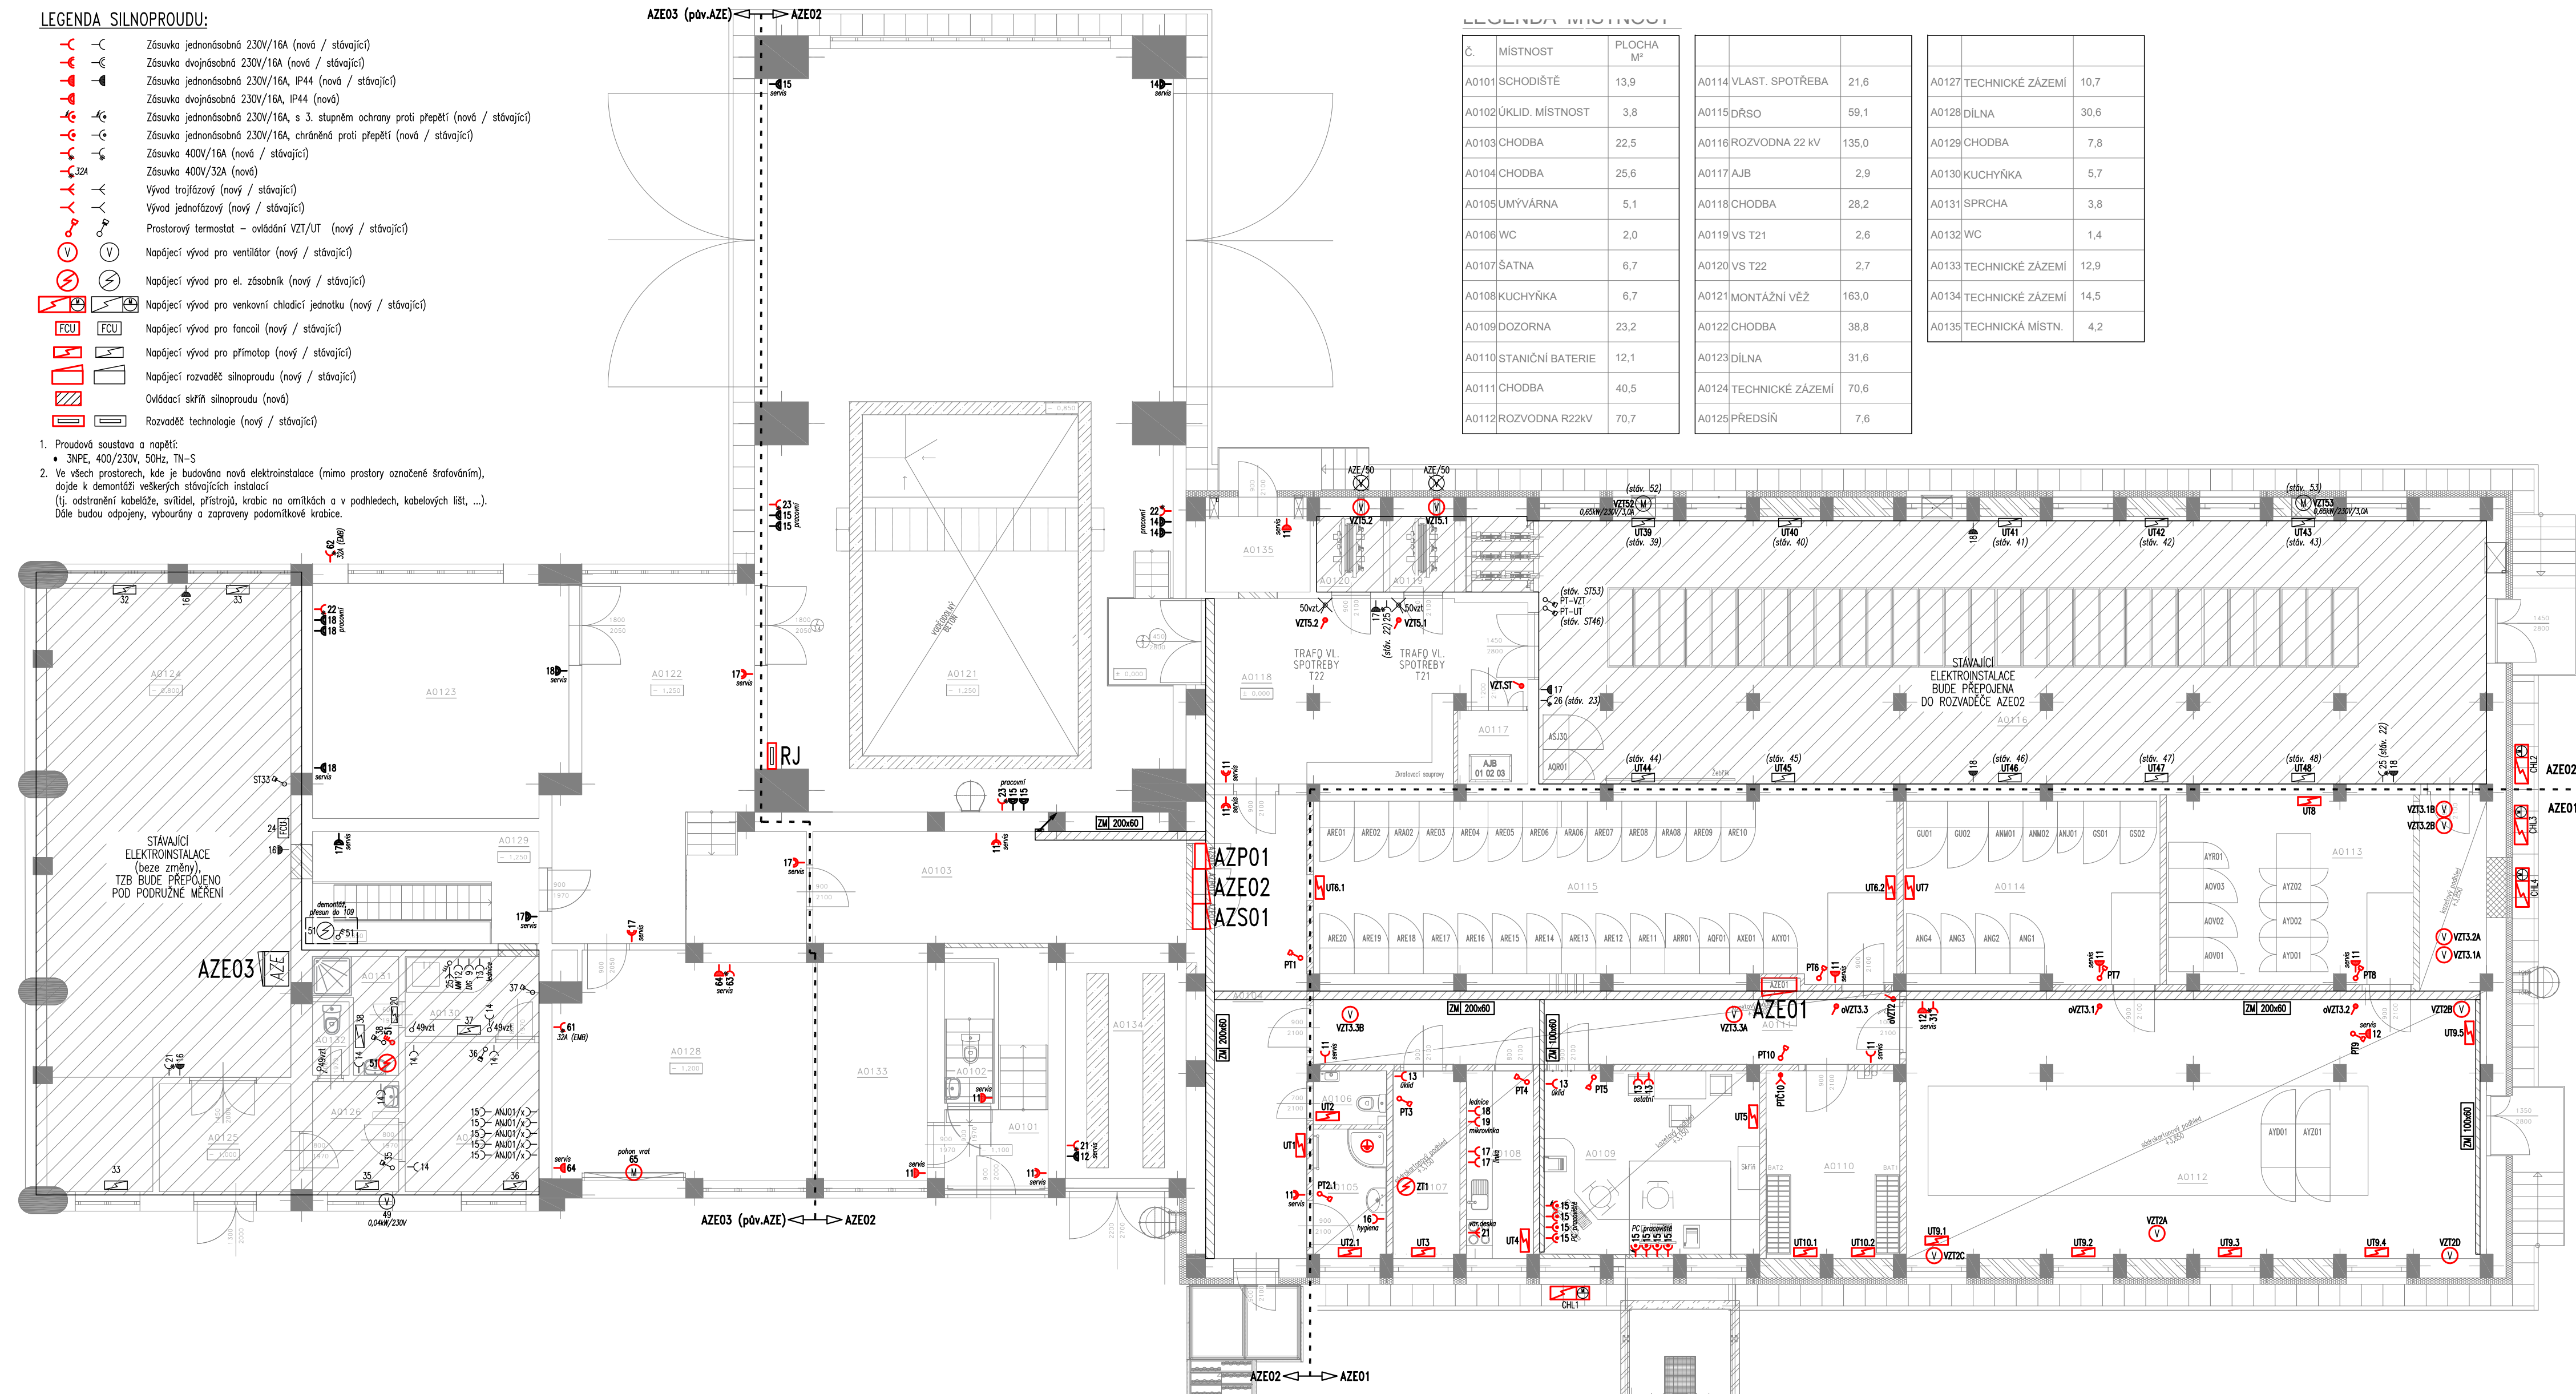

LEGENDA MÍSTNOSTÍ:

Č.	MÍSTNOST	PLOCHA M ²			
A0101	SCHODIŠTĚ	13,9	A0114	VLAST. SPOTŘEBA	21,6
A0102	ÚKLID. MÍSTNOST	3,8	A0115	DRSO	59,1
A0103	CHODBA	22,5	A0116	ROZVODNA 22 kV	135,0
A0104	CHODBA	25,6	A0117	AJB	2,9
A0105	UMÝVÁRNA	5,1	A0118	CHODBA	28,2
A0106	WC	2,0	A0119	VS T21	2,6
A0107	ŠATNA	6,7	A0120	VS T22	2,7
A0108	KUCHYŇKA	6,7	A0121	MONTÁŽNÍ VĚŽ	163,0
A0109	DOZORNA	23,2	A0122	CHODBA	38,8
A0110	STANIČNÍ BATERIE	12,1	A0123	DÍLNA	31,6
A0111	CHODBA	40,5	A0124	TECHNICKÉ ZÁZEMÍ	70,6
A0112	ROZVODNA R22kV	70,7	A0125	PŘEDSÍŇ	7,6
			A0127	TECHNICKÉ ZÁZEMÍ	10,7
			A0128	DÍLNA	30,6
			A0129	CHODBA	7,8
			A0130	KUCHYŇKA	5,7
			A0131	SPRCHA	3,8
			A0132	WC	1,4
			A0133	TECHNICKÉ ZÁZEMÍ	12,9
			A0134	TECHNICKÉ ZÁZEMÍ	14,5
			A0135	TECHNICKÁ MÍSTN.	4,2

AUTORIZACE:

D			
C			
B			
A			
INDEX REVIZE	POPIS REVIZE	DATUM	JMÉNO
NÁZEV AKCE	TR Řířov - rek.R110kV, sek.tech., VS, PZTS	Č. STAVBY: 001020003001	
STAVEBNÍK	EG.D, a.s., LIDICKÁ 1873/36, 602 00 BRNO	Č. OBJ.: 4501656578	
STATUS/STUPEŇ	Dokumentace pro provádění stavby (DPS)		
ČÁST	D.1.4 Silnoproudá elektroinstalace		
ZHOT. DOKUMENTACE	EGEM s.r.o., Starochodovská 41/68, 149 00 Praha 4		
KONTAKTNÍ OSOBA	Ing. Čestmír Vášek, cestmir.vasek@egem.cz, tel.: +420 721 363 423		
ARCHIVNÍ ČÍSLO			
ZHOT. DOKUMENTACE	ELSOX s.r.o., Seifertova 525, 261 01 Příbram		
KONTAKTNÍ OSOBA	Ing. Radek Procházka, prochazka@elsox.cz, tel.: 608 981 648		
ARCHIVNÍ ČÍSLO	2309	DATUM: 08/2024	
ZOD. PROJEKTANT	Ing. Radek Procházka	ČÍSLO VÝK/DOK: D.1.4 b) - 10	
VYPRACOVAL	David Janura, Radek Procházka		
KONTROLOVAL	Ing. Radek Procházka		
MÍSTO STAVBY	Řířov 32, 674 01 Třebíč	KÓD LOKALITY: ŘÍP	
SO/PS	S030 Technologické budovy	MĚŘÍTKO: M 1:100	
MAJETKOVÁ TŘÍDA	CZD00016	FORMÁT: 8x A4	
DRUH DOKUMENTU	výkres	LIST/CELKEM: 1/1	
NÁZEV DOKUMENTU	PŮDORYS 1.NP-ELEKTROINSTALACE	ARCHIVNÍ ČÍSLO EG.D:	