
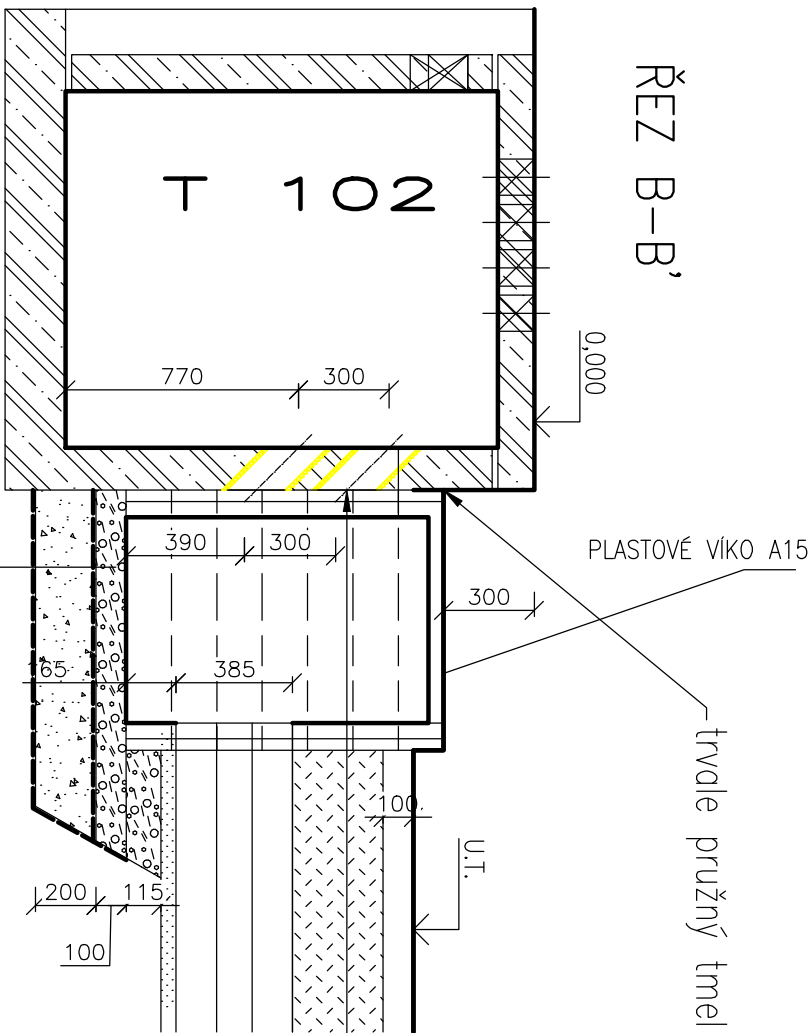


PŮDORYS

T 102

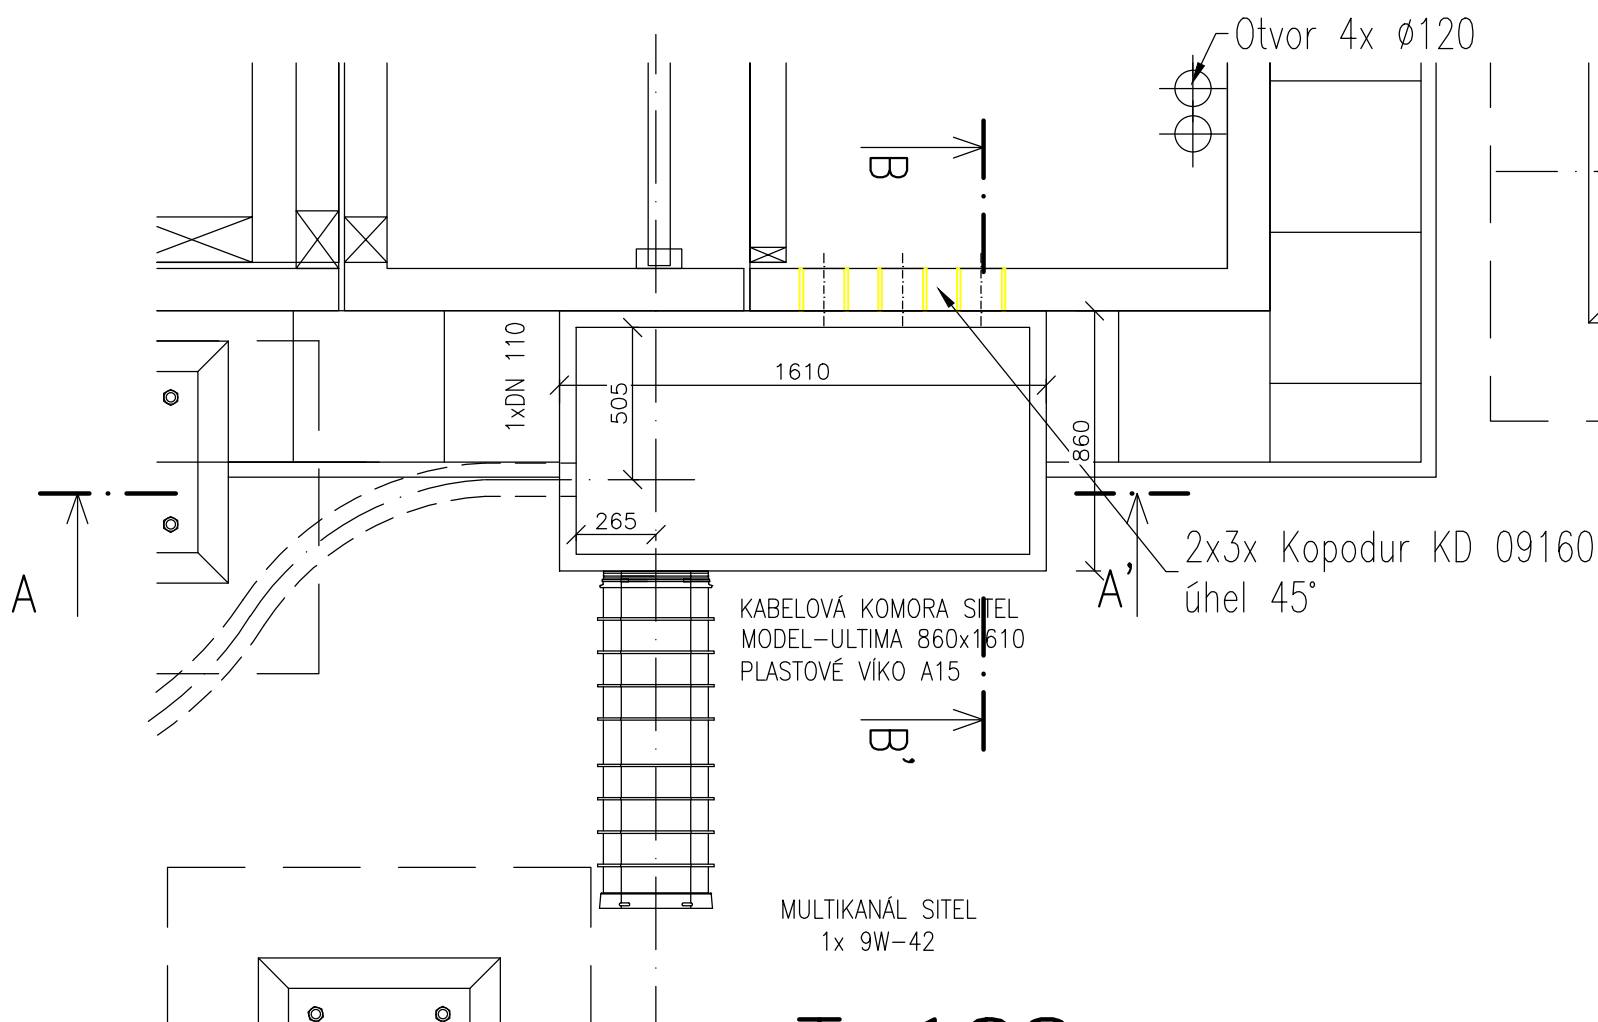


KABELOVÁ KOMORA K26
U T 102
SITEL


AUTORIZACE:

ŘEZ A-A'

T 102

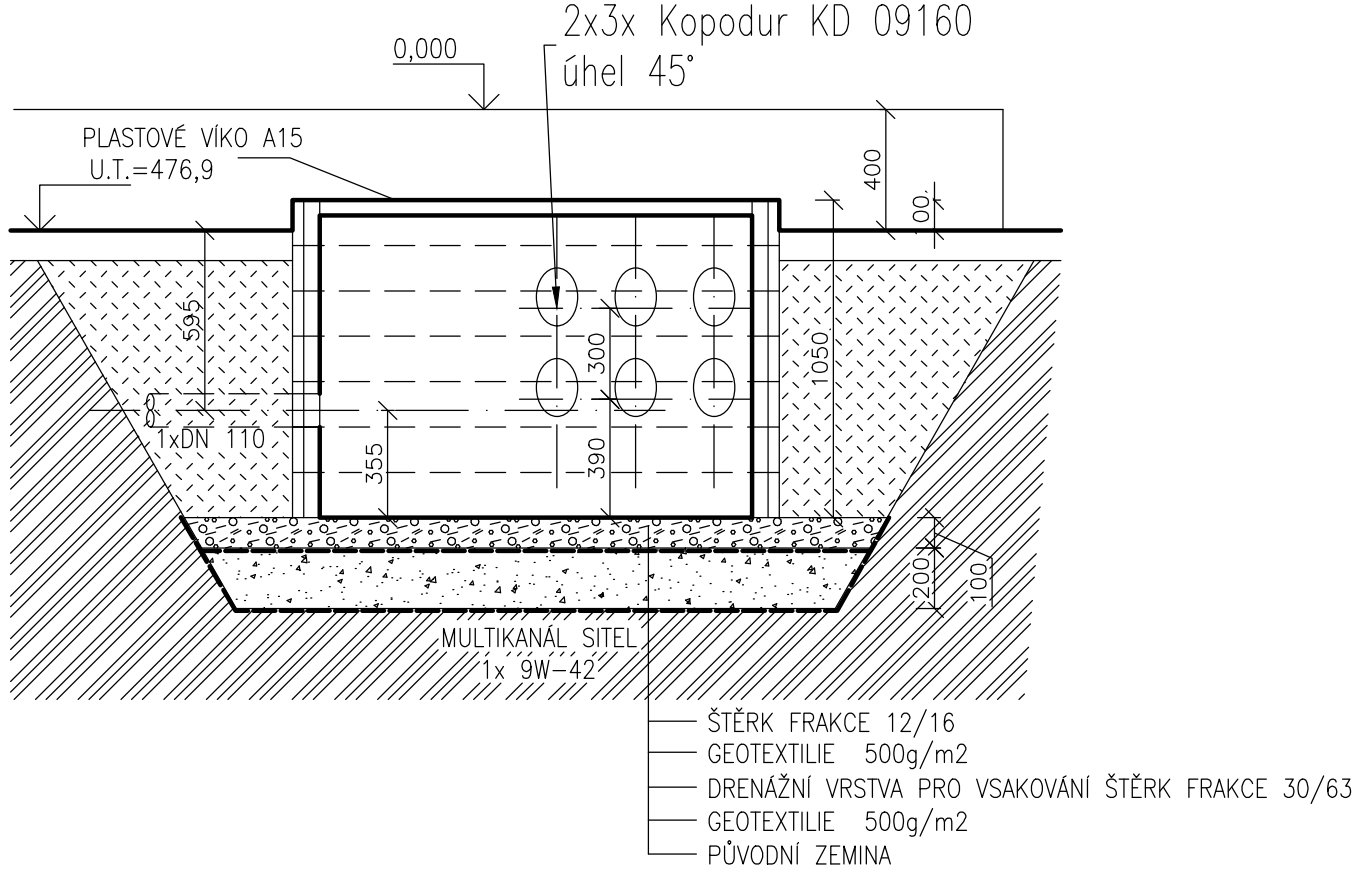

ŘEZ B-B'

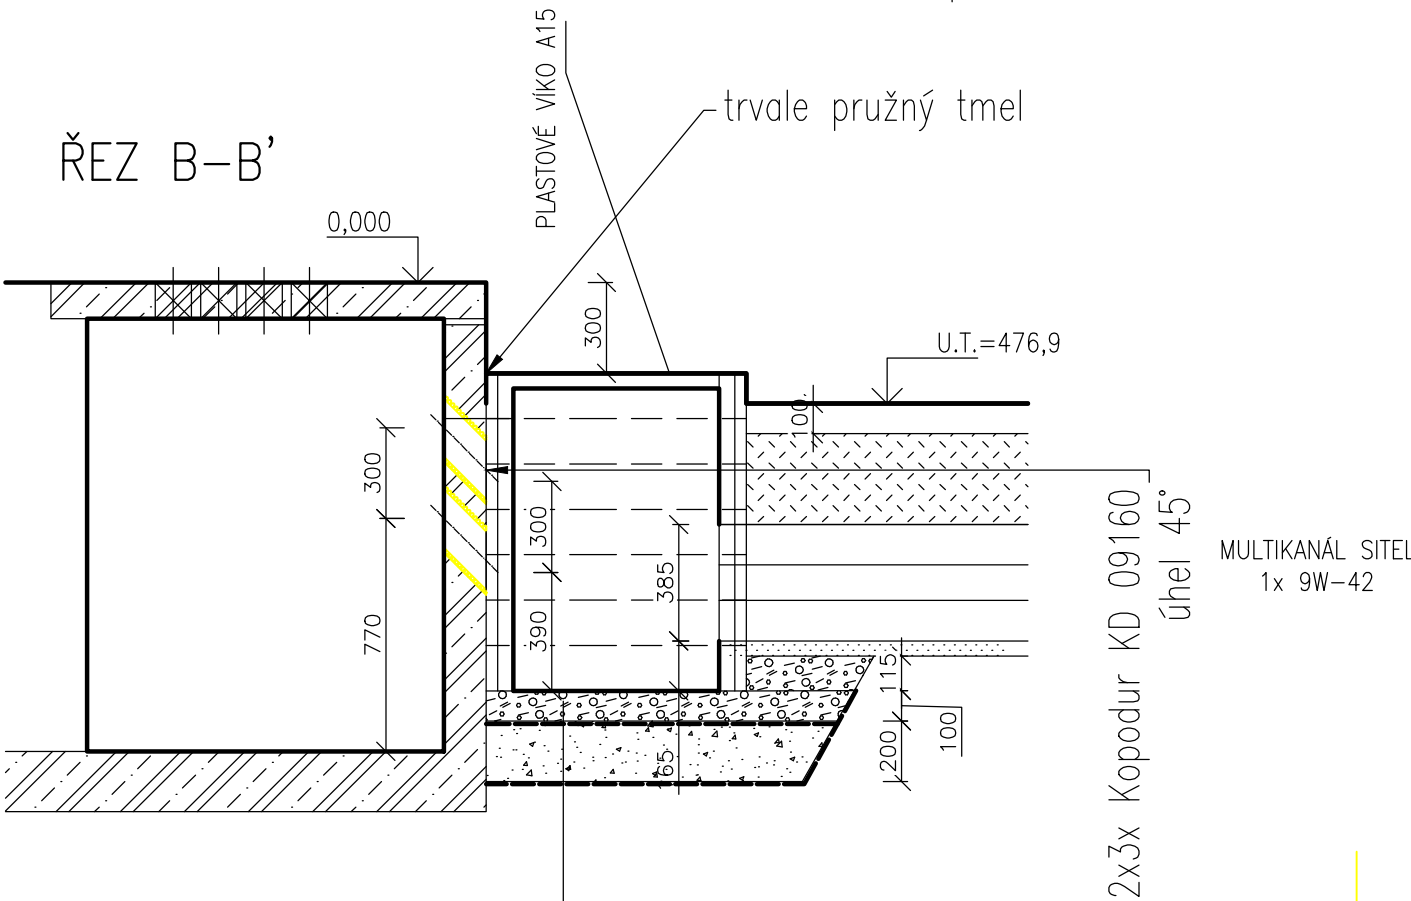

PROSTUPY PRO KORUGOVANÉ CHRÁNIČKY DN110 PŘÍPADNĚ UPRAVIT DLE MOMENTÁLNÍ POTŘEBY

D			
C			
B			
A			
INDEX REVIZE	POPIS REVIZE	DATUM	JMÉNO
NÁZEV AKCE	TR Řípv - rek.R110kV, sek.tech., VS, PZTS	Č. STAVBY: 001020003001	
STAVEBNÍK	EG.D, a.s., LIDICKÁ 1873/36, 602 00 BRNO	Č. OBJ.: 4501656578	
STATUS/STUPEŇ	Dokumentace pro provedení stavby (DPS)	eg.d	
ČÁST	D.1.1 Architektonicko-stavební řešení		
ZHOT. DOKUMENTACE	EGEM s.r.o., Starochodovská 41/68, 149 00 Praha 4	DATUM: 04/2024 ČÍSLO VÝK/DOK: D1.1b)-32	
KONTAKTNÍ OSOBA	Ing. Čestmír Vášek, cestmir.vasek@egem.cz, tel.:+420 721 363 423		
ARCHIVNÍ ČÍSLO	3EGE 37903		
ZOD. PROJEKTANT	Ing. Ivan Litochleb		
VYPRACOVAL	Ing. Ivan Litochleb	KÓD LOKALITY: ŘÍP	
KONTRLOVAL	Ing. Petr Mýtina		
MÍSTO STAVBY	Řípv 32, 674 01 Třebíč	MĚŘÍTKO: M 1:25	
SO/PS	S031-Rozvodna 110-stav. část	FORMÁT: 2xA4	
MAJETKOVÁ TŘÍDA	CZD00016	LIST/CELKEM: 1/1	
DRUH DOKUMENTU	výkres	ARCHIVNÍ ČÍSLO EG.D:	
NÁZEV DOKUMENTU	Kabelová komora K26		