



VÝKRES VÝZTUŽE - ZÁKLADOVÉ PATKY HOK




PŮDORYS - DOLNÍ STUPEŇ
1:25

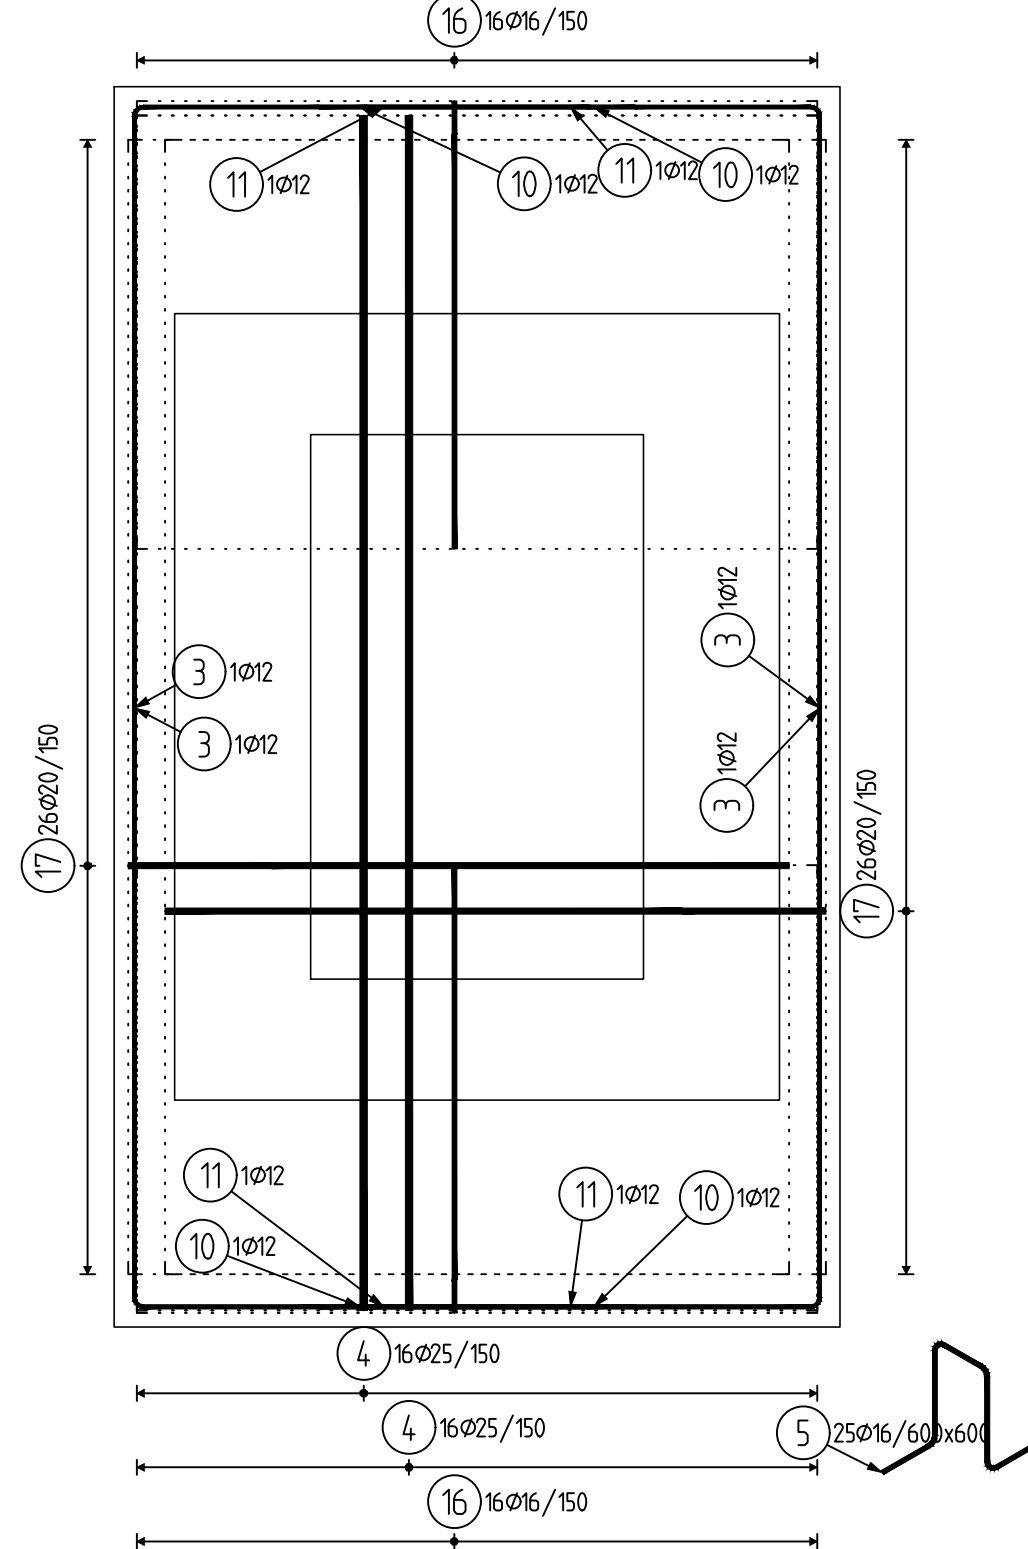

ŘEZ
1:25

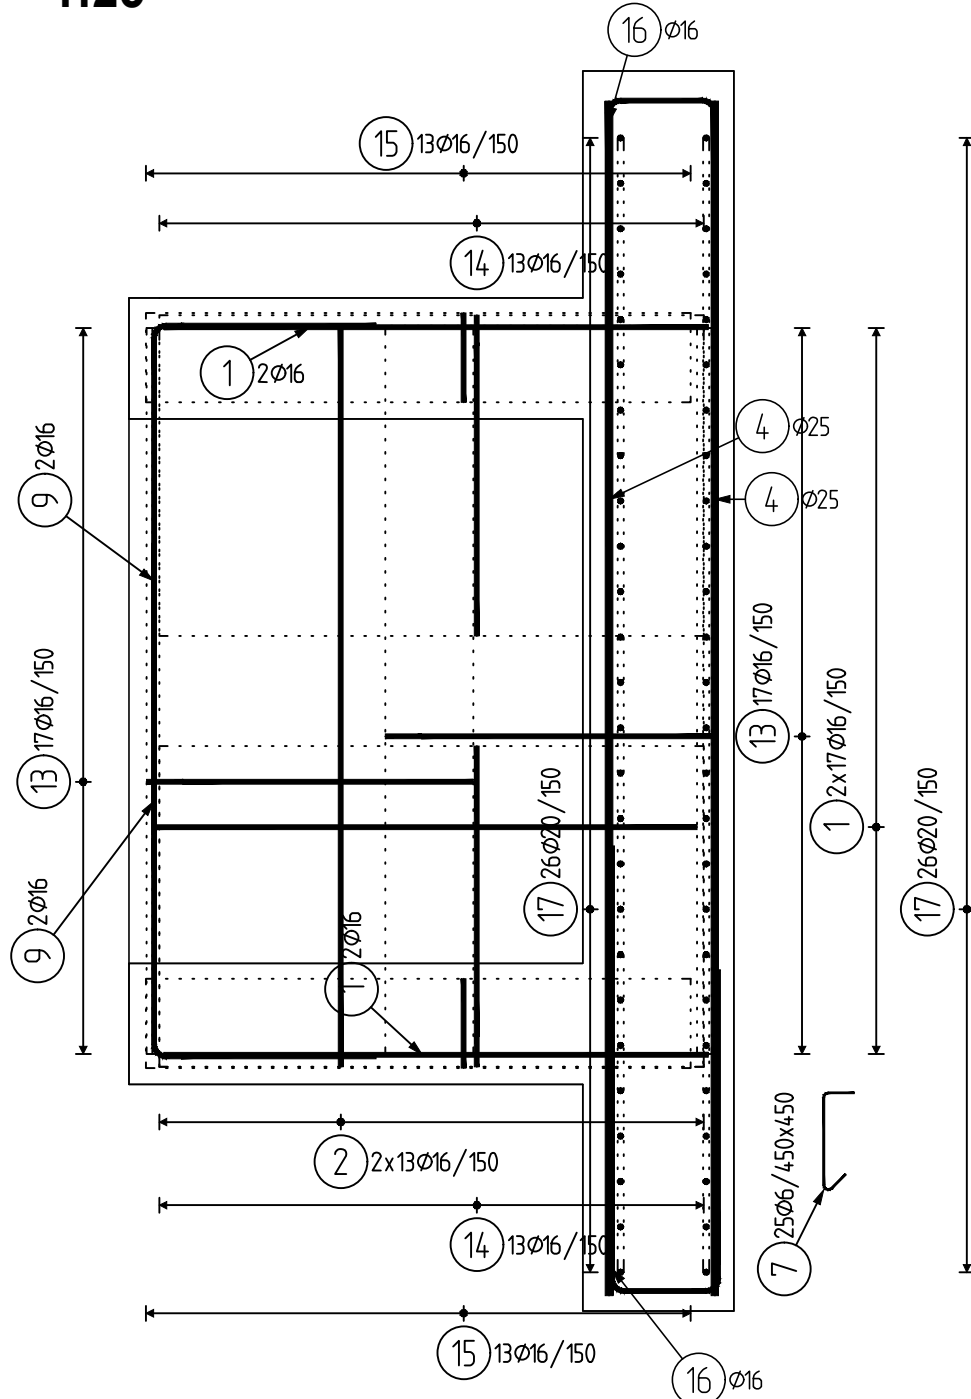

ŘEZ
1:25

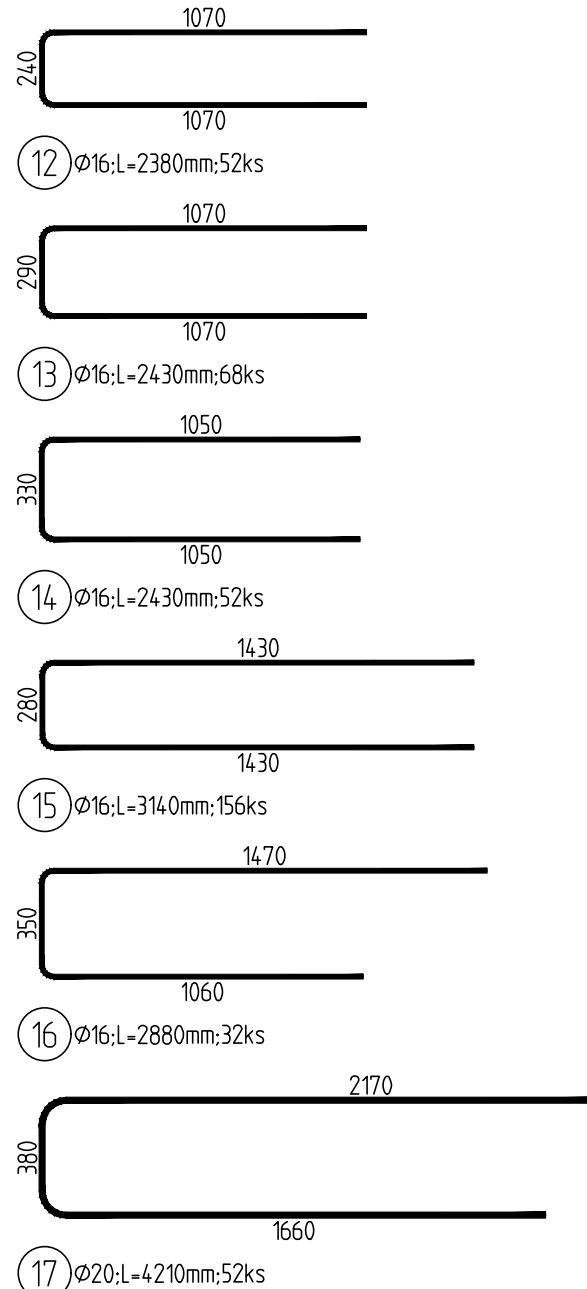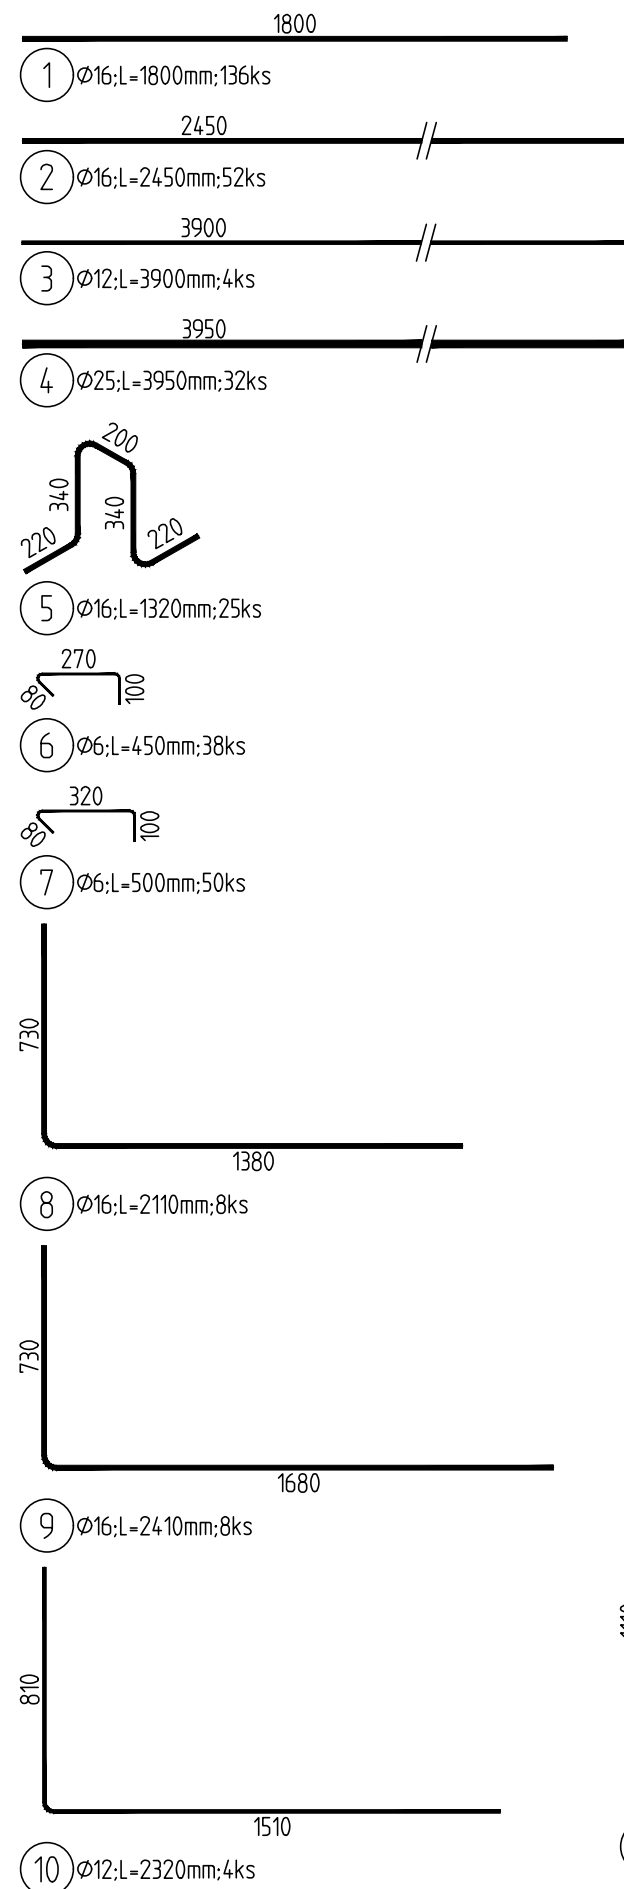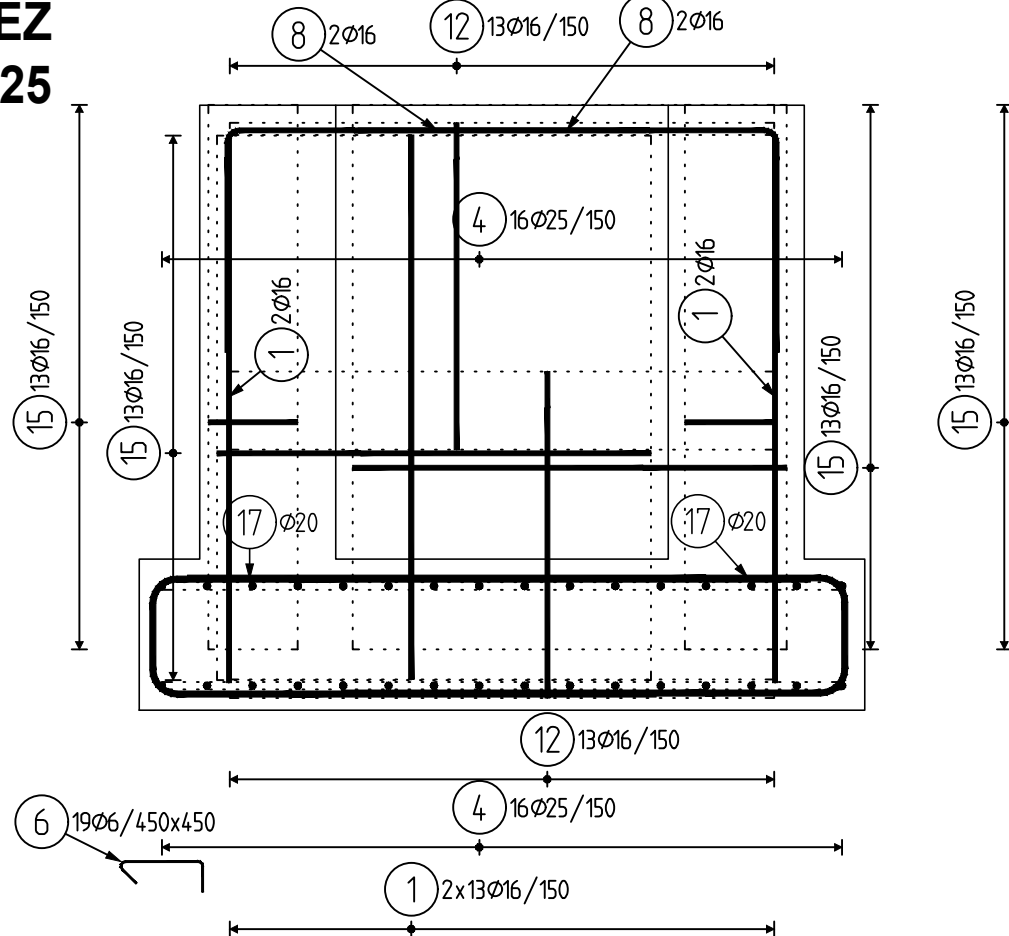

BETON C30/37 XC3 XA1
OCEL B500B (10 505 R)
KRYTÍ 50 mm

Pol	Profil	Delka [mm]	ks	B 500				
				6	12	16	20	25
*1	16	1800	136			244.8		
*2	16	2450	52			127.4		
*3	12	3900	4		15.6			
*4	25	3950	32			33.0		126.4
5	16	1320	25					
6	6	450	38	17.1				
7	6	500	50	25.0				
8	16	2110	8			16.9		
9	16	2410	8			19.3		
10	12	2320	4		9.3			
11	12	2760	4		11.0			
12	16	2380	52			123.8		
13	16	2430	68			165.2		
14	16	2430	52			126.4		
15	16	3140	156			489.8		
16	16	2880	32			92.2		
17	20	4210	52				218.9	
CELKOVÁ DELKA [m]				42.1	35.9	1438.7	218.9	126.4
HMOTNOST [kg]				9.3	31.9	2270.8	539.9	487.1
CELKOVÁ HMOTNOST [kg]				3339.0				

rimer
rimer, s.r.o.
lkosik@rimer.cz
Štefánikova 131/61, Brno
tel.: 605 373 653

D			
C			
B			
A			
INDEX REVIZE	POPIS REVIZE	DATUM	JMÉNO
NÁZEV AKCE	TR Řípv - rek.R110kV, sek.tech., VS, PZTS	Č. STAVBY: 001020003001	
STAVEBNÍK	EG.D, a.s., LIDICKÁ 1873/36, 602 00 BRNO	Č. OBJ.: 4501656578	
STATUS/STUPEŇ	Dokumentace pro provedení stavby/DPS		
ČÁST	D.1.1 Architektonicko-stavební řešení		
ZHOT. DOKUMENTACE	EGEM s.r.o., Starochodovská 41/68, 149 00 Praha 4		
KONTAKTNÍ OSOBA	Ing. Čestmír Vášek, cestmir.vasek@egem.cz, tel.:+420 721 363 423		
ARCHIVNÍ ČÍSLO	3EGE 37887		
ZOD. PROJEKTANT	Ing.Lubomír Kosík		
VYPRACOVAL	Ing.Lubomír Kosík	DATUM: 04/2024	
KONTROLOVAL	Ing. Jan Řihošek	ČÍSLO VÝK/DOK: D1.1b)-57	
MÍSTO STAVBY	Řípv 32, 674 01 Třebíč	KÓD LOKALITY: ŘIP	
SO/PS	S031-Rozvodna 110-stav. část	MĚŘÍTKO: M 1:25	
MAJETKOVÁ TŘÍDA	CZ000016	FORMÁT: 5x A4	
DRUH DOKUMENTU	výkres	LIST/CELKEM: 1/1	
NÁZEV DOKUMENTU	VÝKRES VÝZTUŽE - PATKY HOK		ARCHIVNÍ ČÍSLO EG.D: