




HOK  
1 kus  
PŮDORYS

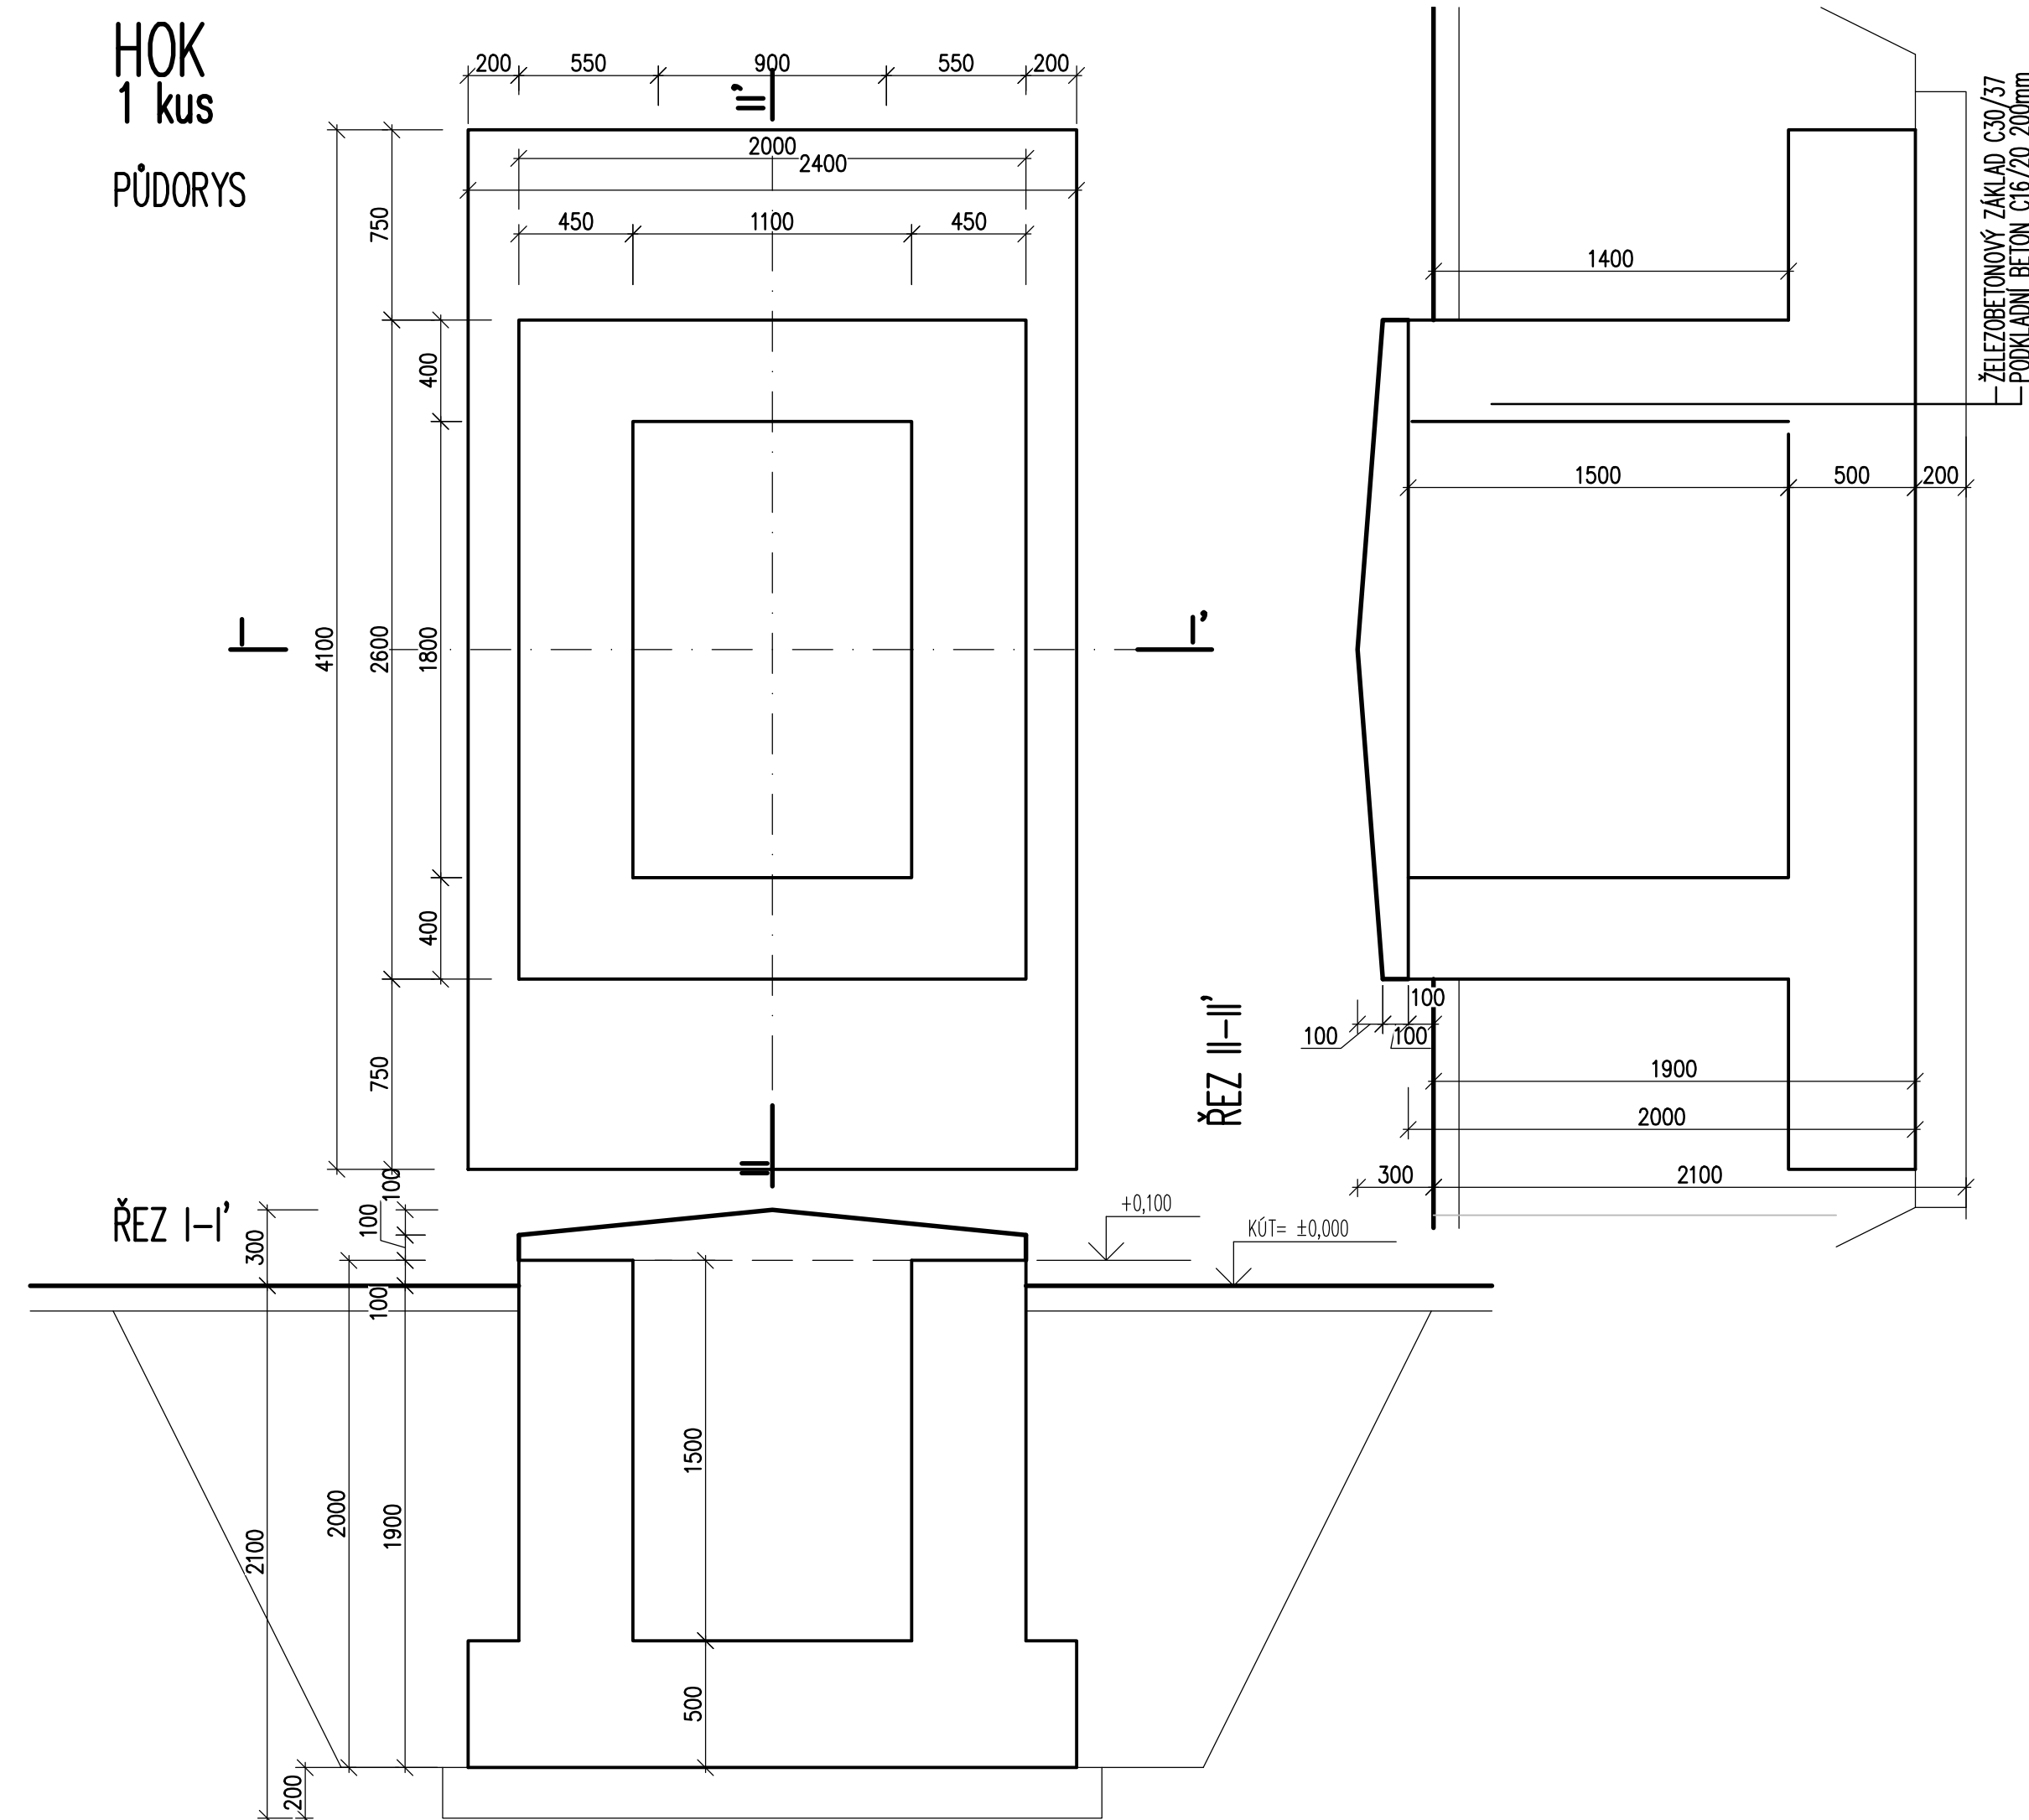

HOK1  
3 kusy  
PŮDORYS

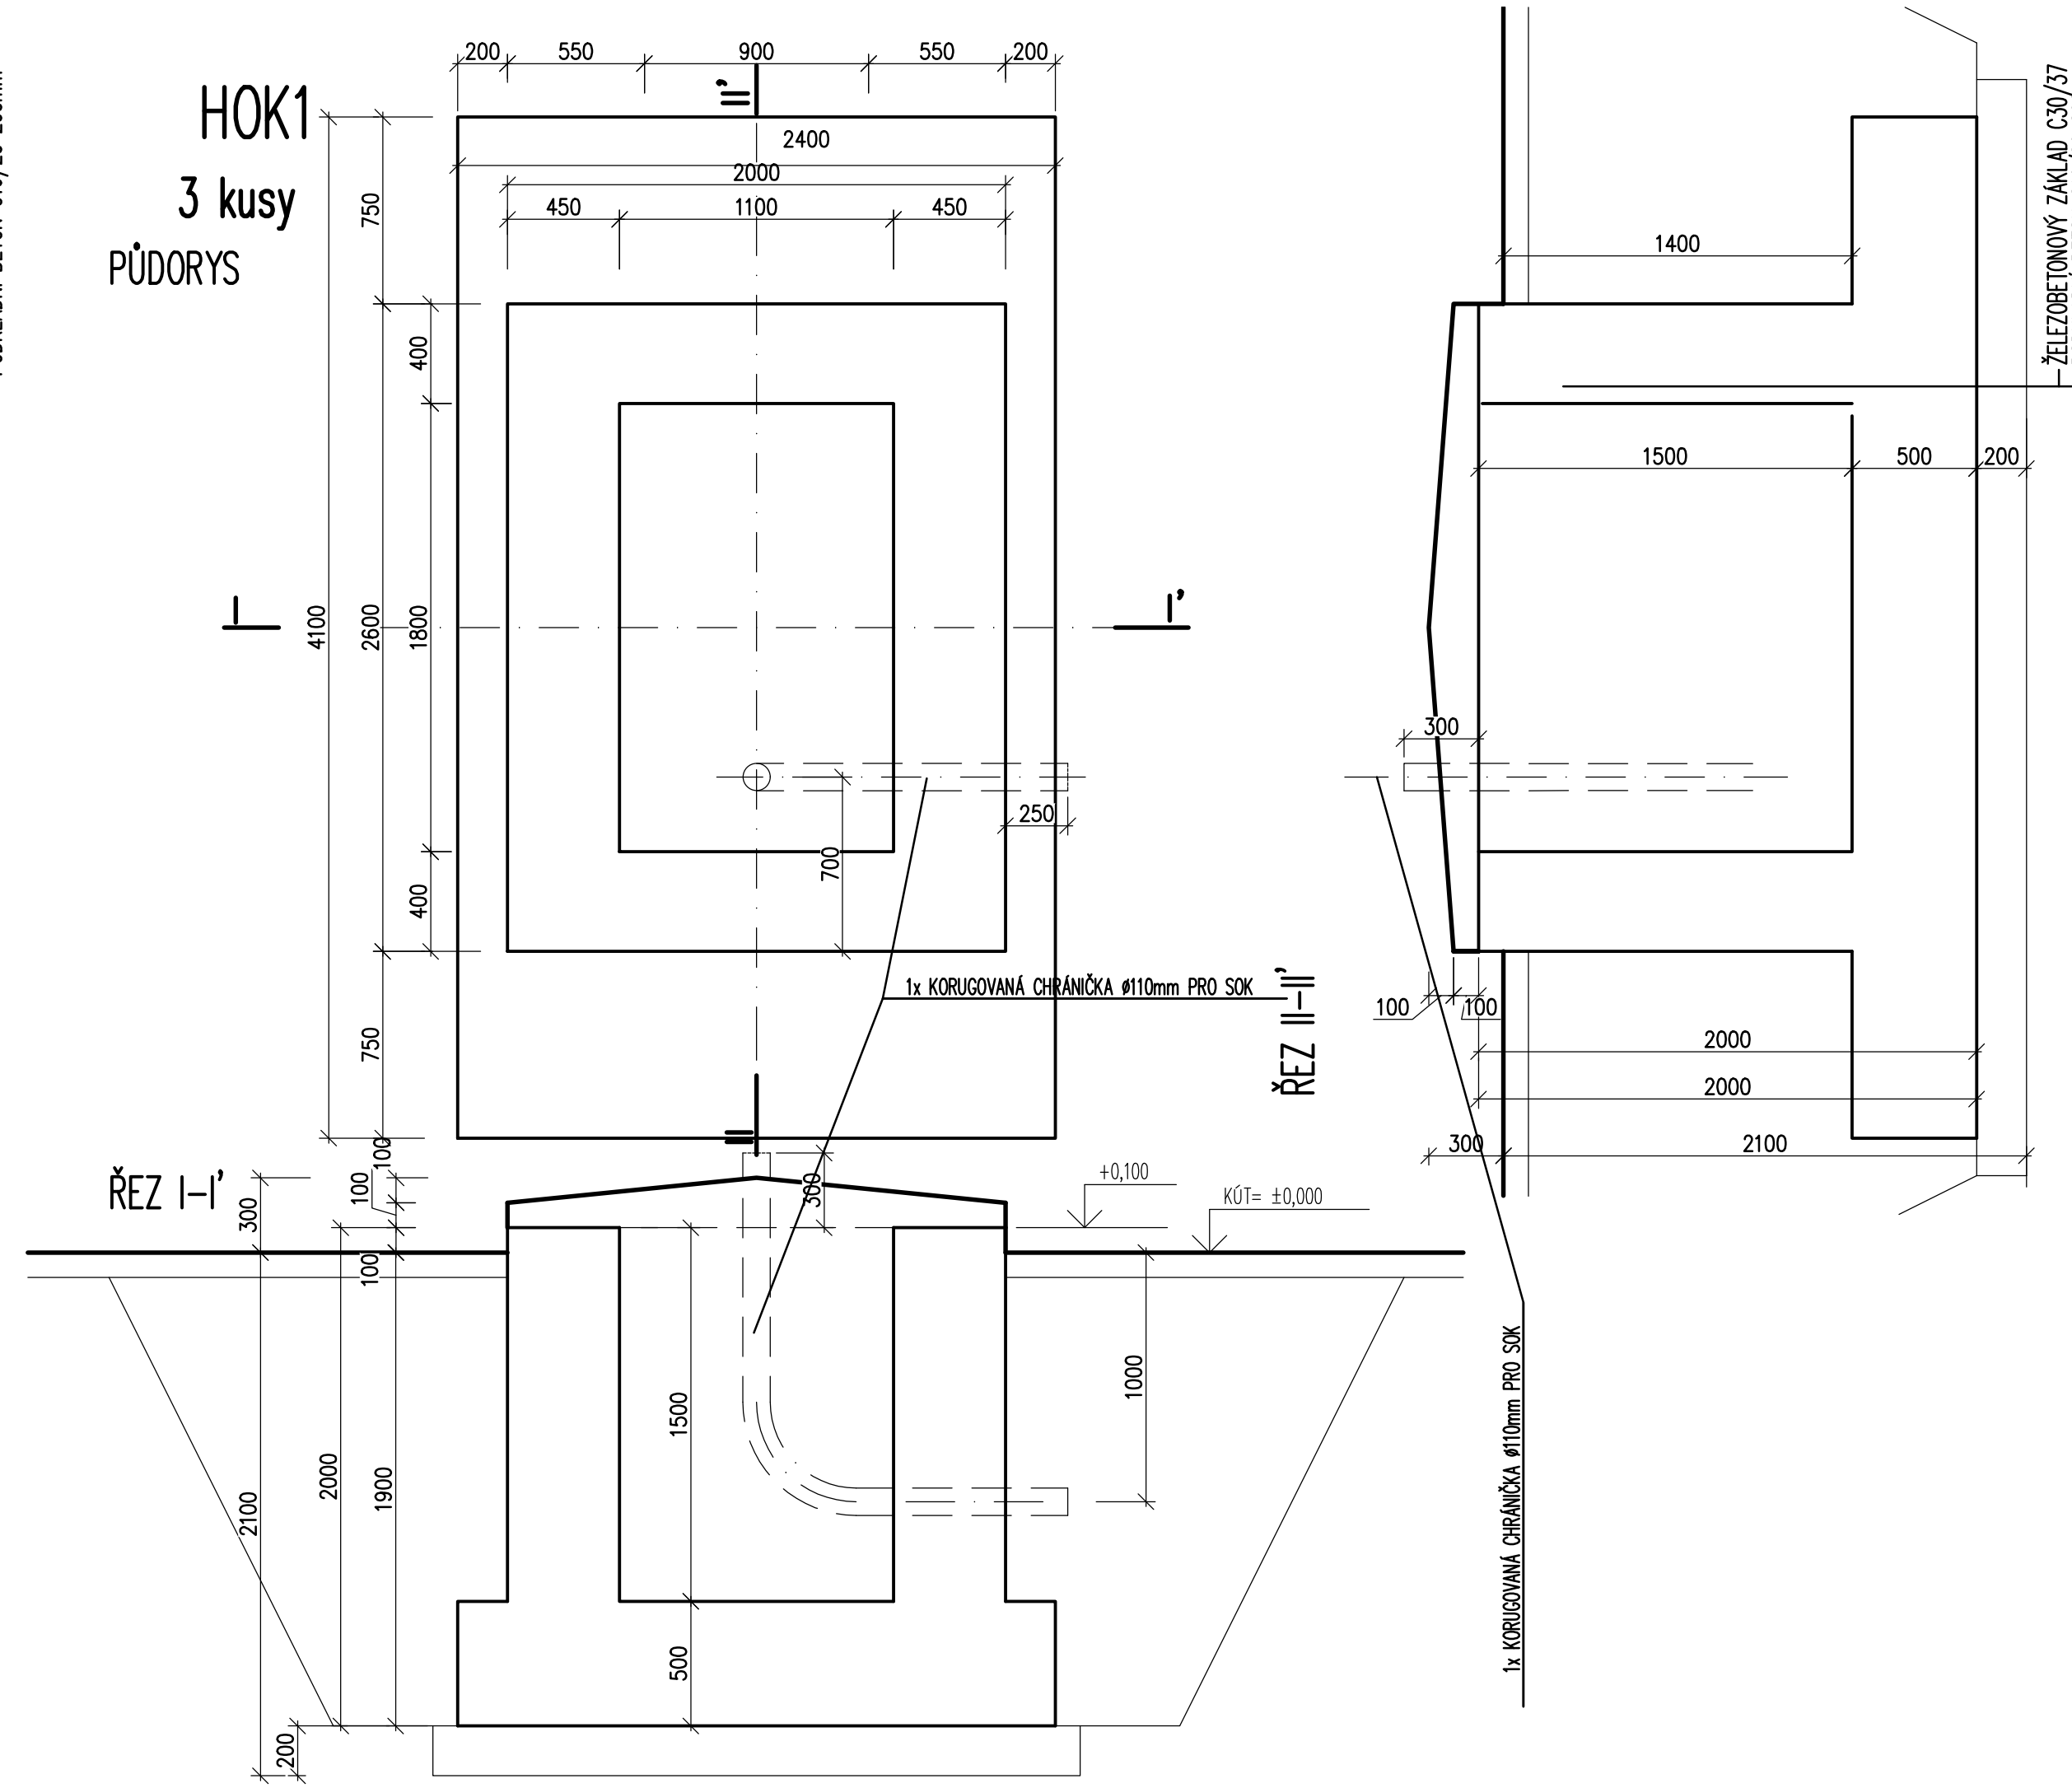

HOK2  
12 kusů

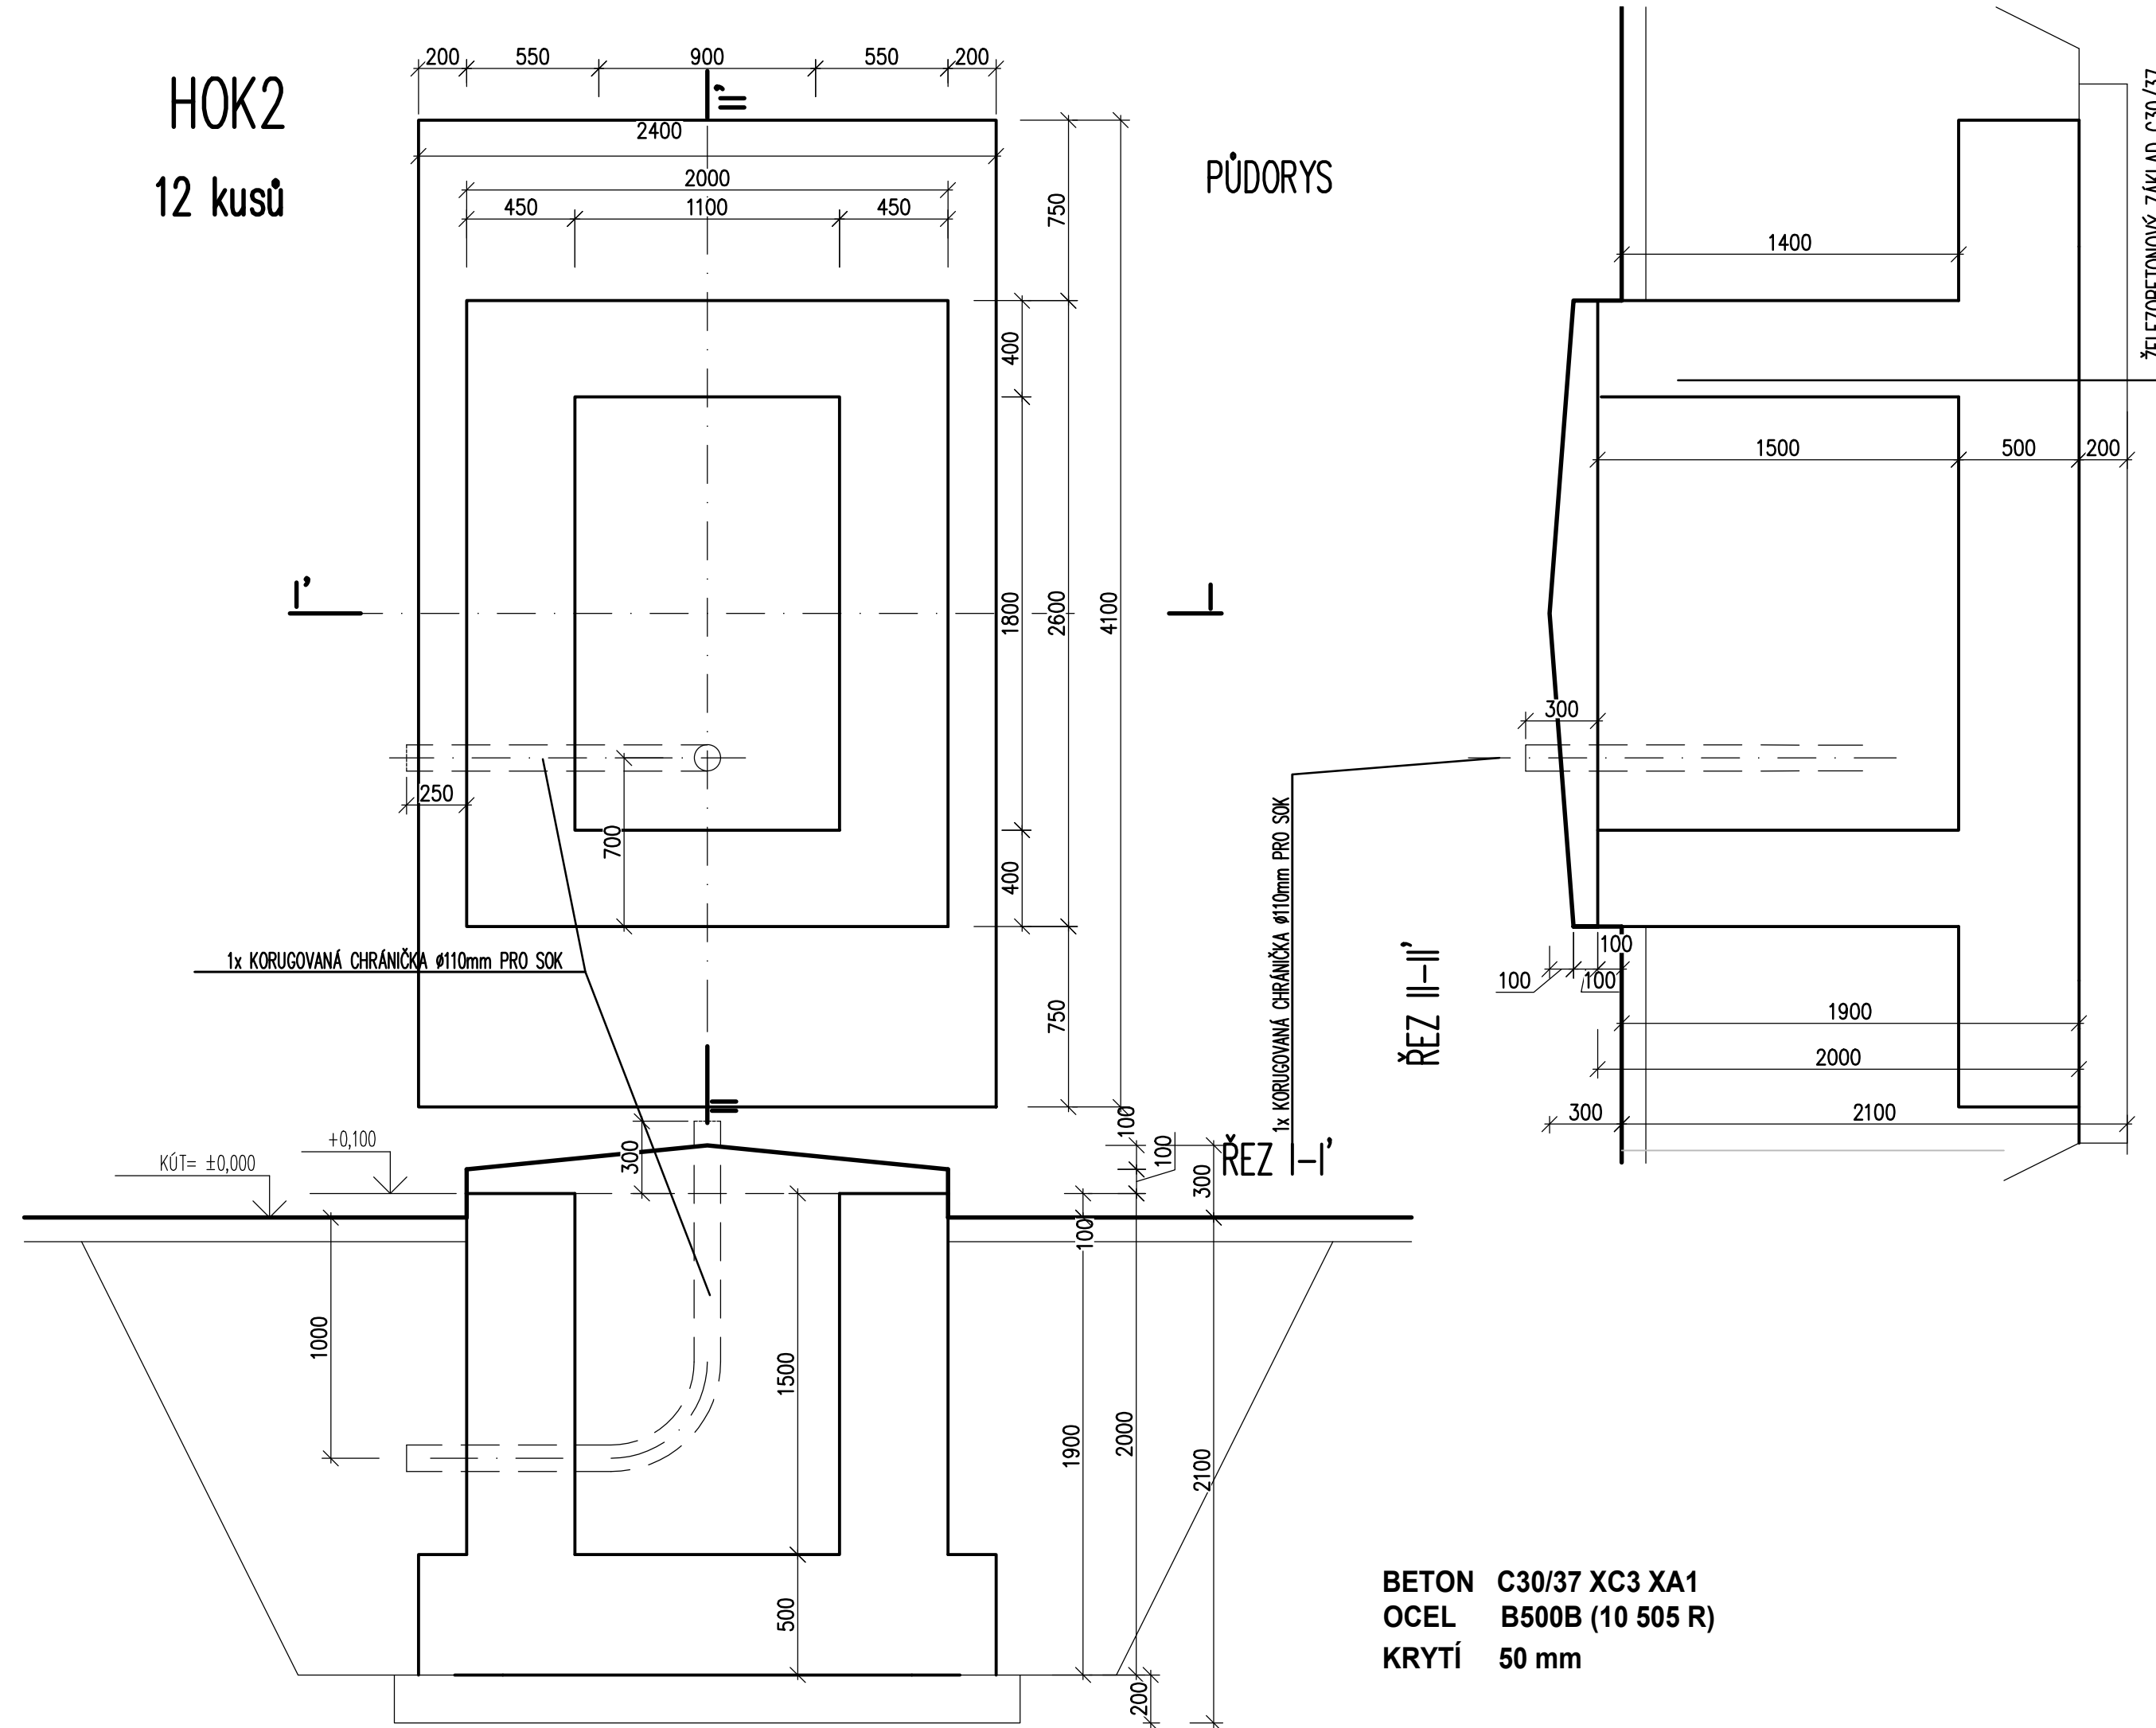

BETON C30/37 XC3 XA1  
OCEL B500B (10 505 R)  
KRYTÍ 50 mm

**rimer**  
rimer, s.r.o.  
ikosik@rimer.cz  
Štefánikova 131/61, Brno  
tel.: 605 373 653

D			
C			
B			
A			
INDEX REVIZE	POPIS REVIZE	DATUM	JMÉNO
NÁZEV AKCE	TR Řípov - rek.R110kV, sek.tech., VS, PZTS	C. STAVBY: 001020003001	
STAVEBNÍK	EG.D, a.s., LIDICKÁ 1873/36, 602 00 BRNO	C. OBJ.: 4501656578	
STATUS/STUPEŇ	Dokumentace pro provedení stavby/DPS		
ČÁST	D.1.1 Architektonicko-stavební řešení		
ZHŮT. DOKUMENTACE	EGEM s.r.o., Starochodovská 41/68, 149 00 Praha 4		
KONTAKTNÍ OSOBA	Ing. Čestmír Vášek, cestmir.vasek@egem.cz, tel.: +420 721 363 423		
ARCHIVNÍ ČÍSLO	3EGE 37887		
ZOD. PROJEKTANT	Ing. Lubomír Kosík	DATUM: 04/2024	
VYPRACOVAL	Ing. Lubomír Kosík	ČÍSLO VÝK/DOK:	
KONTROLOVAL	Ing. Jan Řihošek	D1.1b)-57	
MÍSTO STAVBY	Řípov 32, 674 01 Třebíč	KÓD LOKALITY: ŘIP	
SO/PS	S031-Rozvodna 110-stav. část	MĚŘÍTKO: M 1:25	
MAJETKOVÁ TRÍDA	CZD00016	FORMÁT: 5xA4	
DRUH DOKUMENTU	výkres	LIST/CELKEM: 1/1	
NÁZEV DOKUMENTU	VÝKRES TVARU - PATKY HOK	ARCHIVNÍ ČÍSLO EG.D:	