
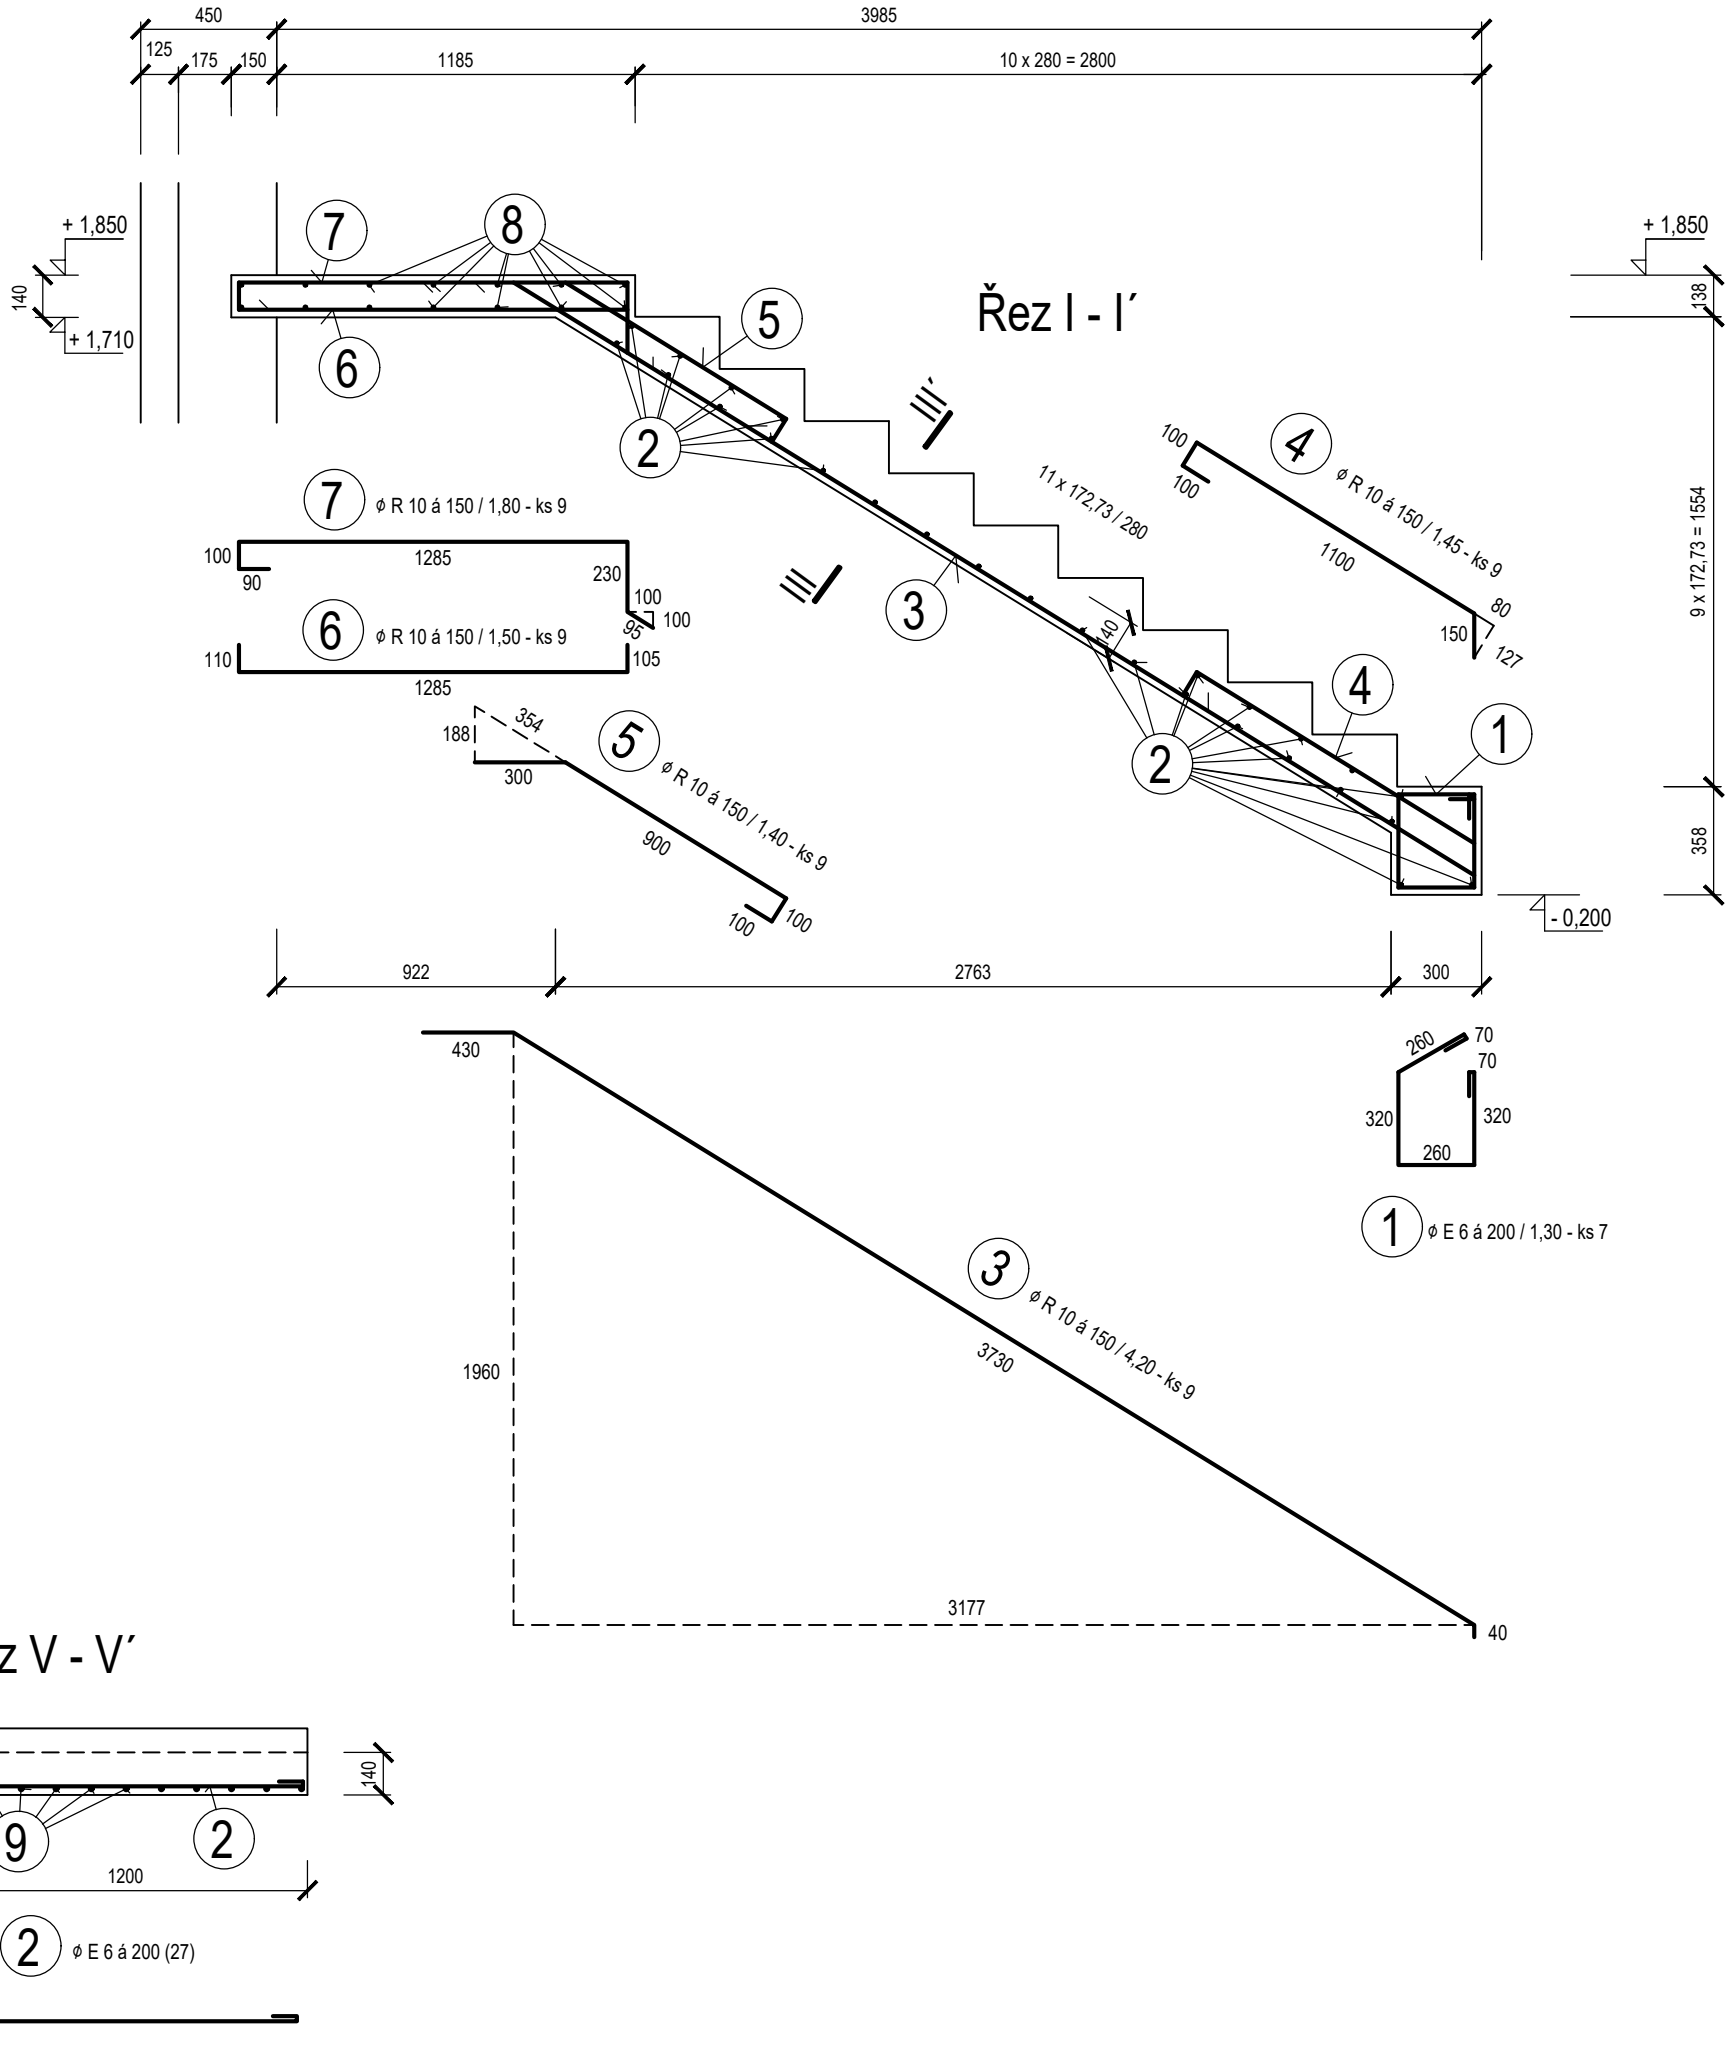
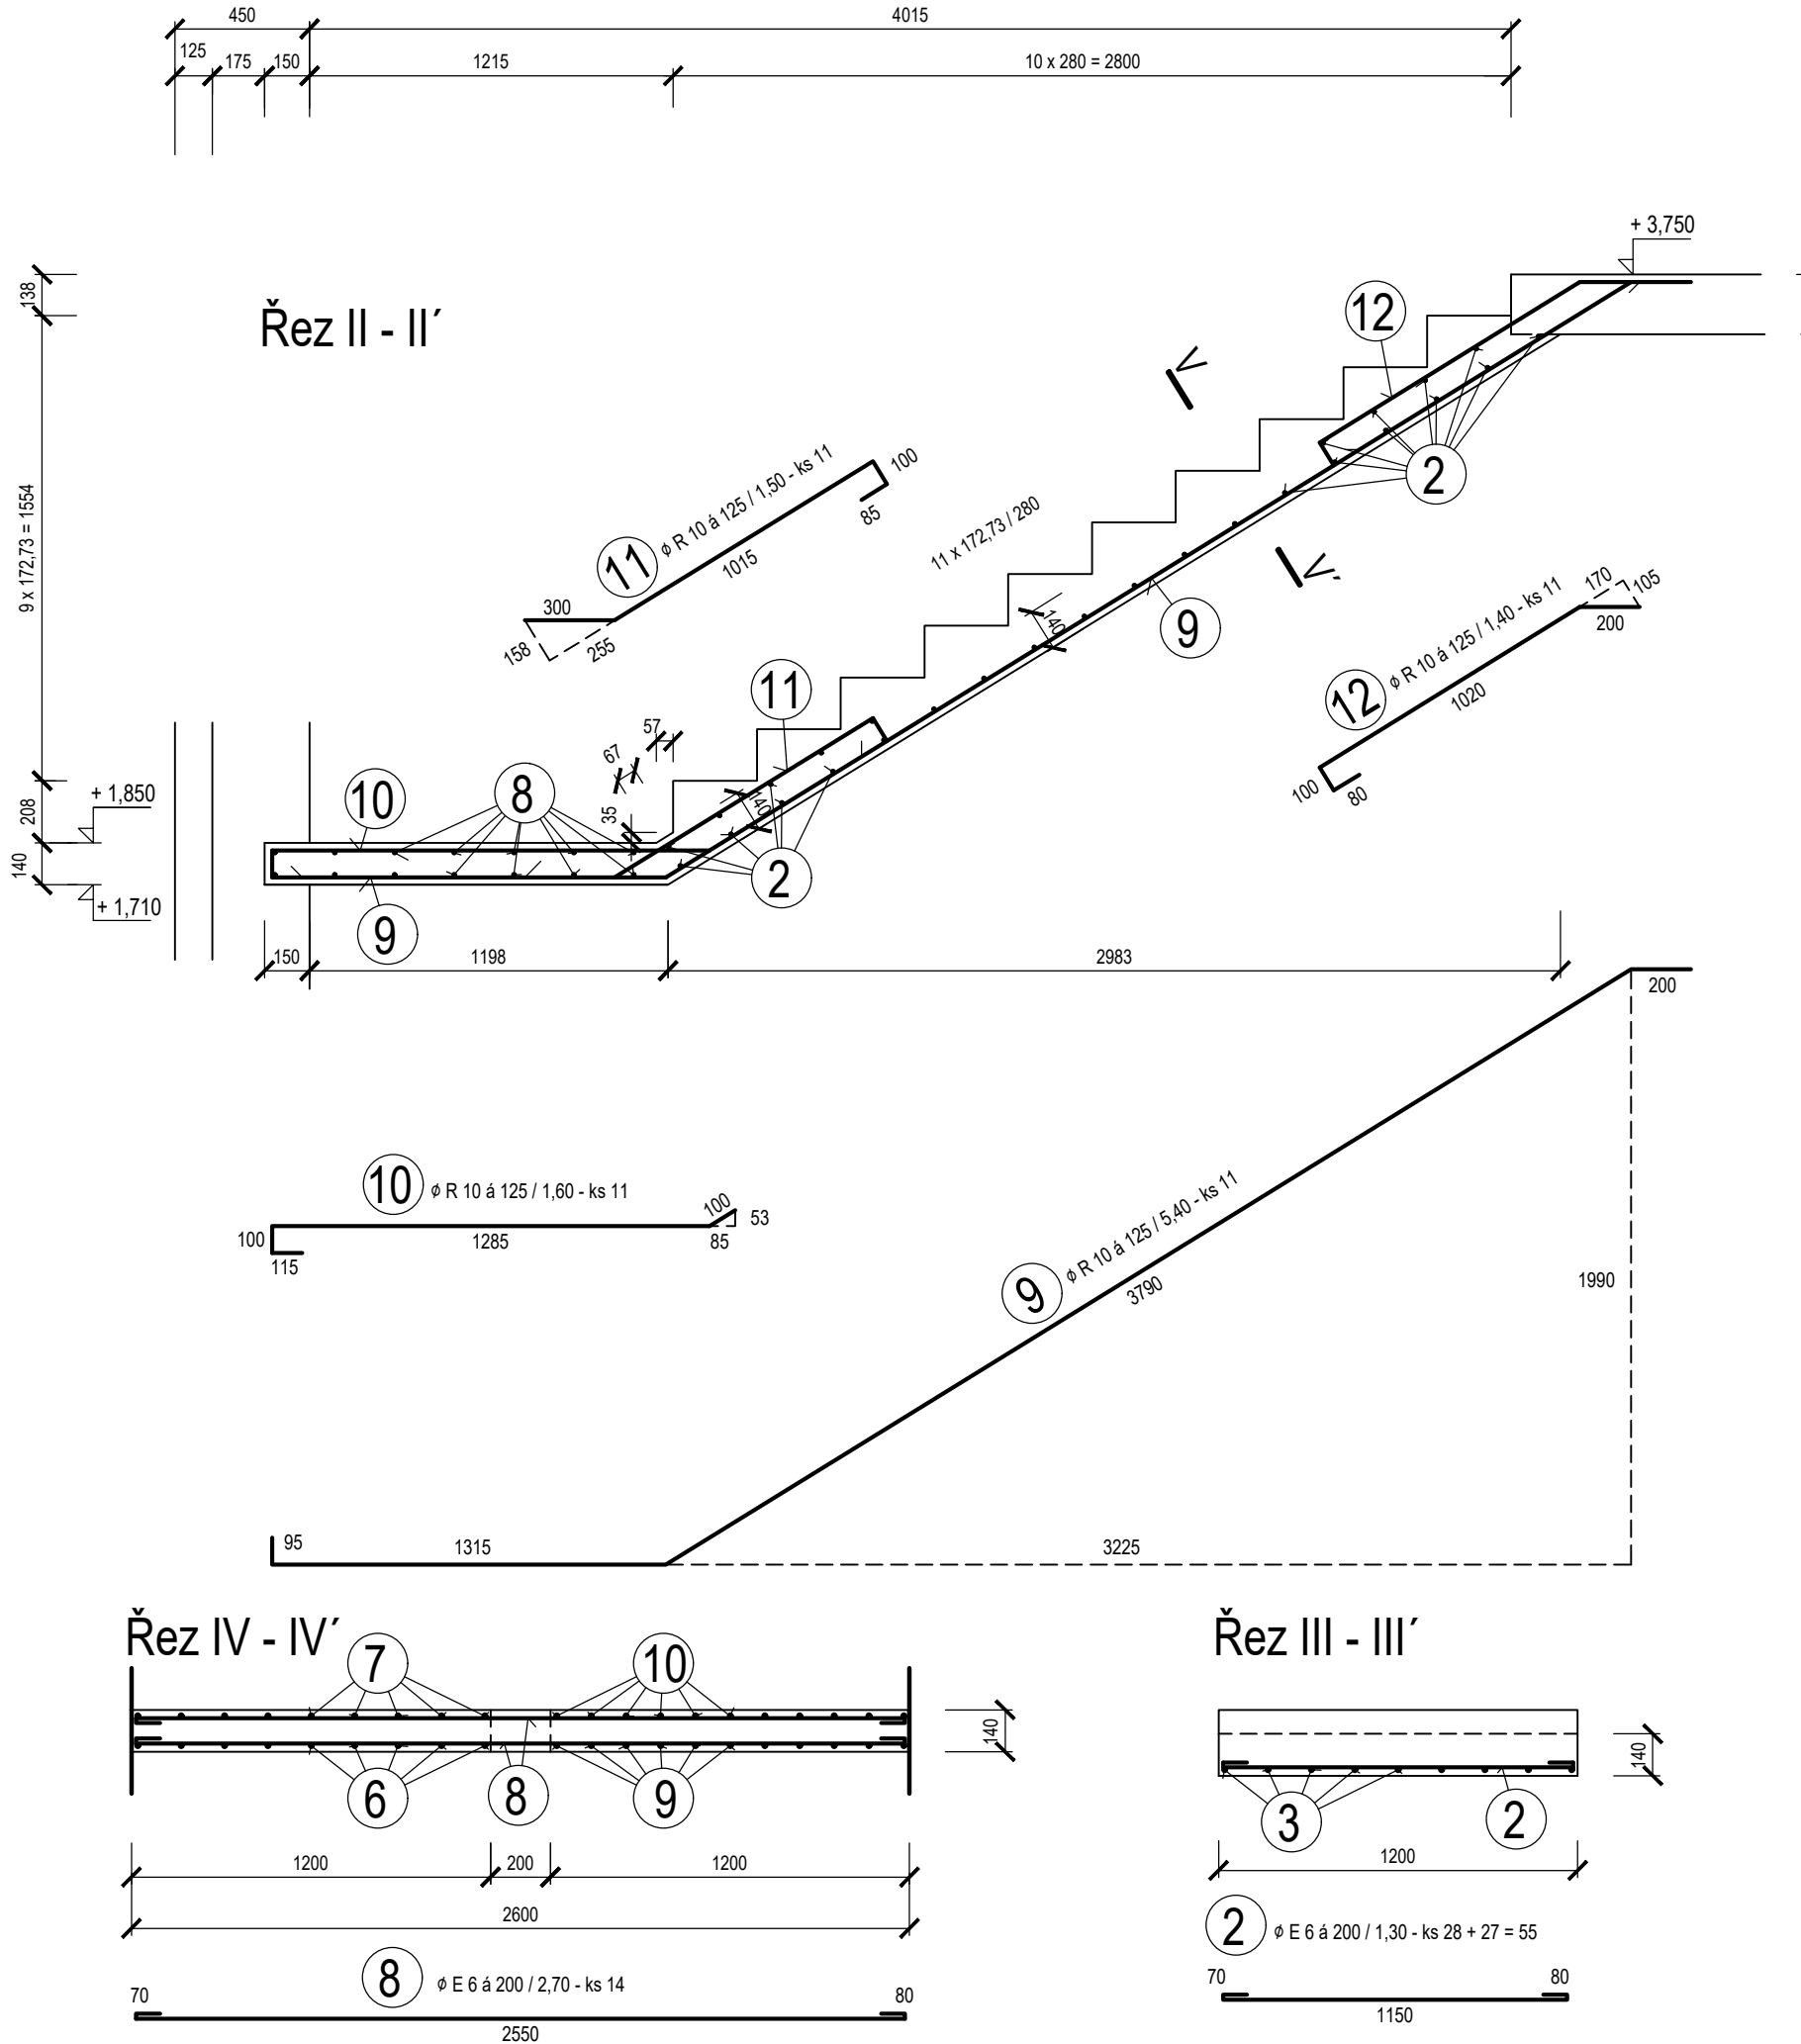
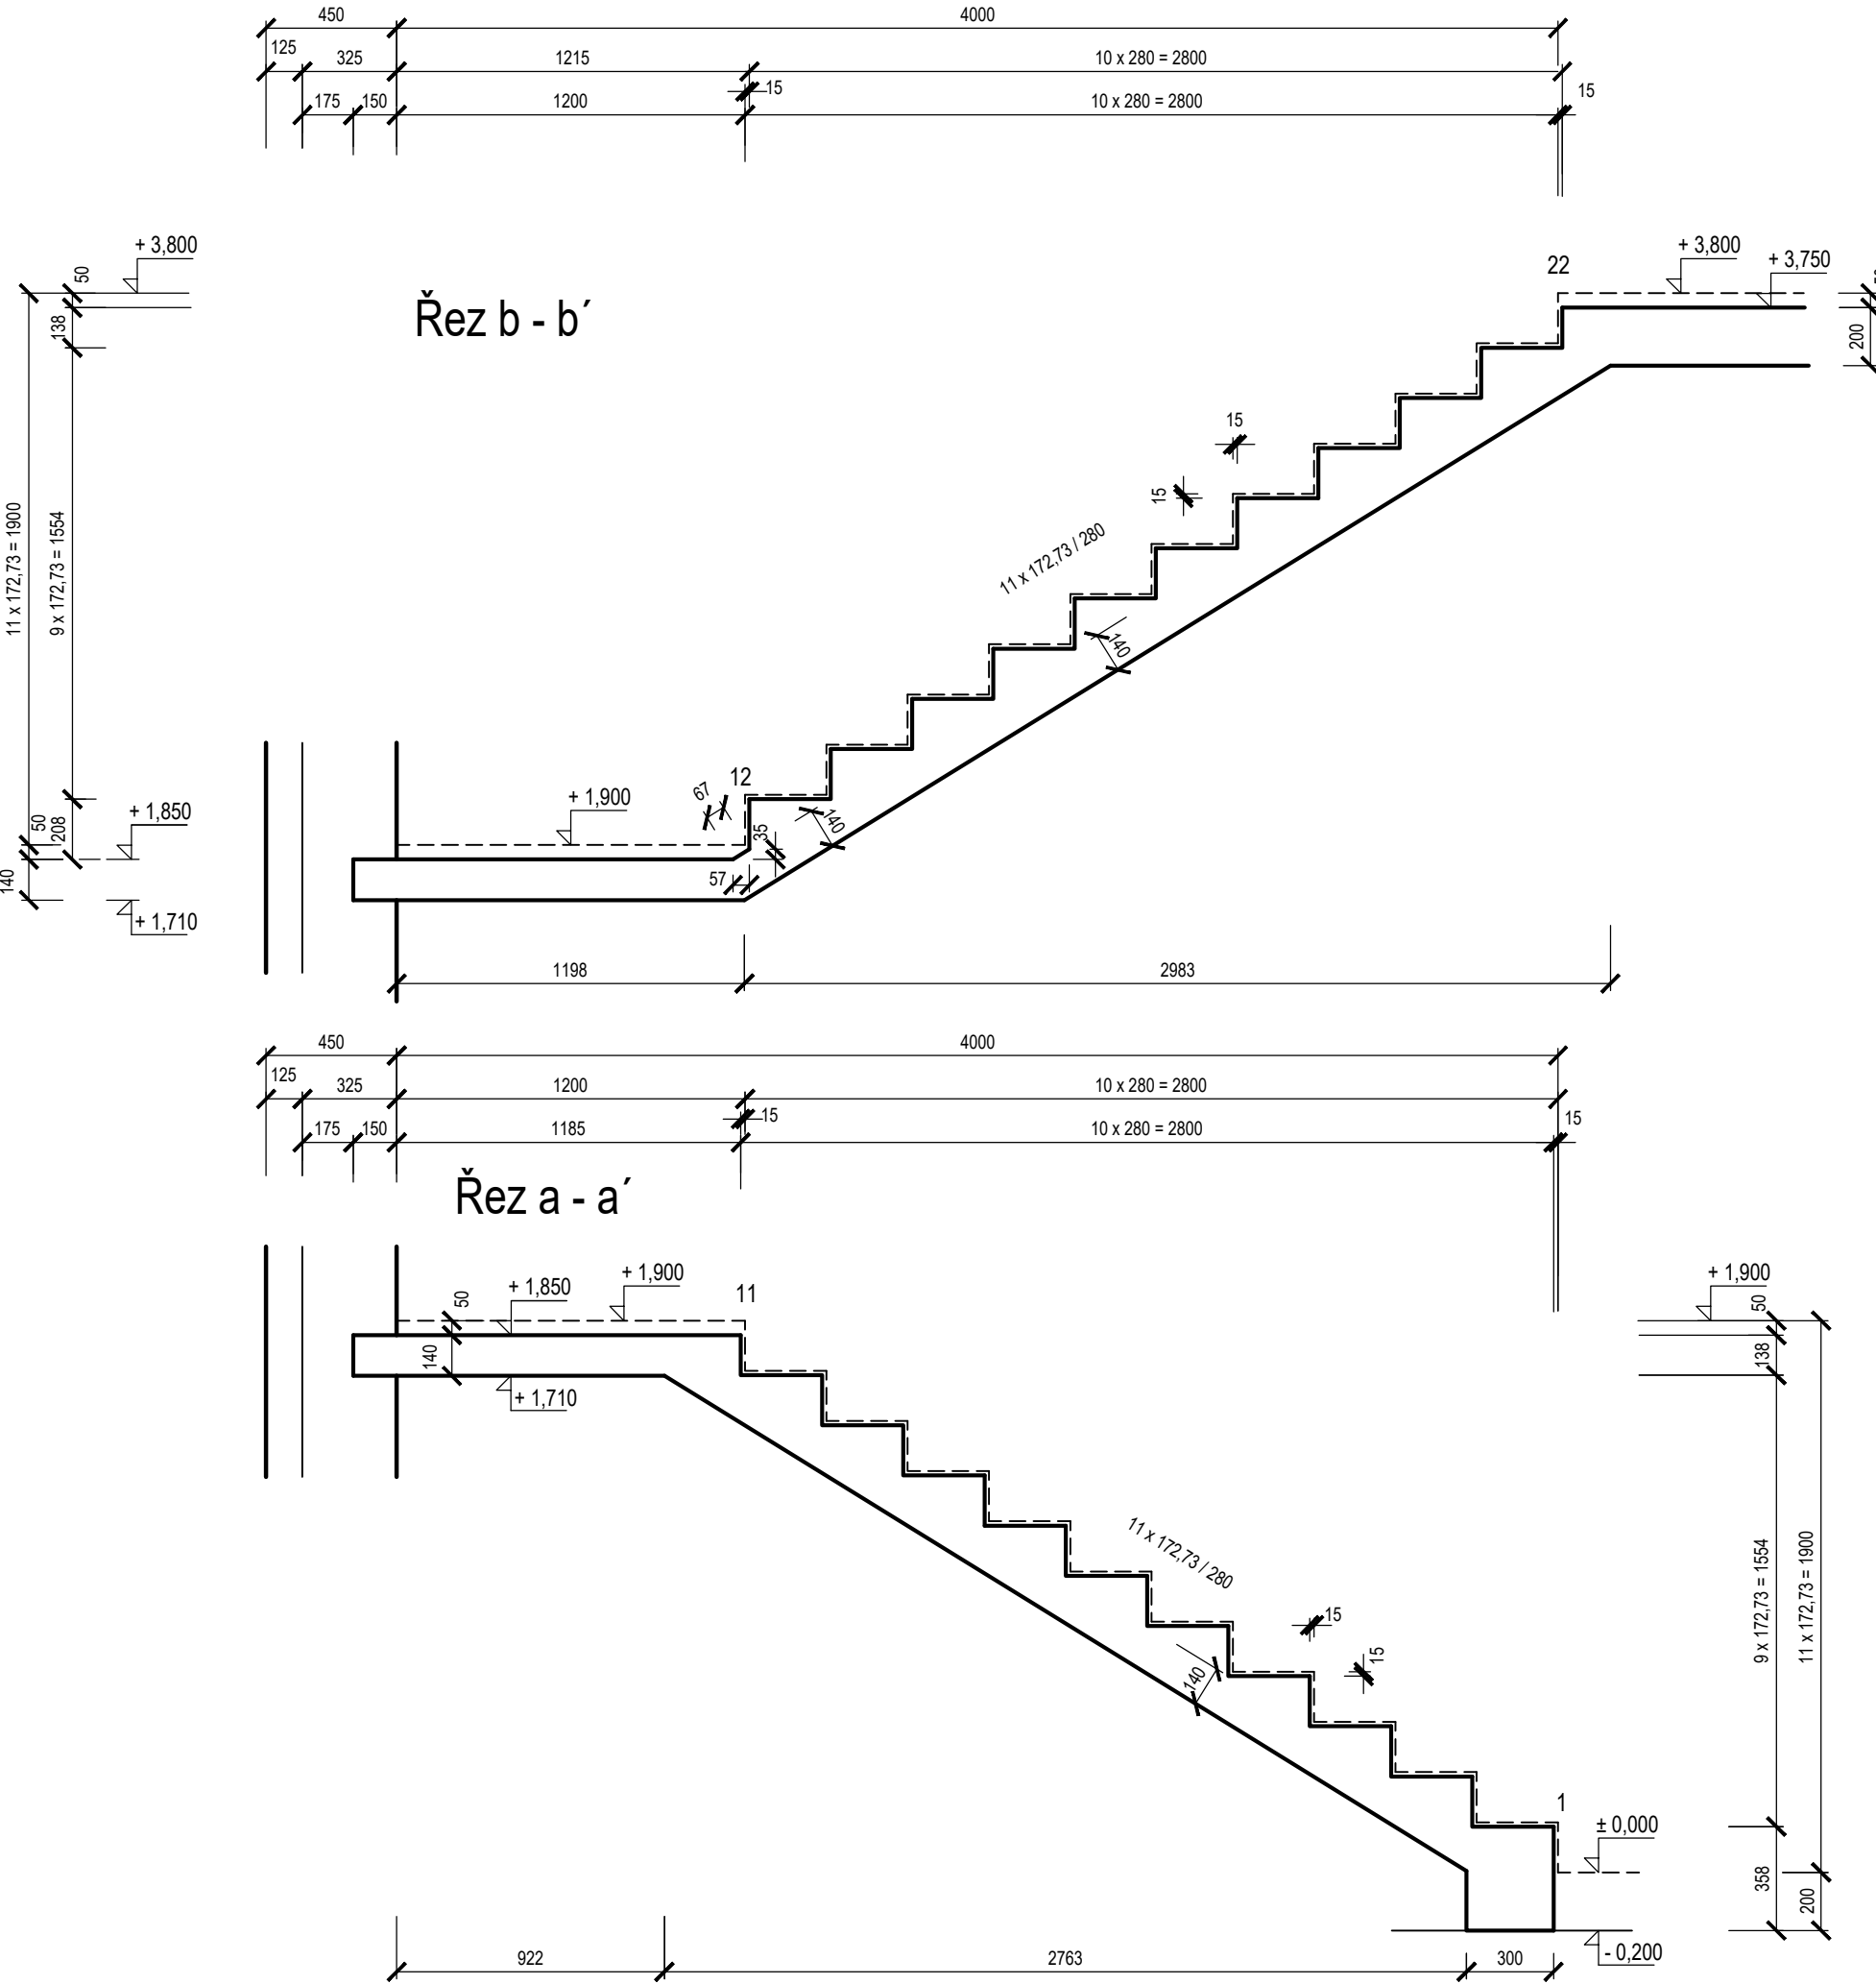


Schodiště 1 : 25
Tvar
Půdorys

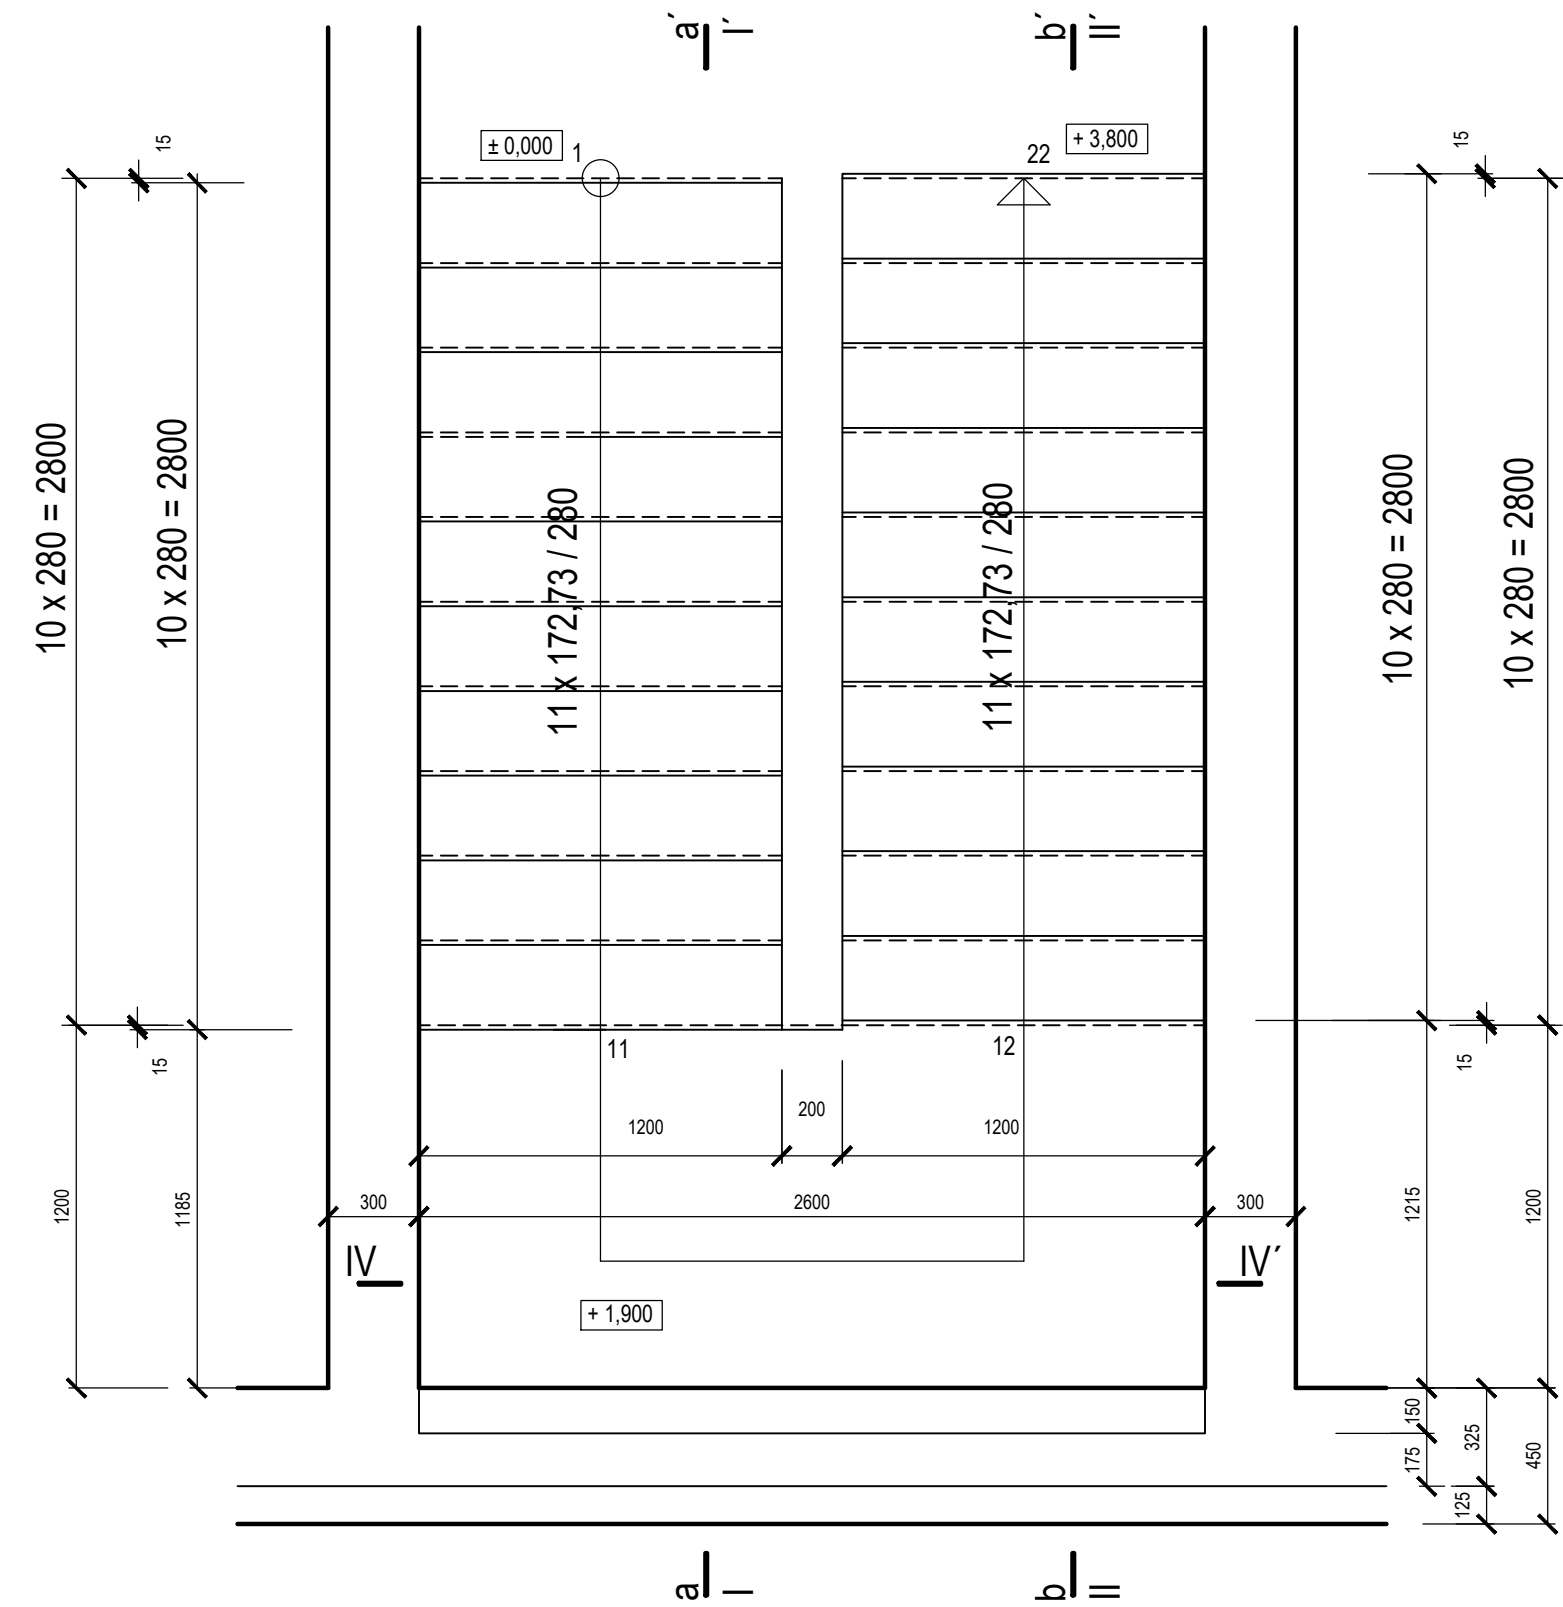

Beton C 20/25 - směs zavhlá až měkká
Ocel 10 505 (R) - krytí 20 mm, 10 216 (E)

D			
C			
B			
A			
INDEX REVIZE	POPIS REVIZE	DATUM	JMÉNO
NÁZEV AKCE	TR Humpolec - modernizace	Č. STAVBY: 001020002865	
STAVEBNÍK	EG.D, a.s., LIDICKÁ 1873/36, 602 00 BRNO	Č. OBJ.: 4501621562	
STATUS/STUPEŇ	DOKUMENTACE PRO SKUTEČNÉ PROVEDENÍ (DSP)		
ČÁST	D.1 DOKUMENTACE STAVEBNÍHO NEBO INŽENÝRSKÉHO OBJEKTU		
ZHOT. DOKUMENTACE	SPIE Elektrovod, a.s. odštěpný závod Brno, Traťová 1, 61900 Brno		
KONTAKTNÍ OSOBA	Ing. LIBOR PEK, libor.pek@spieelv.cz		
ARCHIVNÍ ČÍSLO	221 22 058		
ZOD. PROJEKTANT	Ing. JAN ELIÁŠ	DATUM: 11-2024	
VYPRACOVAL	Ing. JAN ELIÁŠ	ČÍSLO VÝK/DOK:	
Kontroloval	Ing. JAN BARTONĚK	D.1.30.2 b) - 25	
MÍSTO STAVBY	TR 110/22 KV HUMPOLEC	KÓD LOKALITY: HUM	
SO/PS	SO 30 - TECHNOLOGICKÉ BUDOVY	MĚŘÍTKO: M 1:25	
MAJETKOVÁ TŘÍDA	CZD00015	FORMÁT: 8x44	
DRUH DOKUMENTU	KONSTRUKČNÍ VÝKRES	LIST/CELKEM: 1/1	
NÁZEV DOKUMENTU	SCHODIŠTĚ	ARCHIVNÍ ČÍSLO EG.D:	